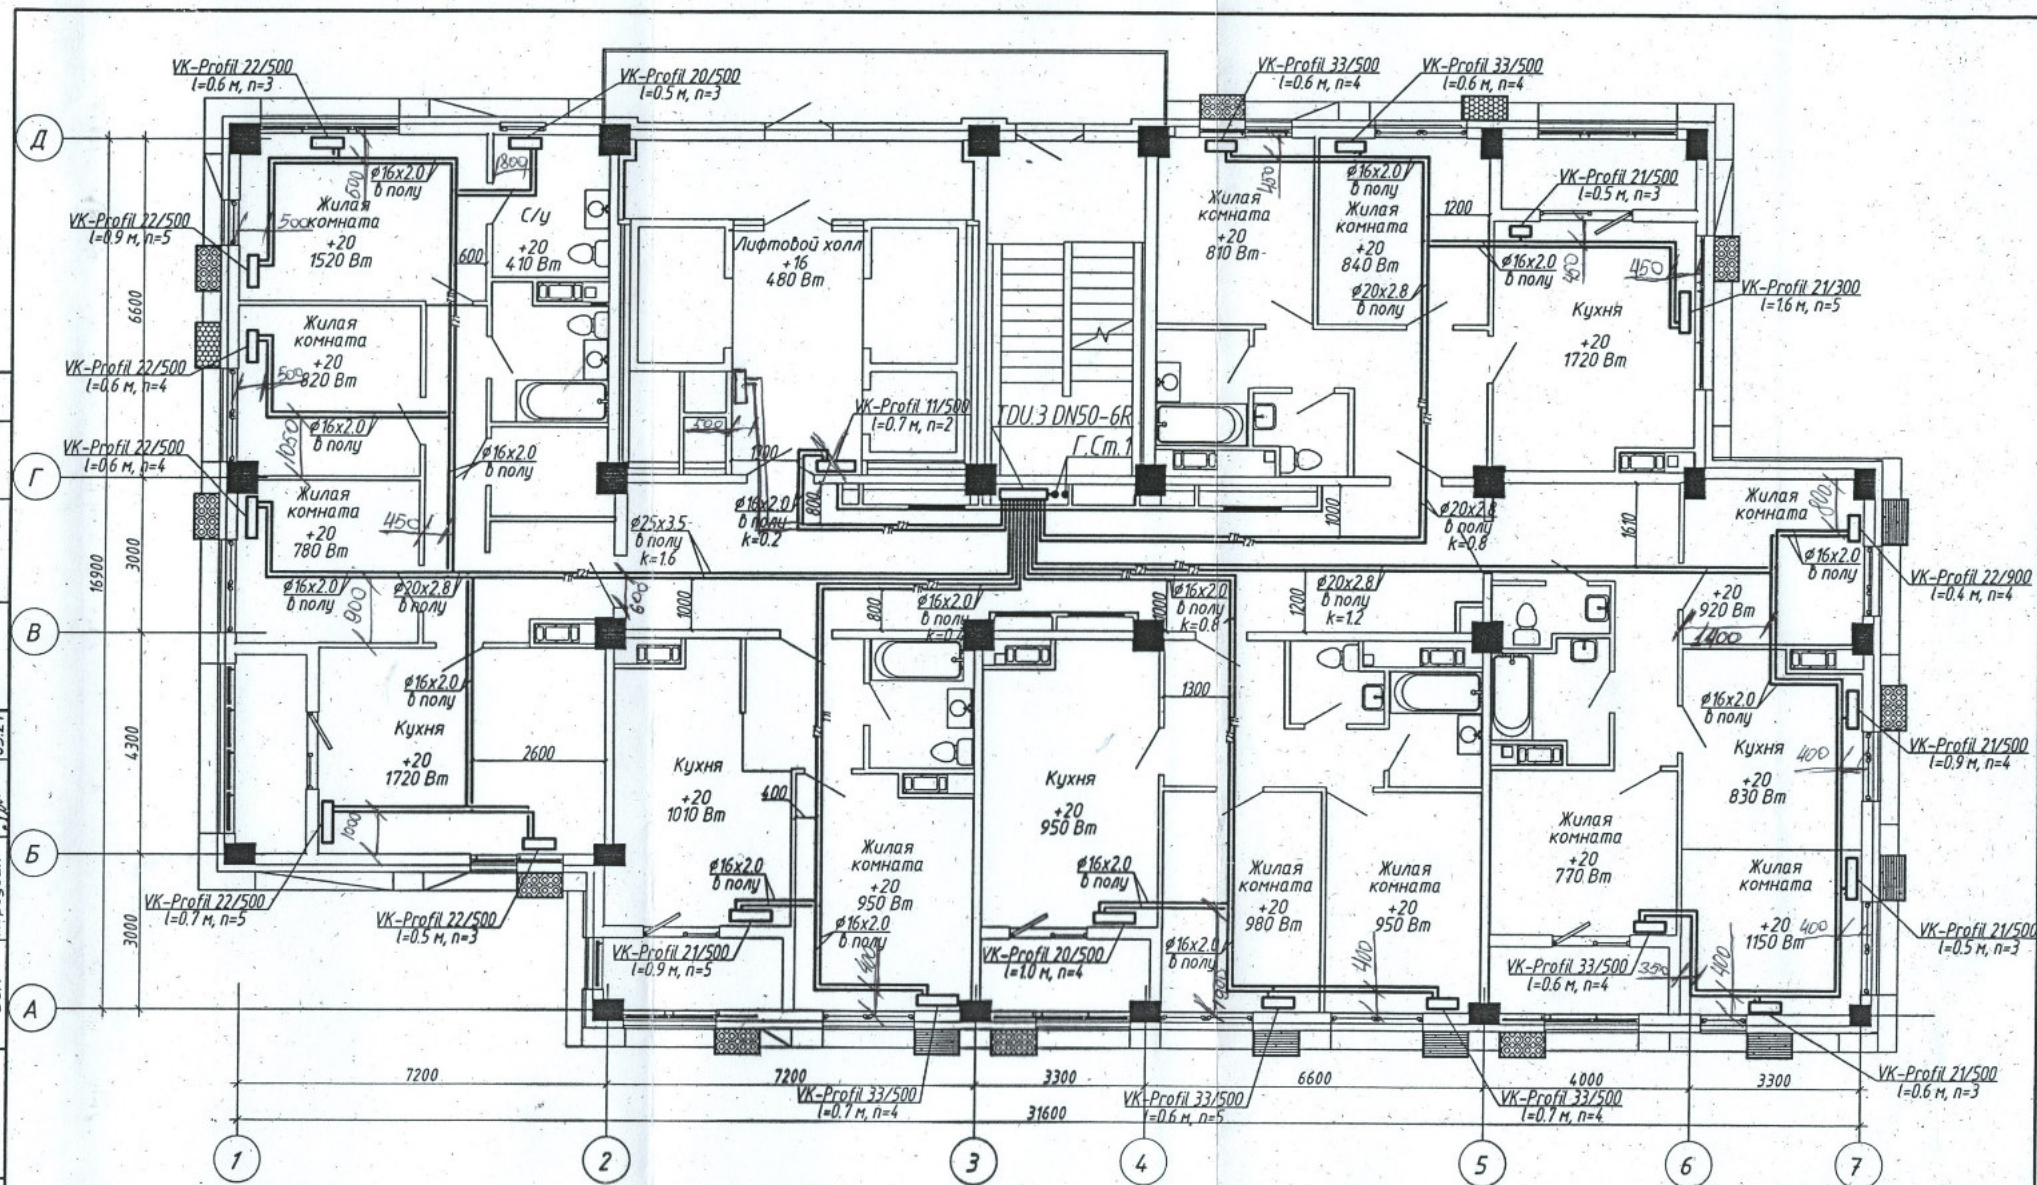


СОГЛАСОВАНО:

СОГЛАСОВАНО:

Инв. № подл. Подпись и дата. Взам. инв. №

АР Матус 05.21 КР Кохобец 05.21  
ВК Горбатенко 05.21  
ЭОМ Кордубан 05.21

Данная схема является исполнительной  
Главный инженер ООО «Теплоинформ-Сервис»  
Денисов В.Н.

1. Строительная часть показана условно;
2. Условные обозначения см. лист 1;
3. Узлы обвязки отопительных приборов см. лист 37;
4. п - настройка клапанов термостатических;
5. к - настройка клапанов ручных балансировочных МНТ;
6. Пластиковые трубопроводы в конструкции пола прокладываются в пешех.



|            |           |      |        |         |       |                                                                                                                                                                                                           |        |      |        |                 |
|------------|-----------|------|--------|---------|-------|-----------------------------------------------------------------------------------------------------------------------------------------------------------------------------------------------------------|--------|------|--------|-----------------|
|            |           |      |        |         |       | 4-19-2-ОВ                                                                                                                                                                                                 |        |      |        |                 |
|            |           |      |        |         |       | Жилой комплекс в квартале 05_08_020 по ул. Профсоюзная в Ворошиловском районе г. Волгограда. (2-й этап - жилые дома №2, №5, №6, №7 и наземная автостоянка с пристроенным административно-офисным зданием) |        |      |        |                 |
| 1          | -         | Зам. | 308-21 |         | 01.22 | Этап 2.1 - Жилой дом №2                                                                                                                                                                                   | Стадия | Лист | Листов |                 |
| Изм.       | Колуч     | Лист | № док. | Подпись | Дата  |                                                                                                                                                                                                           | Р      | 12   |        |                 |
| Разработал | Аутко     |      |        |         | 05.21 |                                                                                                                                                                                                           |        |      |        |                 |
| Проверил   | Ярмошевич |      |        |         | 05.21 |                                                                                                                                                                                                           |        |      |        |                 |
|            |           |      |        |         |       |                                                                                                                                                                                                           |        |      |        |                 |
| Утвердил   | Шкурко    |      |        |         | 05.21 | Отопление. План 9 этажа                                                                                                                                                                                   |        |      |        | ООО "КЖ-ПРОЕКТ" |
| Н.Контр.   | Ярмошевич |      |        |         | 05.21 |                                                                                                                                                                                                           |        |      |        |                 |