


СОГЛАСОВАНО

СОГЛАСОВАНО

Инв. № подл. Подпись и дата Взам. инв. №

АР Матус 05.21
ВК Горбачева 05.21
ЭОМ Кордубан 05.21

КР Кокобеч 05.21

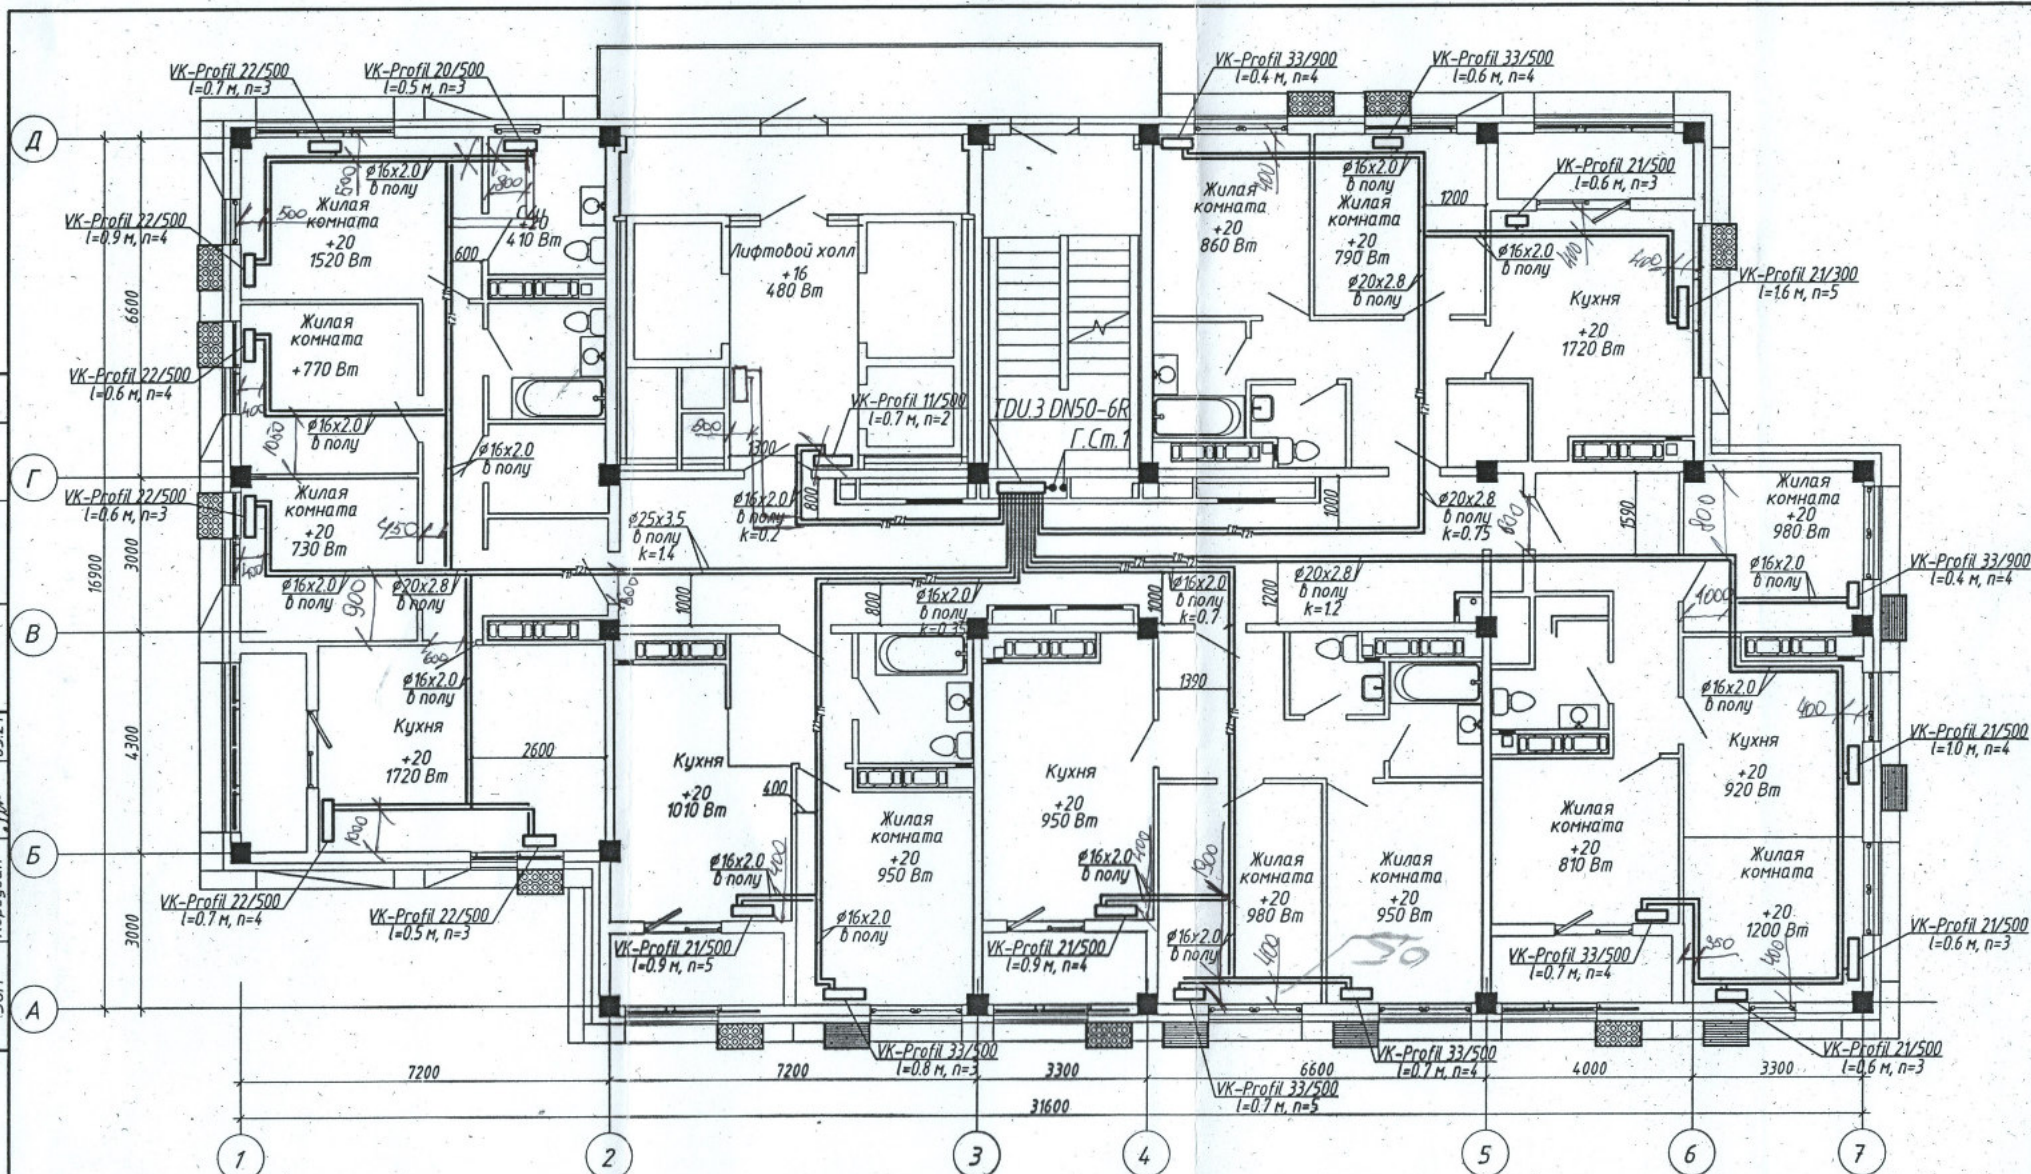

Данная схема является исполнительной
Главный инженер ООО «Теплоинформ-Сервис»
Денисов В.Н.



1. Строительная часть показана условно;
2. Условные обозначения см. лист 1;
3. Узлы обвязки отопительных приборов см. лист 37;
4. п - настройка клапанов термостатических;
5. к - настройка клапанов ручных балансировочных MNT;
6. Пластиковые трубопроводы в конструкции пола прокладываются в пешеле.

					4-19-2-0В							
					Жилой комплекс в квартале 05_08_020 по ул. Профсоюзная в Ворошиловском районе г. Волгограда. (2-й этап - жилые дома №2, №5, №6, №7 и наземная автостоянка с пристроенным административно-офисным зданием)							
1	-	Зам. 308-21		01.22	Этап 2.1 - Жилой дом №2	Стадия	Лист	Листов				
Изм. Колуч	Лист	№ док.	Подпись	Дата			Р	22				
Разработал	Аутко	Суржко		05.21								
Проверил	Ярмошечич	Суржко		05.21								
					Отопление. План 19 этажа							
Утвердил	Шкурко			05.21								
Н.Контр.	Ярмошечич			05.21								
					ООО "КЖ-ПРОЕКТ"							