


План 21-го этажа с системами
В1, В2, Т3, Т4, К1, К2

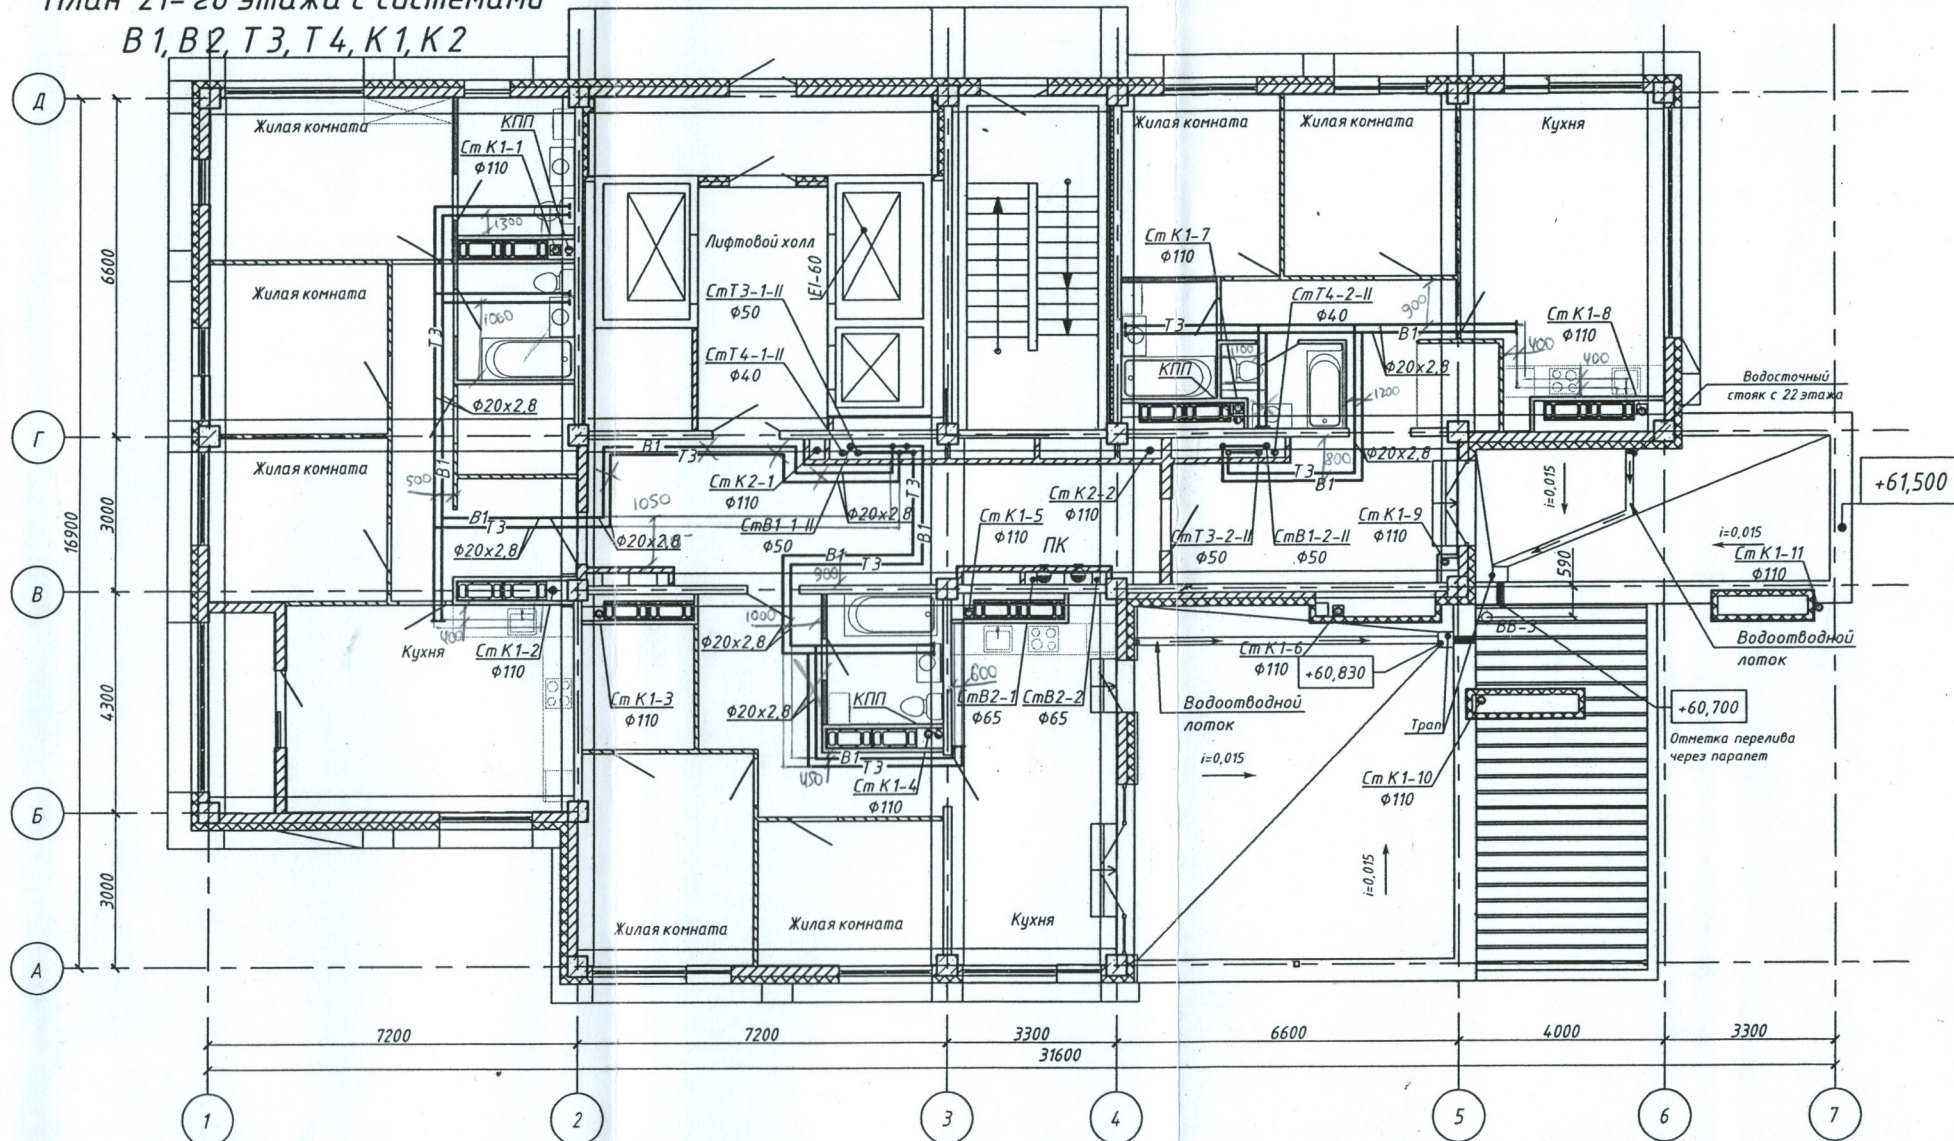

Вход в квартиру сетей водоснабжения выполнить по середине дверного проема.

Данная схема является исполнительной
Главный инженер ООО «Теплоимпорт-Сервис»
Денисов Р.Н.



4-19-2-ВК

Жилой комплекс в квартале 05_08_020 по ул. Профсоюзная в Ворошиловском районе г. Волгограда. (2-й этап - Жилые дома №2, №5, №6, №7 и надземная автостоянка с пристроенным административно-офисным зданием).

Этап 2.1- Жилой дом №2

План 21-го этажа с системами
В1, В2, Т3, Т4, К1, К2

Стадия	Лист	Листов
Р	9	

ООО "КЖ-ПРОЕКТ"

Формат А3

Сог. одобано:	КР, КЖ	Экз. вец.	04.21
АР	Матус	04.21	
ОВ	Мамрюков	04.21	
ЗОМ	Кордубан	04.21	
Инв. М. подл.	Взамен инв. №		
Подпись и дата			

Изм.	Кол.уч.	Лист № док	Подпись	Дата
Разработал	Горбатенкова	04.21		
Проверил	Ярмашевич	04.21		
Утвердил	Шкурко	04.21		
Н. контр.	Ярмашевич	04.21		