


Инф. N подл.	Подпись и дата	Взам. инб. N	АР	Матус	Согласовано	СР	КР	Кохобец	05.21
ВК	Горбатенко	05.21	ВК	Горбатенко	05.21	ВК	КР	Кохобец	05.21
ЭОМ	Кордубан	05.21	ЭОМ	Кордубан	05.21	ЭОМ	КР	Кохобец	05.21

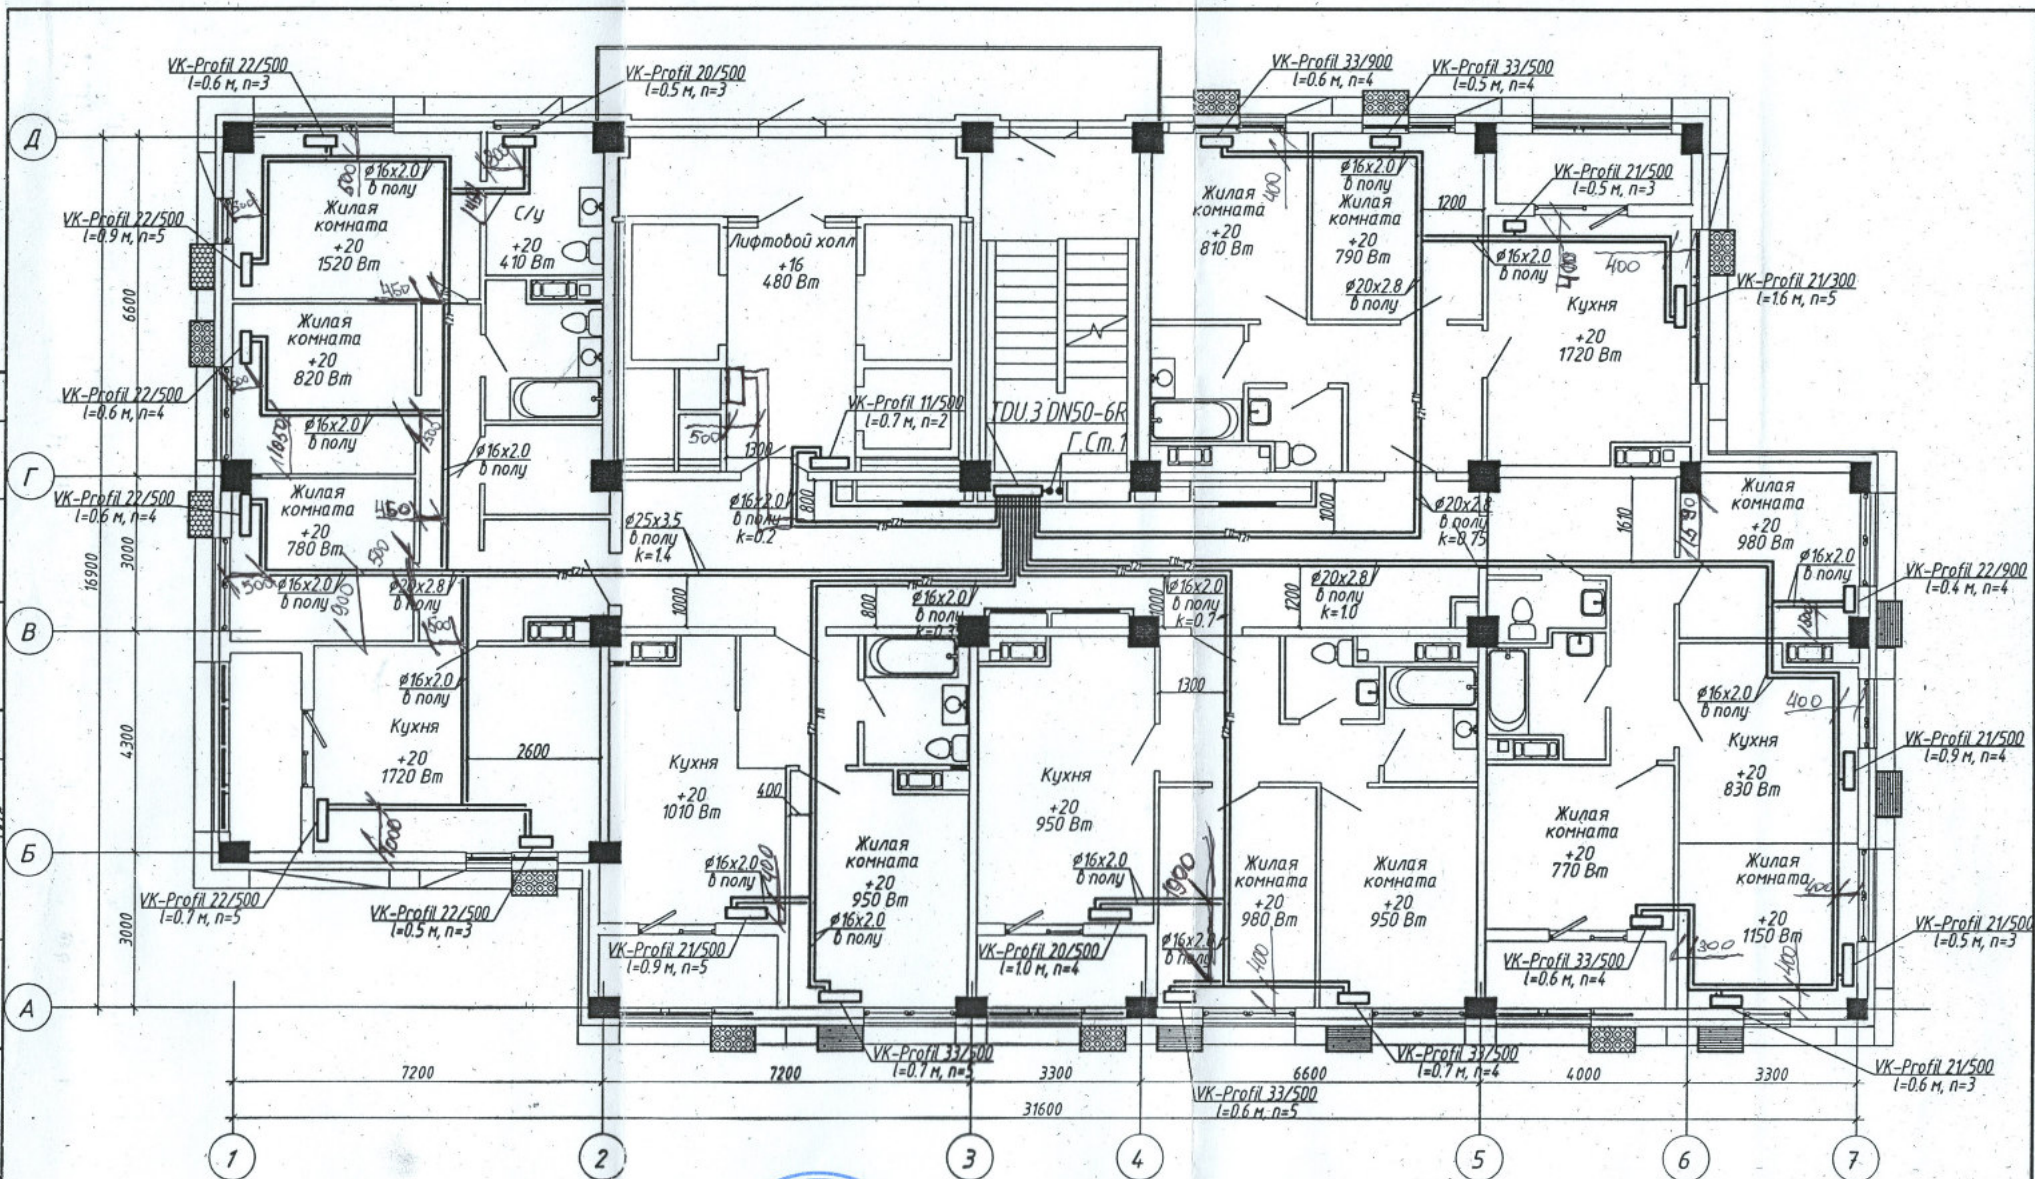

Данная схема является исполнительной
Главный инженер ООО «Теплоинформ-Сервис»
Денисов В.Н.

1. Строительная часть показана условно;
2. Условные обозначения см. лист 1;
3. Узлы обвязки отопительных приборов см. лист 37;
4. n - настройка клапанов термостатических;
5. k - настройка клапанов ручных балансировочных MNT;
6. Пластиковые трубопроводы в конструкции пола прокладываются в пещеле.

						4-19-2-0В		
						Жилой комплекс в квартале 05_08_020 по ул. Профсоюзная в Ворошиловском районе г. Волгограда. (7-й этап - жилые дома №2, №5, №6, №7 и наземная административная пристройка к административно-офисному зданию)		
1	-	Зам.	308-2	0122		Этап 2.1 - Жилой дом №2	Стадия	Лист
Изм.	Колуч	Лист	№ док.	Проект	Дата		Р	8
Разработал	Аутко			05.21				
Проверил	Ярмошевич			05.21		Отопление. План 5 этажа		
Утвердил	Шкурко			05.21				
Н.Контр.	Ярмошевич			05.21				
						ООО "КЖ-ПРОЕКТ"		