



План 2-го этажа

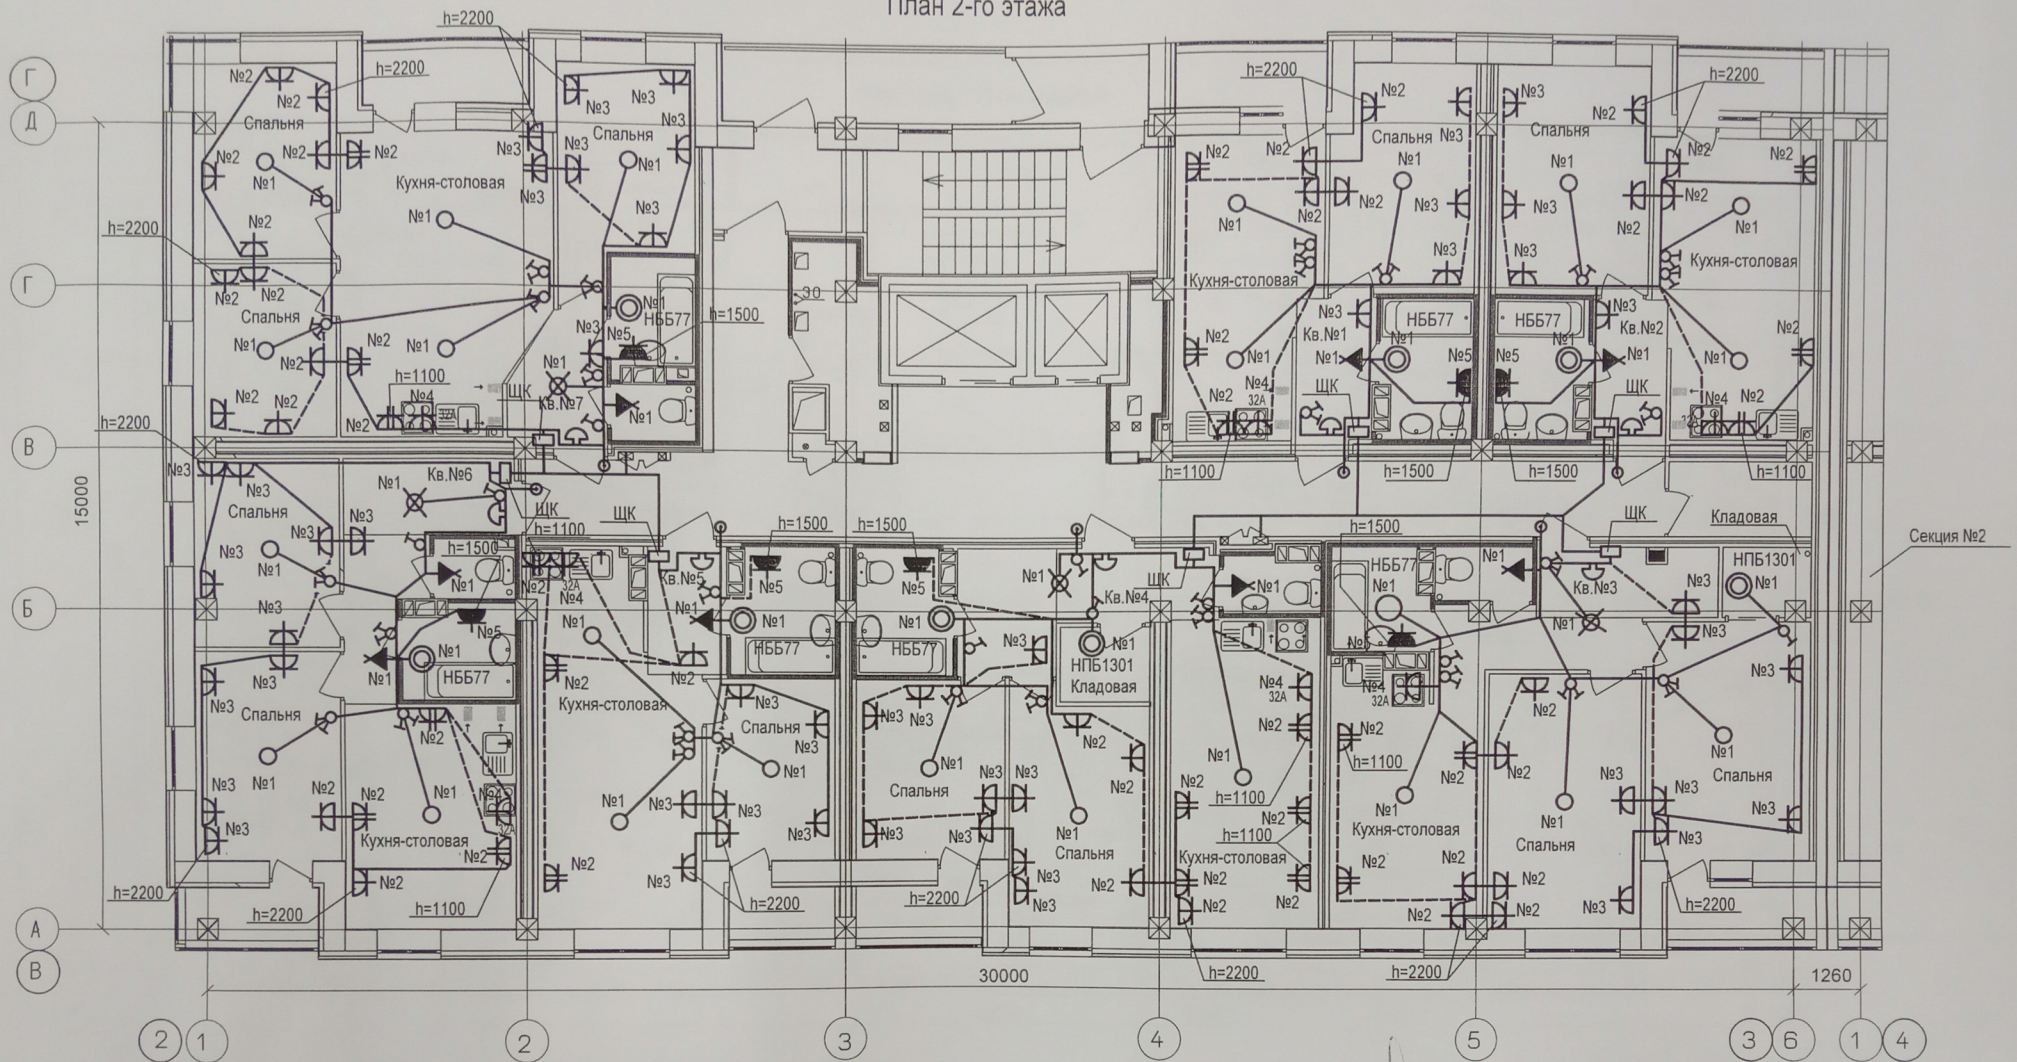

Расчетная схема квартирного щитка ШК (наборный)

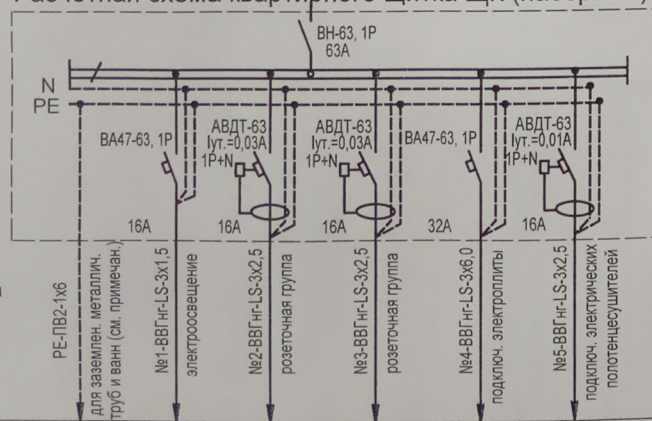

Электронагрузка
квартиры
 $P_p = 10,0 \text{ кВт}$;
 $I_p = 47,8 \text{ А}$;

2	-	Зам.	3	06.19г.
Изм.	Кол.уч.	Лист	№ докум	Подпись
Разраб.	Тимачев	06.19г.		
Пров.	Тимачев			
Н.контр.	Дядюра			

4 / 17 - ЭО.1

Многоэтажный жилой дом с подземной автостоянкой по
ул.Профсоюзной, 20 в Ворошиловском районе г.Волгограда.

Жилой дом
Секция №1

Стадия	Лист	Листов
Р	11	

Внутриквартирная электропроводка.
2 этаж. План расположения.

ООО "ПРОЕКТ"