


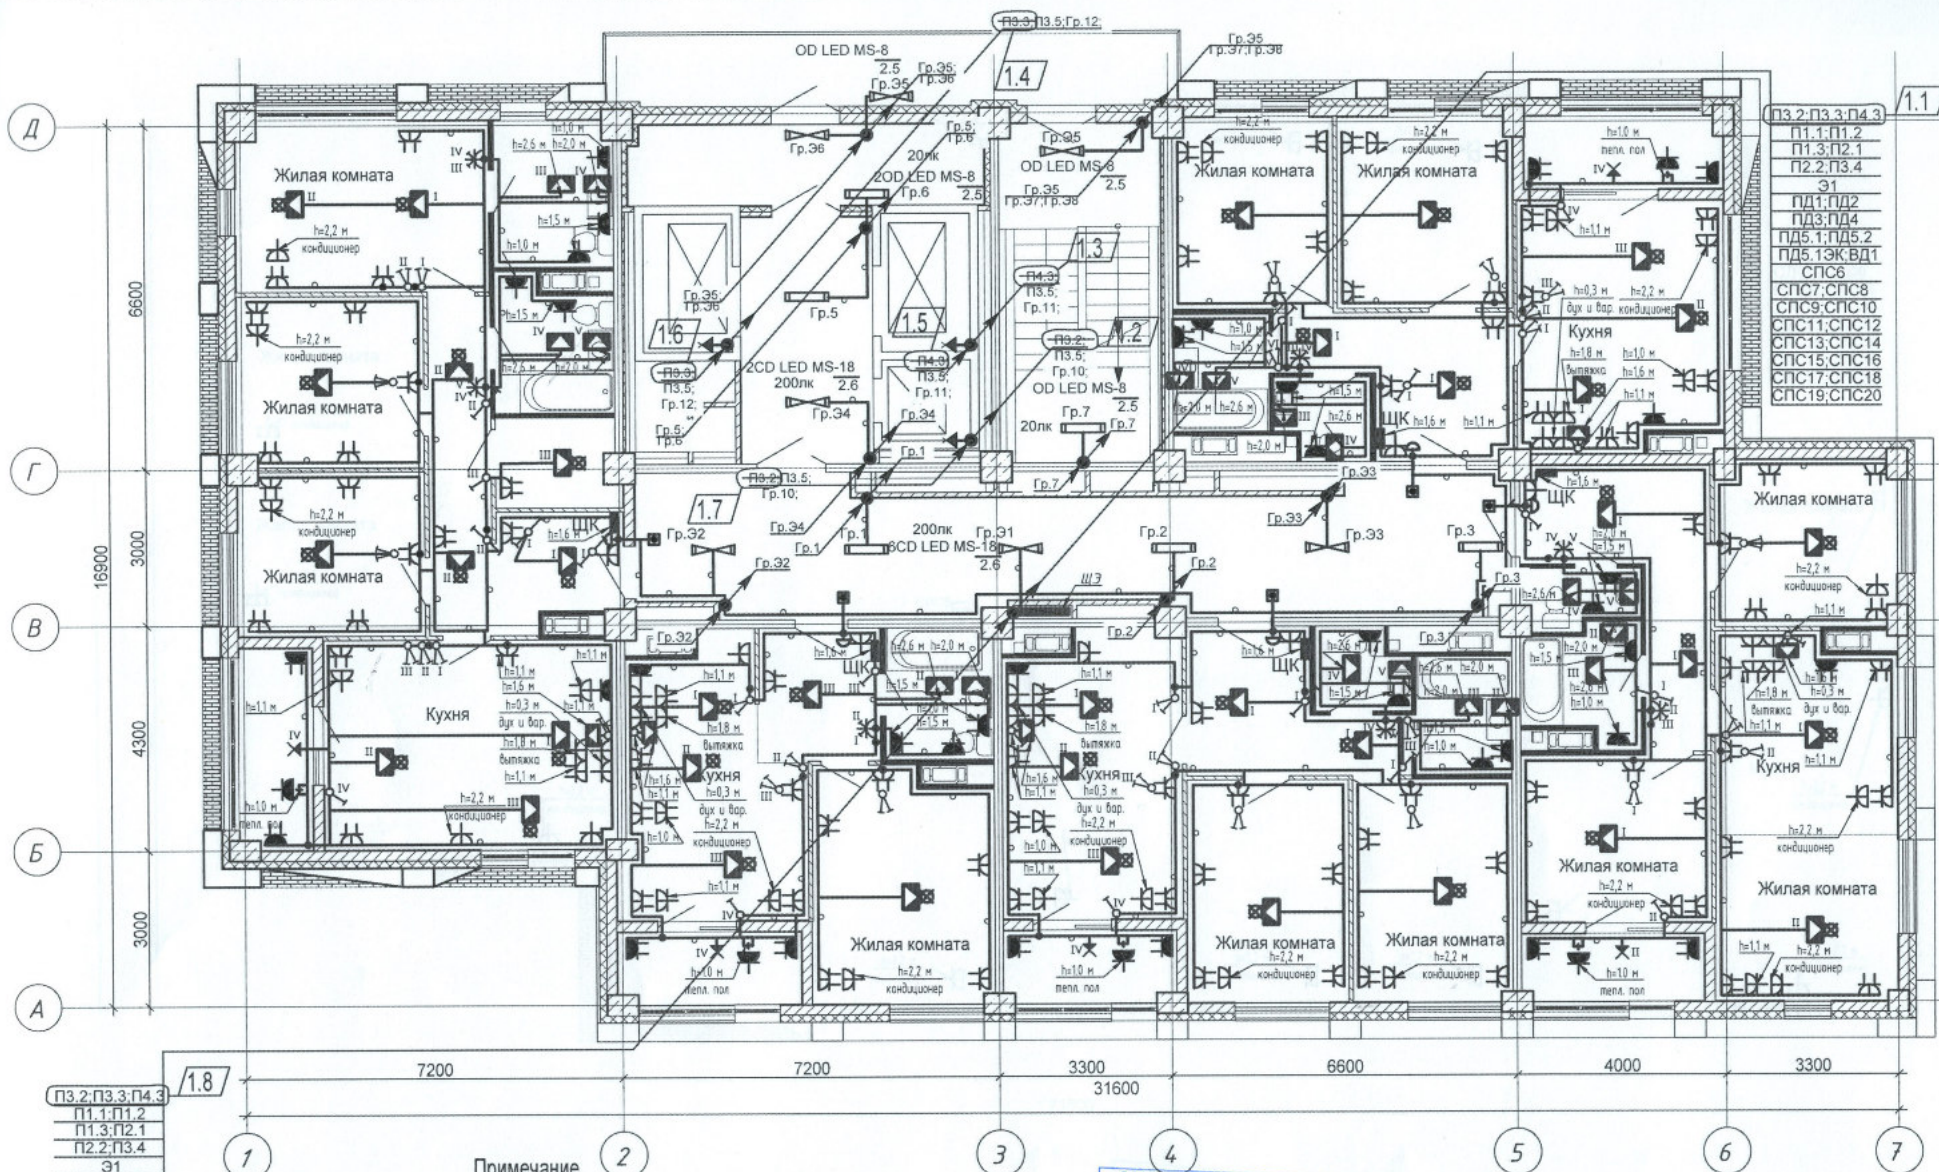

ПЗ.2.ПЗ.3.П4.3
П1.1.П1.2
П1.3.П2.1
П2.2.П3.4
Э1
ПД1.ПД2
ПД3.ПД4
ПД5.1.ПД5.2
ПД5.1ЭК.ВД1
СПС6
СПС7.СПС8
СПС9.СПС10
СПС11.СПС12
СПС13.СПС14
СПС15.СПС16
СПС17.СПС18
СПС19.СПС20

Примечание

1. Сети электрооборудования выполнять кабелем марки ВВГнг LS, прокладываемым скрыто в ПВХ трубе по стоякам, в стяжке пола и в стене.
2. Исключить совместную прокладку проводов и кабелей групповых линий рабочего освещения с групповыми линиями освещения безопасности и эвакуационного освещения.
3. Высота установки выключателей - $h=900$ мм от уровня чистого пола, розеток - $h=300$ мм.
4. Расстояние от дверного проема или края откоса до центра выключателей и дверного звонка - 150 мм.
5. В местах прокладки кабеля по диафрагме выполнить штрабу глубиной не превышающую 20 мм.
6. В местах прокладки кабеля по ригелю выполнить штрабу глубиной не превышающую 15 мм.

ООО «Специализированный застройщик»			
1	8	35/22	02.22
Изм.	Кол.уч.	Лист	Недод.
Разработал	Кордубан	Подпись	Дата
Проверил	Ярмошевич	Подпись	Дата
Утвердил	Шкурко	Подпись	Дата
Н.контр.	Ярмошевич	Подпись	Дата

4-19-2-30М		Жилой комплекс в квартале 05_08_020 по ул. Профсоюзная в Ворошиловском районе г. Волгограда (2-й этап - Жилые дома №2, №5, №6, №7 и надземная автостоянка с пристроенным административно-офисным зданием).		
Этап 2.1-Жилой дом №2		Стадия	Лист	Листов
План 5 этажа. Электрооборудование.		Р	20	
		ООО «ЮК-ПРОЕКТ»		