


План 1-го этажа с системами В1, В2, Т3, Т4, К1, К2

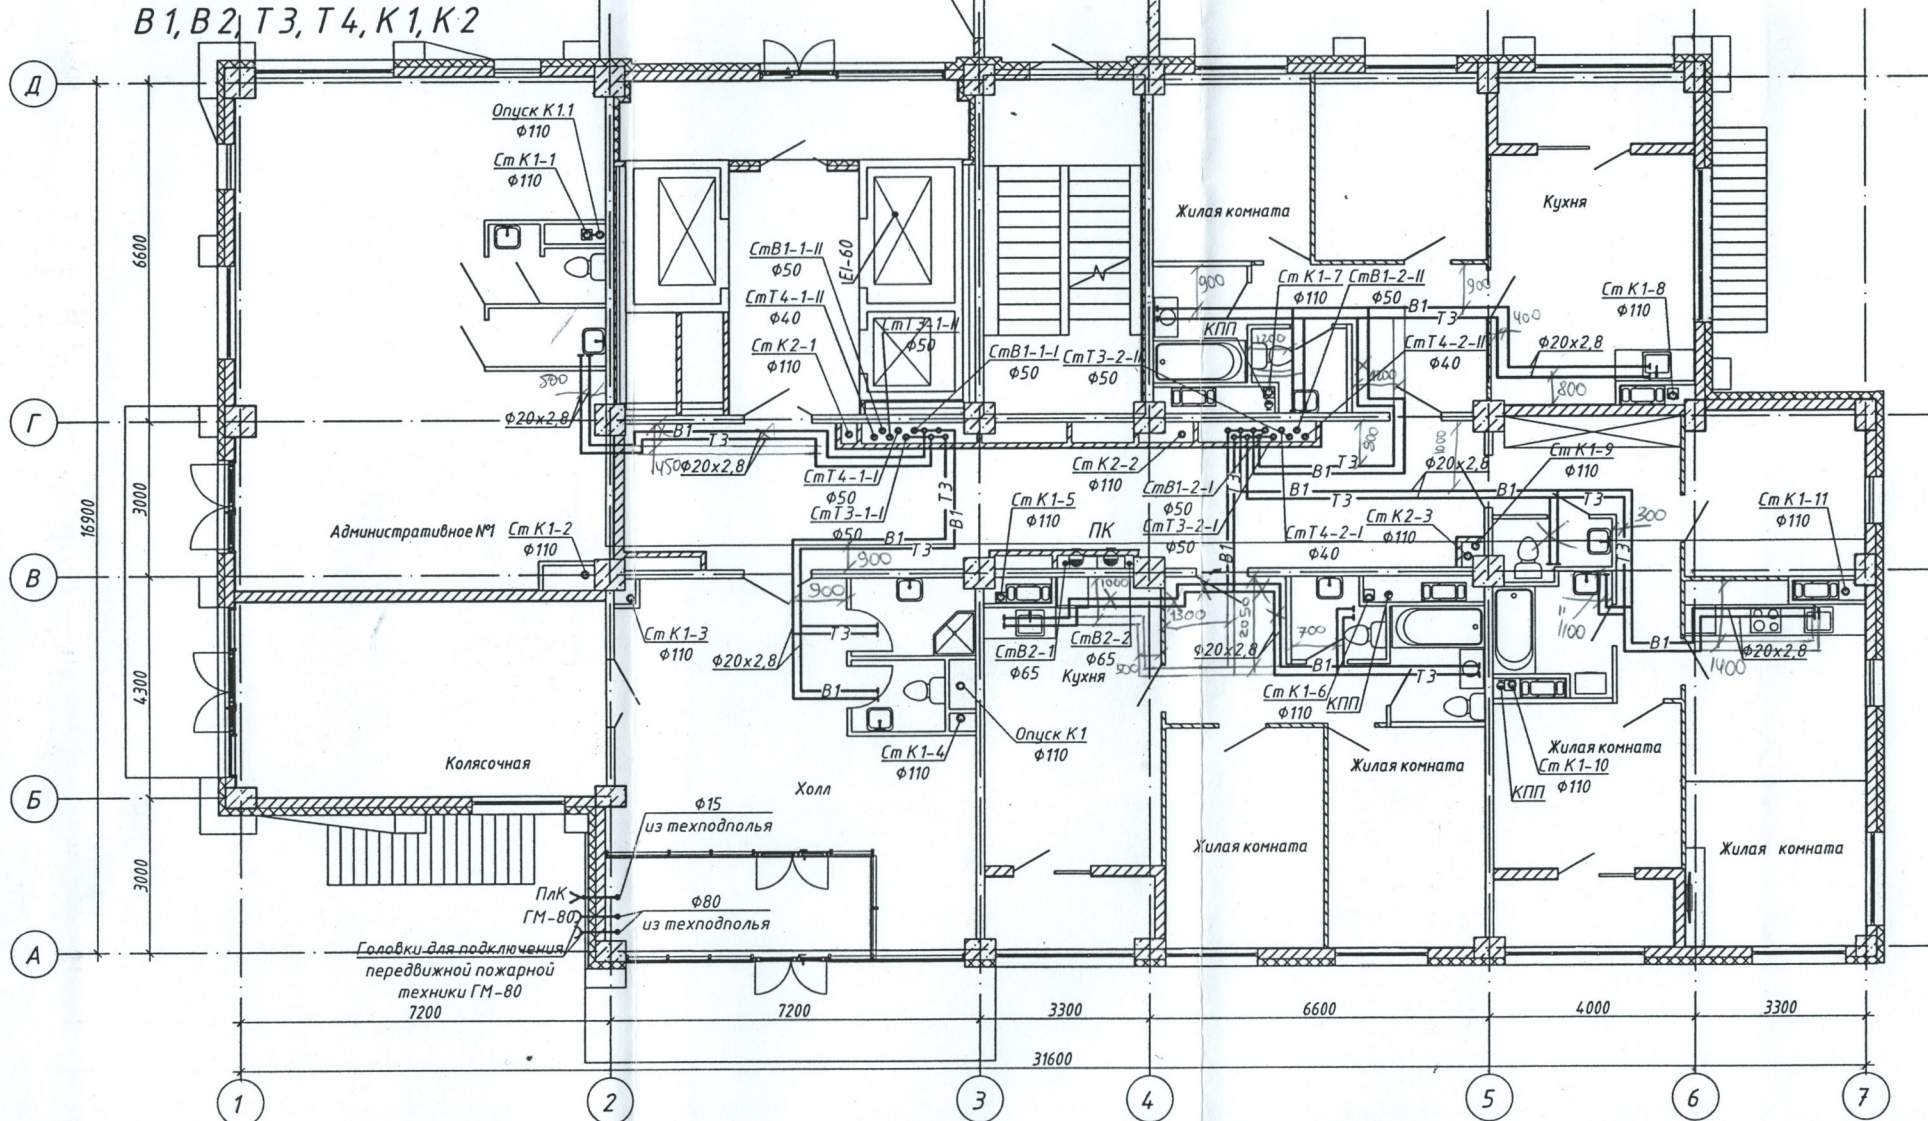

Вход в квартиру сетей водоснабжения выполнить по середине дверного проема.

Данная схема является исполнительной
Главный инженер ООО «Теплошпорт-Сервис»
Денисов В.Н.



4-19-2-ВК

Жилой комплекс в квартале 05_08_020 по ул. Профсоюзная в Ворошиловском районе г. Волгограда. (2-й этап - Жилые дома №2, №5, №6, №7 и надземная автостоянка с пристроенным административно-офисным зданием).

						4-19-2-ВК			
						Жилой комплекс в квартале 05_08_020 по ул. Профсоюзная в Ворошиловском районе г.Волгограда.(2-й этап- Жилые дома №2, №5, №6, №7 и надземная автостоянка с пристроенным административно-офисным зданием).			
Изм.	Кол.уч	Лист	№ док	Подпись	Дата	Этап 2.1-Жилой дом №2	Стадия	Лист	Листов
Разработал	Горбатенкова			04.21			Р	4	
Проверил	Ярмошевич			04.21		План 1-го этажа с системами В1,В2,Т3,Т4,К1,К2		ООО "КЖ-ПРОЕКТ"	
Утвердил	Шкурко			04.21					
Н. контр.	Ярмошевич			04.21					

Создано:	Матус	04.21	КР, КХ	Ухвалев	04.21
АР	Матус	04.21			
ОВ	Шариков	04.21			
ЗОМ	Кордубан	04.21			
Взам. инв. N					
Подпись и дата					
Инв. N подл.					