


План 22-го этажа с системами В1, В2, Т3, Т4, К1, К2

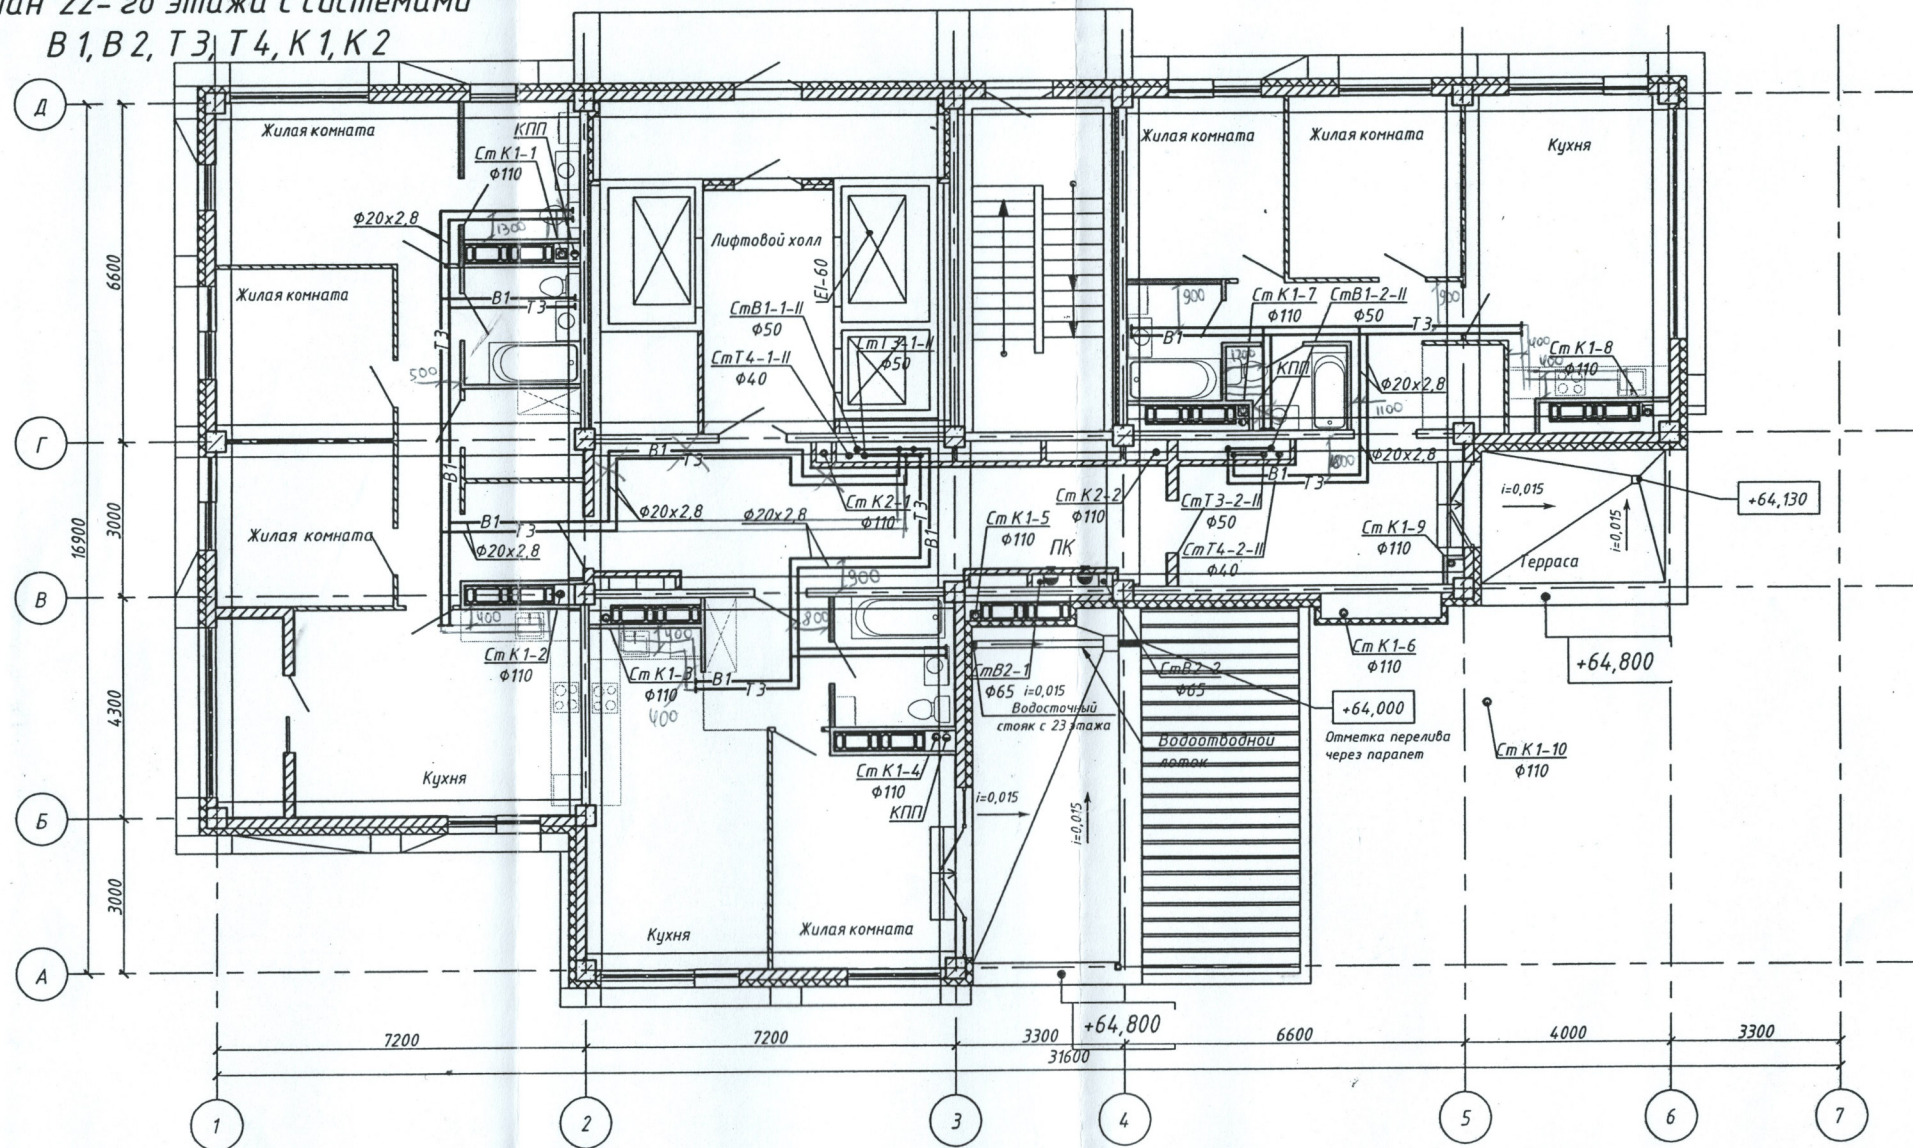

Вход в квартиру сетей водоснабжения выполнить по середине дверного проема.

Данная схема является исполнительной
Главный инженер ООО «Теплоинформ-Сервис»
Денисов В.Н.



				4-19-2-ВК		
				Жилой комплекс в квартале 05_08_020 по ул. Профсоюзная в Ворошиловском районе г.Волгограда. (2-й этап - Жилые дома №2, №5, №6, №7 и надземная автостоянка с пристроенным административно-офисным зданием).		
				Этап 2.1-Жилой дом №2	Стадия	Лист
					Р	10
				План 22-го этажа с системами В1, В2, Т3, Т4, К1, К2	ООО "КЖ-ПРОЕКТ"	
Изм.	Кол.ч.	Лист № док	Подпись	Дата		
Разработал	Горбатенкова	04.21		04.21		
Проверил	Ярмошевич	04.21		04.21		
Утвердил	Шкурко	04.21		04.21		
Н.контр.	Ярмошевич	04.21		04.21		