

СОГЛАСОВАНО:

СОГЛАСОВАНО:

Инв. № подл.

Подпись и дата

Взам. инв. №

АР

ВК

ЗОМ

Матус

Горбальникова

Кордубан

05.21

05.21

05.21

КР


Коховец

05.21

05.21

05.21

05.21

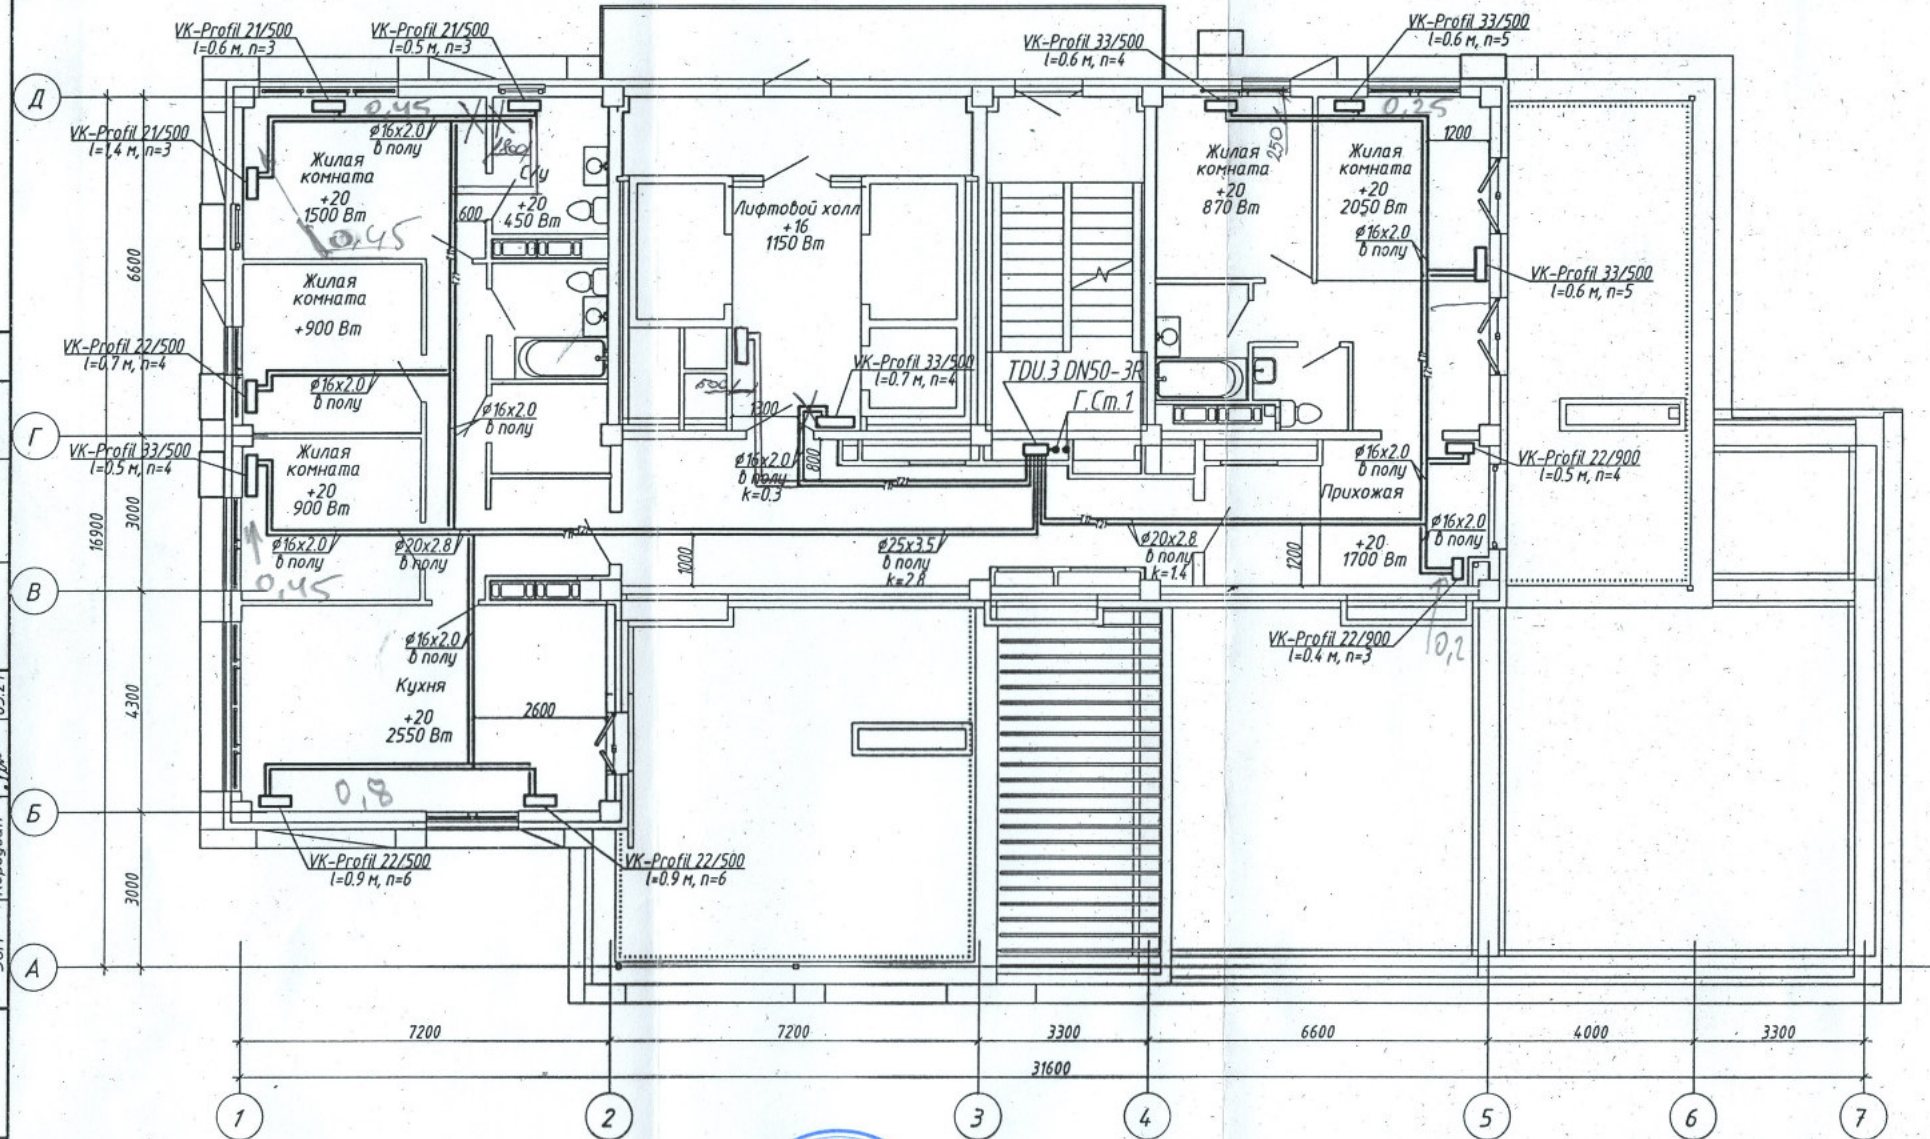

Данная схема является исполнительной  
Главный инженер ООО «Теплоинформ-Сервис»  
Денисов В.Н.



1. Строительная часть показана условно;
2. Условные обозначения см. лист 1;
3. Узлы обвязки отопительных приборов см. лист 37;
4. n - настройка клапанов термостатических;
5. k - настройка клапанов ручных балансировочных MNT;
6. Пластиковые трубопроводы в конструкции пола прокладываются в пещеле.

|                                                                                                                                                                                                                     |           |             |         |                 |      |
|---------------------------------------------------------------------------------------------------------------------------------------------------------------------------------------------------------------------|-----------|-------------|---------|-----------------|------|
| 4-19-2-0В                                                                                                                                                                                                           |           |             |         |                 |      |
| Жилой комплекс в квартале 05_08_020 по ул. Профсоюзная в Ворошиловском районе г. Волгограда. (2-й этап - жилые дома №2, №5, №6, №7 и наземная автомобильная стоянка с пристроенным административно-офисным зданием) |           |             |         |                 |      |
| 1                                                                                                                                                                                                                   | -         | Зан. 308-21 | 0122    | Дата            |      |
| Изм.                                                                                                                                                                                                                | Колуч     | Лист N док. | Подпись | Дата            |      |
| Разработал                                                                                                                                                                                                          | Аутко     |             | 05.21   |                 |      |
| Проверил                                                                                                                                                                                                            | Ярмошечич |             | 05.21   |                 |      |
| Этап 2.1 - Жилой дом №2                                                                                                                                                                                             |           |             |         | Стадия          | Лист |
|                                                                                                                                                                                                                     |           |             |         | P               | 26   |
| Отопление. План 23 этажа                                                                                                                                                                                            |           |             |         | ООО "КЖ-ПРОЕКТ" |      |
| Утв.директор                                                                                                                                                                                                        | Шкурко    | 05.21       |         |                 |      |
| Н.Контр.                                                                                                                                                                                                            | Ярмошечич | 05.21       |         |                 |      |