



План 12-го этажа

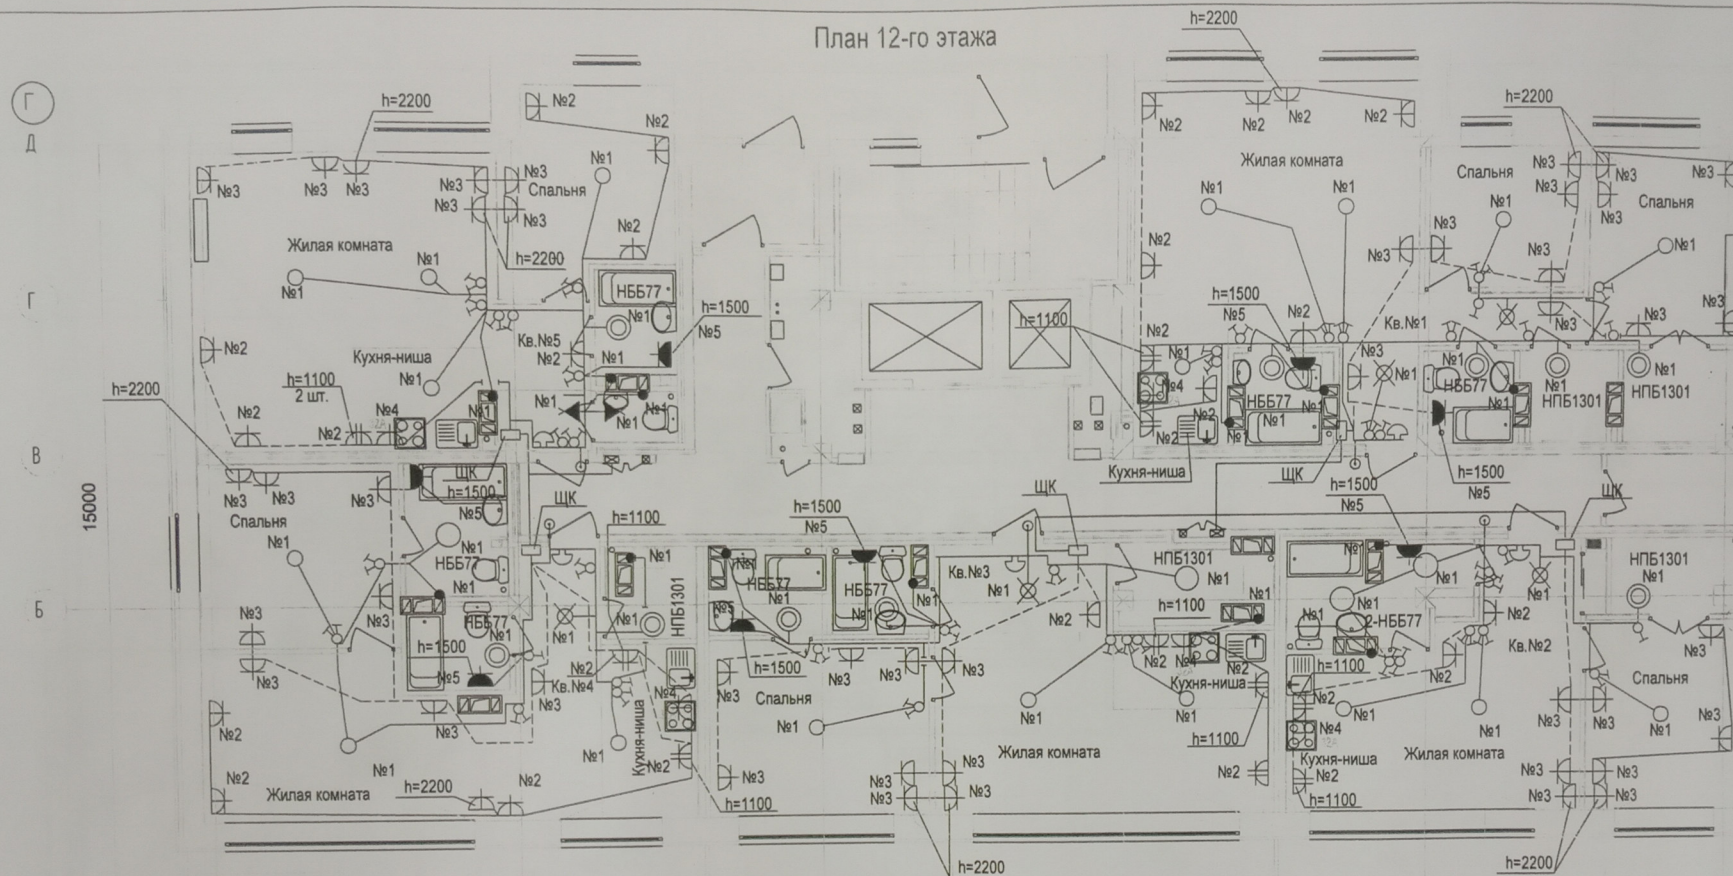

Секция №2

30000

 1260



СМУ ООО «Пересвет-Регион-Дон»
К ПРОИЗВОДСТВУ РАБОТ
Гл. инженер
20.02.2020

Примечание

При наличии в ванных комнатах металлических труб и ванн выполнить заземление по месту.

Условные обозначения

проводку выполнить в жестких пластиковых негорючих трубах в подготовке пола

4 / 17 - 30.1

Многоэтажный жилой дом с подземной автостоянкой по ул. Профсоюзной, 20 в Ворошиловском районе г. Волгограда.

Жилой дом
Секция №1


Стадия	Лист	Листов
Р	13	

Внутриквартирная электропроводка.
12 этаж. План расположения.

ООО "ПРОЕКТ"

3	Зам.	3	02.20г.
Разраб.	Тимачев	02.20г.	
Пров.	Тимачев		
Н.контр.	Дядюра		

Схема подключения
канального вентилятора

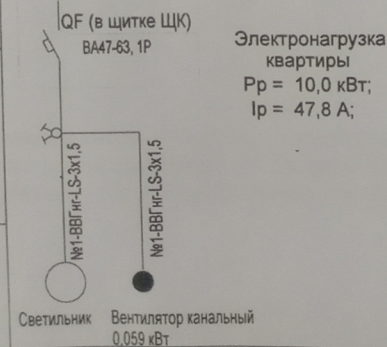

Расчетная схема квартирного щитка ЩК (наборный)

