


Шамрюков
Горбатенкова

ОВ
ВК

Элект. итв. №

Лист № 1 из 1

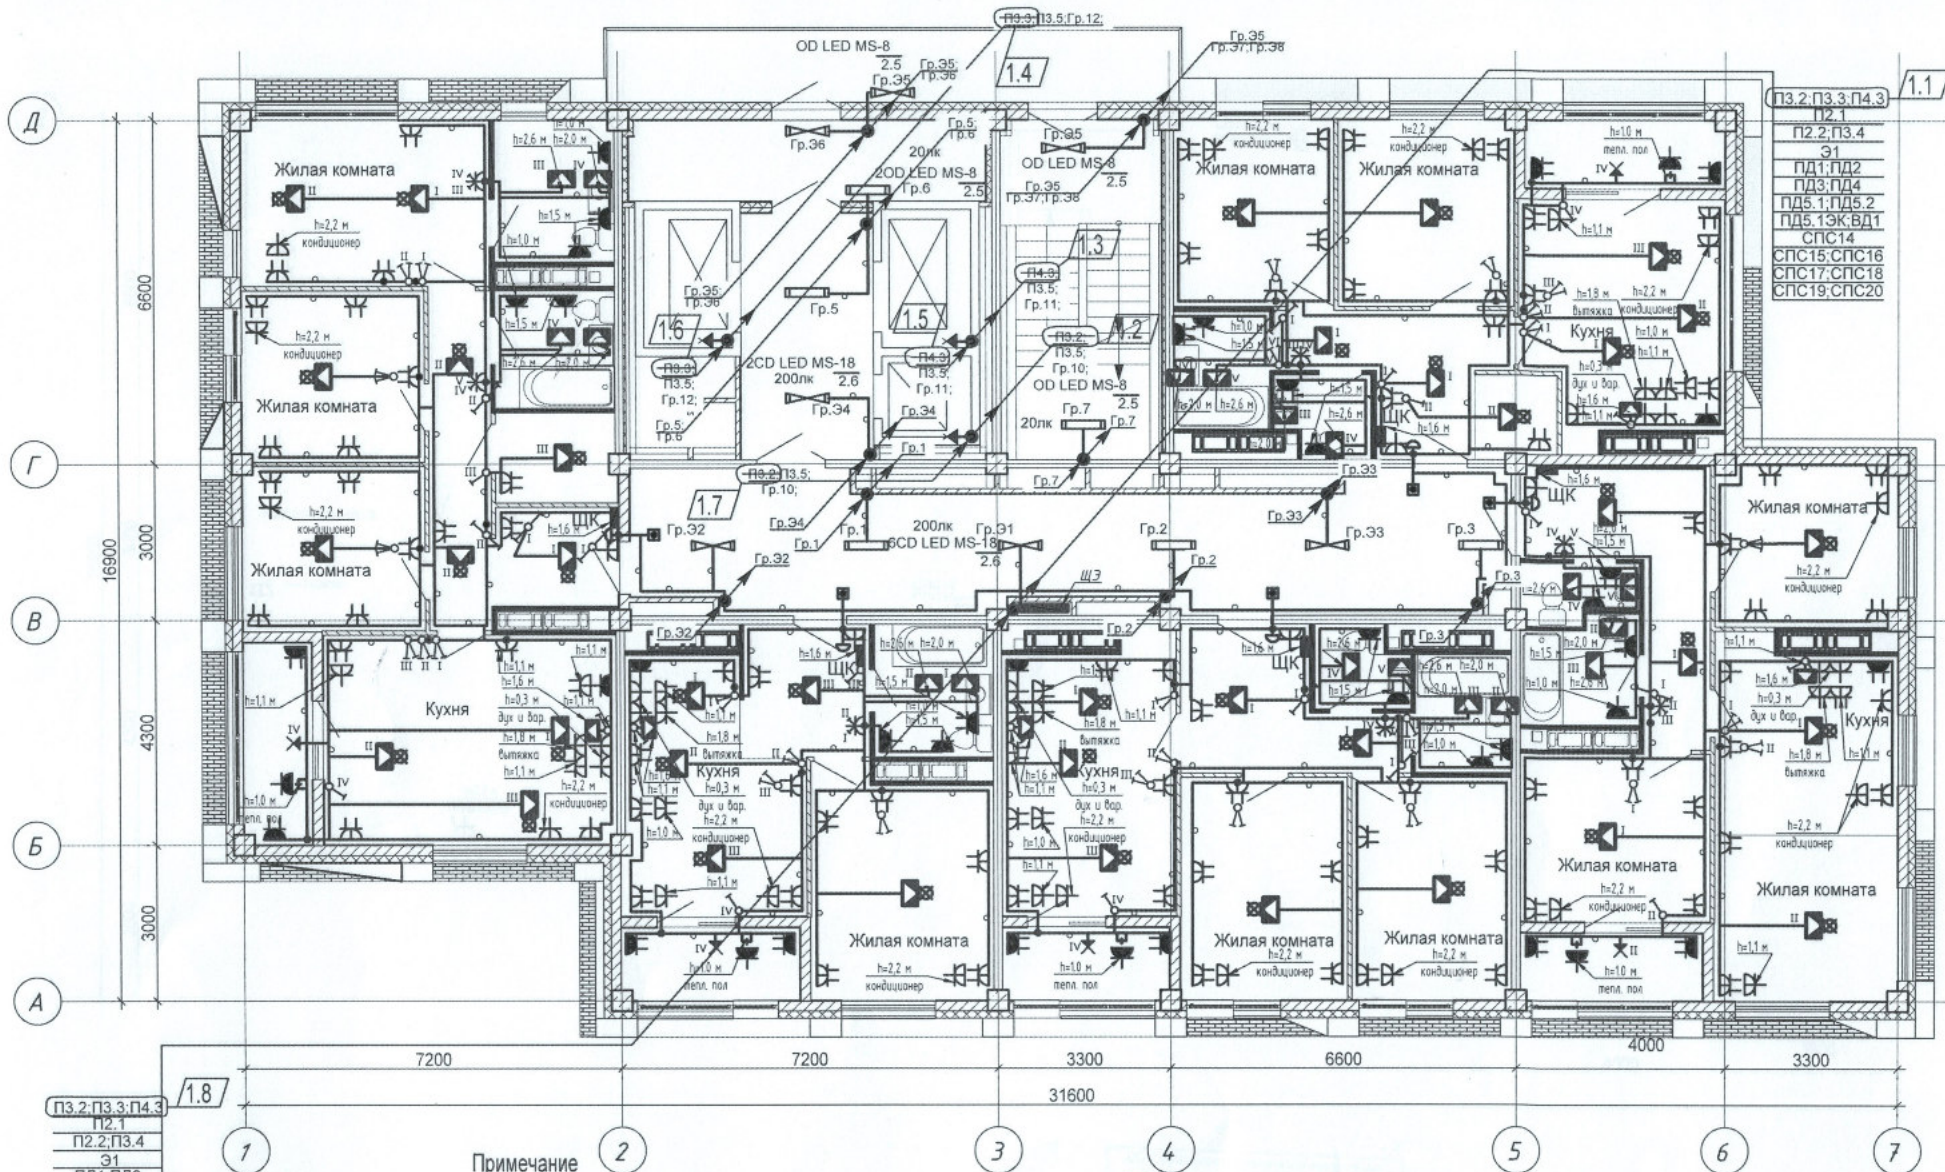

ПЗ.2, ПЗ.3, ПЗ.4
ПЗ.1
ПЗ.2, ПЗ.4
Э1
ПД1, ПД2
ПД3, ПД4
ПД5.1, ПД5.2
ПД5.13К, ВД1
СПС14
СПС15, СПС16
СПС17, СПС18
СПС19, СПС20

Примечание

1. Сети электрооборудования выполнить кабелем марки ВВГнг LS, прокладываемым скрыто в ПВХ трубе по стоякам, в стяжке пола и в стене.
2. Исключить совместную прокладку проводов и кабелей групповых линий рабочего освещения с групповыми линиями освещения безопасности и эвакуационного освещения.
3. Высота установки выключателей - $h=900$ мм от уровня чистого пола, розеток - $h=300$ мм.
4. Расстояние от дверного проема или края откоса до центра выключателей и дверного звонка - 150 мм.
5. В местах прокладки кабеля по диафрагме выполнить штрабу глубиной не превышающую 20 мм.
6. В местах прокладки кабеля по ригелю выполнить штрабу глубиной не превышающую 15 мм.

4-19-2-30М			
1	8	35-22	02.22
Изм.	Кол.уч.	Лист	№ док.
Разработал	Кордубан	05.21	
Проверил	Ярмошевич	05.21	
Утвердил	Шкурко	05.21	
Н.контр.	Ярмошевич	05.21	
Жилой комплекс в квартале 05_08_020 по ул. Профсоюзная в Ворошиловском районе г. Волгограда. (2-й этап - Жилые дома №2, №5, №6, №7 и надземная автостоянка с пристроенным административно-офисным зданием).			
Этап 2.1-Жилой дом №2		Стадия	Лист
		P	30
План 15 этажа. Электрооборудование.		ООО "ЮК-ПРОЕКТ"	