


План 1-го этажа с системами
В1, В2, Т3, Т4, К1, К2

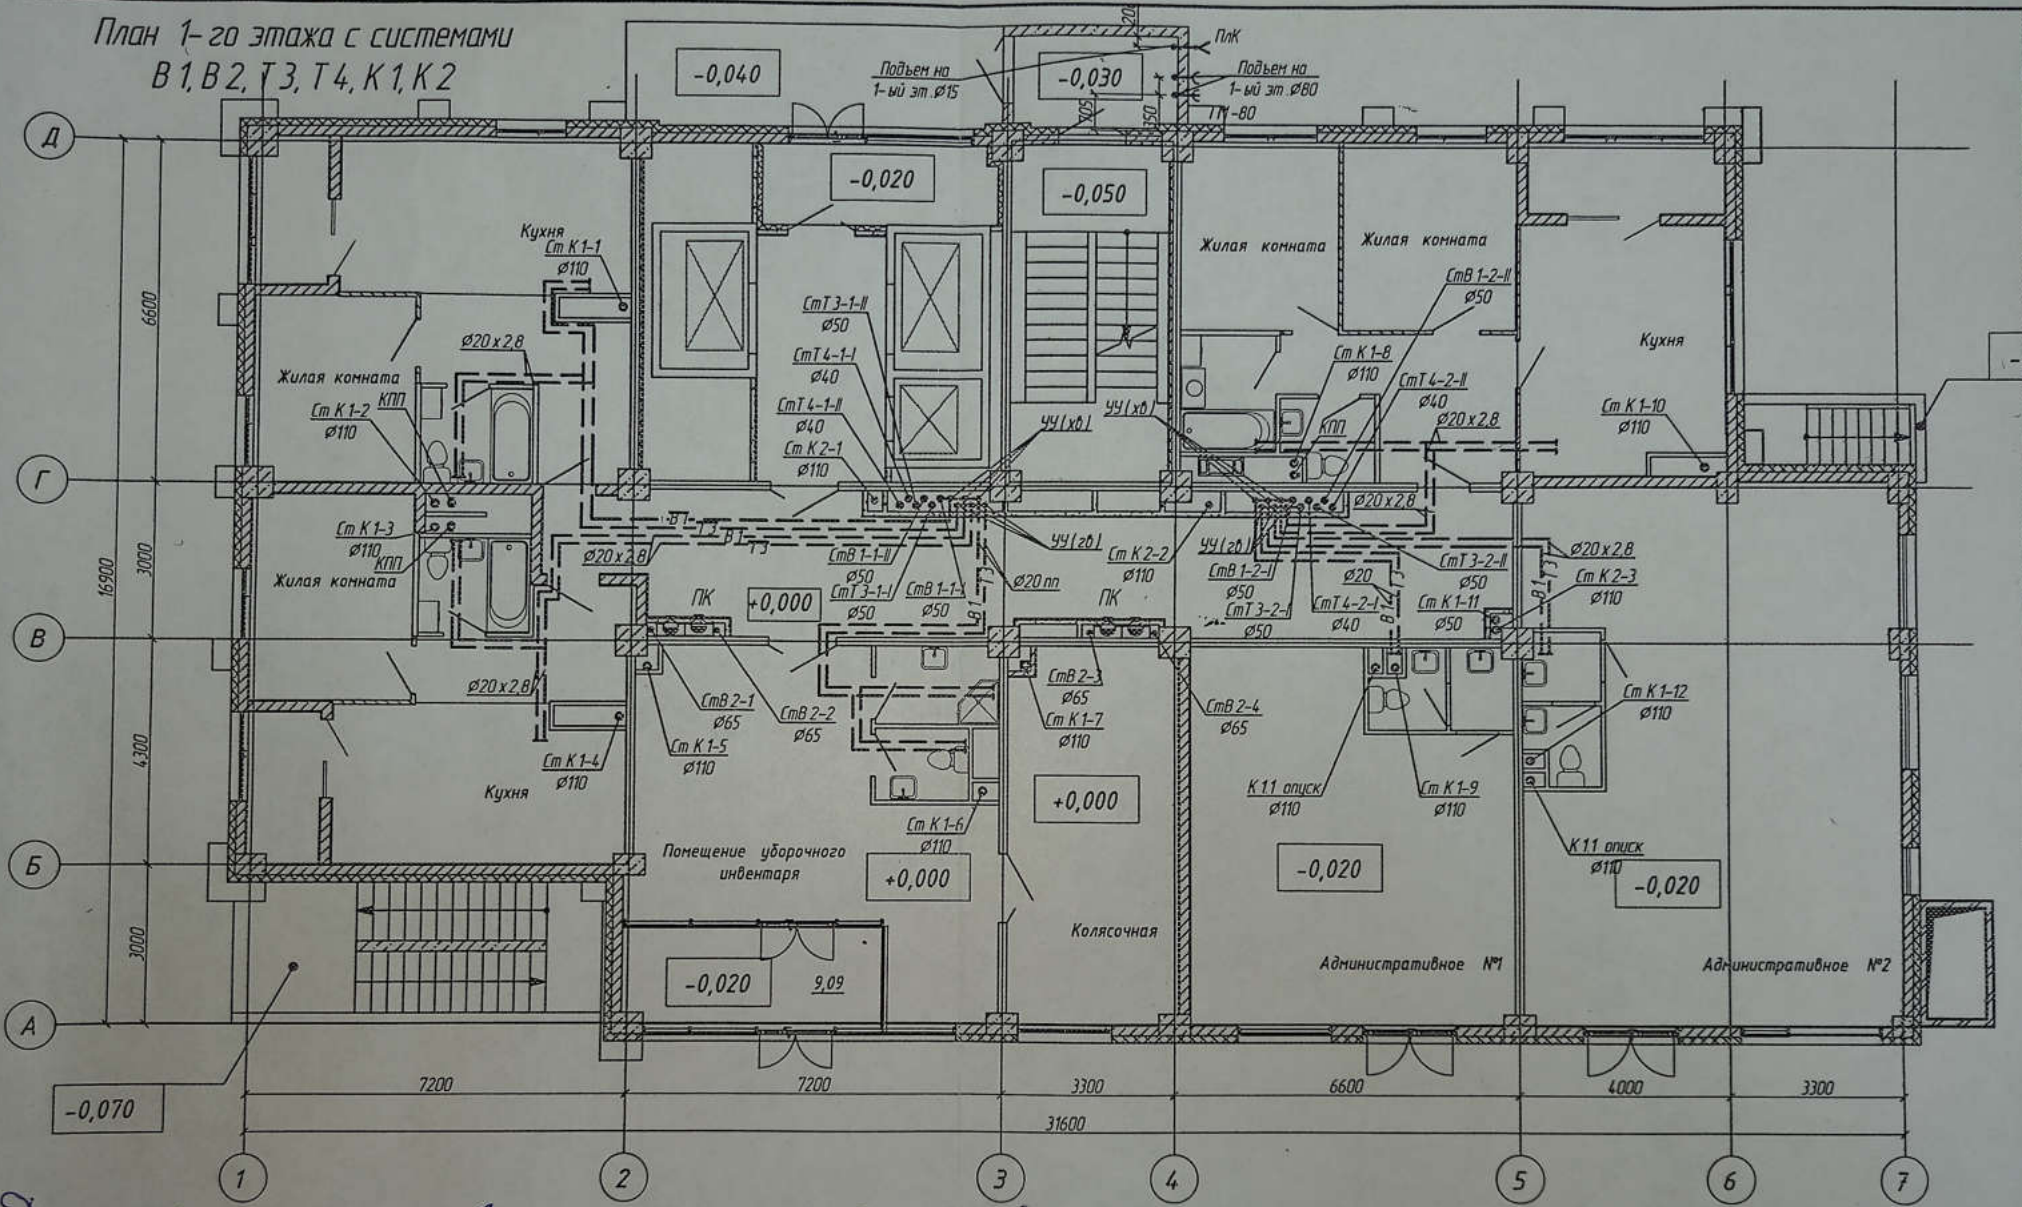


Имя, И.Ф.О. Подпись и дата. Взам. инв. №

Данная схема является проектной документацией ООО «Теплоини-Сервис»
 Денисов А.Н.
 Спроектировал Леонидов А.В.




					4-19-1-ВК		
					Жилой комплекс в квартале 05_08_020 по ул. Профсоюзная в Ворошиловском районе г. Волгограда		
1	-	Зан.	34-21	Сервис	04.21		
Изн.	Кол.уч.	Лист	№ док.	Подпись	Дата		
Разработал	Горбатенкова	Сервис			04.21		
Проверил	Ярмошевич				04.21		
					1 этап Жилой дом №1 Корректировка		
Утвердил	Шкурка				04.21	Стация	Лист
Н.контр.	Ярмошевич				04.21	Р	6
					План 1-го этажа с системами В1, В2, Т3, Т4, К1, К2		
					ООО «КЖ-ПРОЕКТ»		

План 2-12-го этажа с системами
В1, В2, Т3, Т4, К1, К2

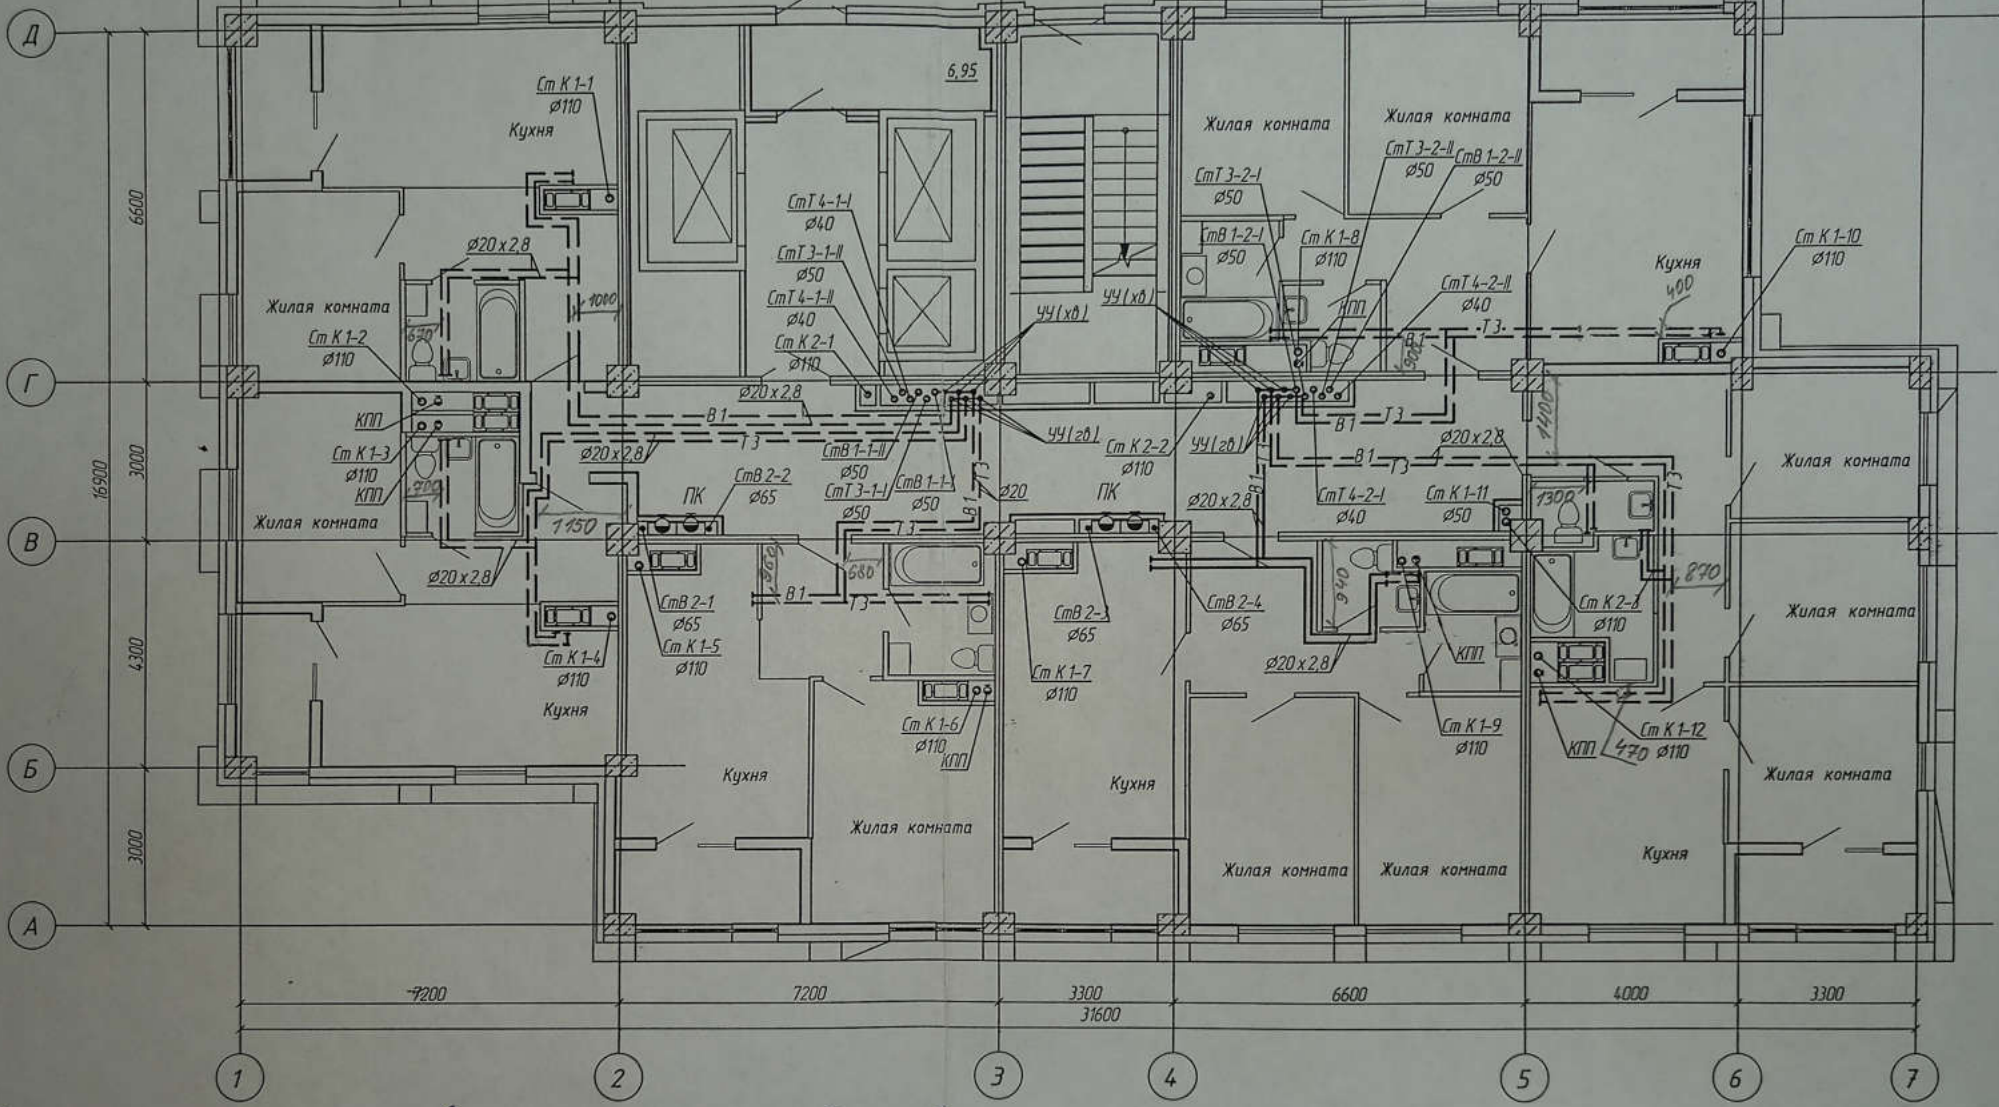


Вариант №
Подпись и дата
Имя, И. Фамилия

Данная схема является исполнительной
Знаком инженер ООО "Теплоинвест-Сервис"
Иванов В.М.
Проект А.В. Леонтьев А.В.

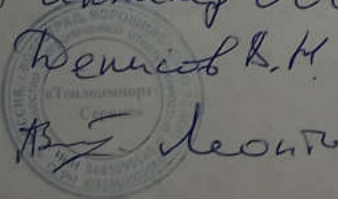

					4-19-1-ВК				
					Жилой комплекс в квартале 05_08_020 по ул. Профсоюзная в Ворошиловском районе г. Волгограда				
1	-	Зам	34-21	Иванов В.М.	04.21	1 этап Жилой дом №1 Корректировка	Стация	Лист	Листов
Изм.	Кол. уч.	Лист № док.		Подпись	Дата		Р	7	
Разработал		Гардаменко		Иванов В.М.	04.21				
Проверил		Ярмошечич		Иванов В.М.	04.21				
Утвердил		Шкурко		Иванов В.М.	04.21	План 2-12-го этажа с системами В1, В2, Т3, Т4, К1, К2			
И контр.		Ярмошечич		Иванов В.М.	04.21				

План 13-18-го этажа с системами
В1, В2, Т3, Т4, К1, К2

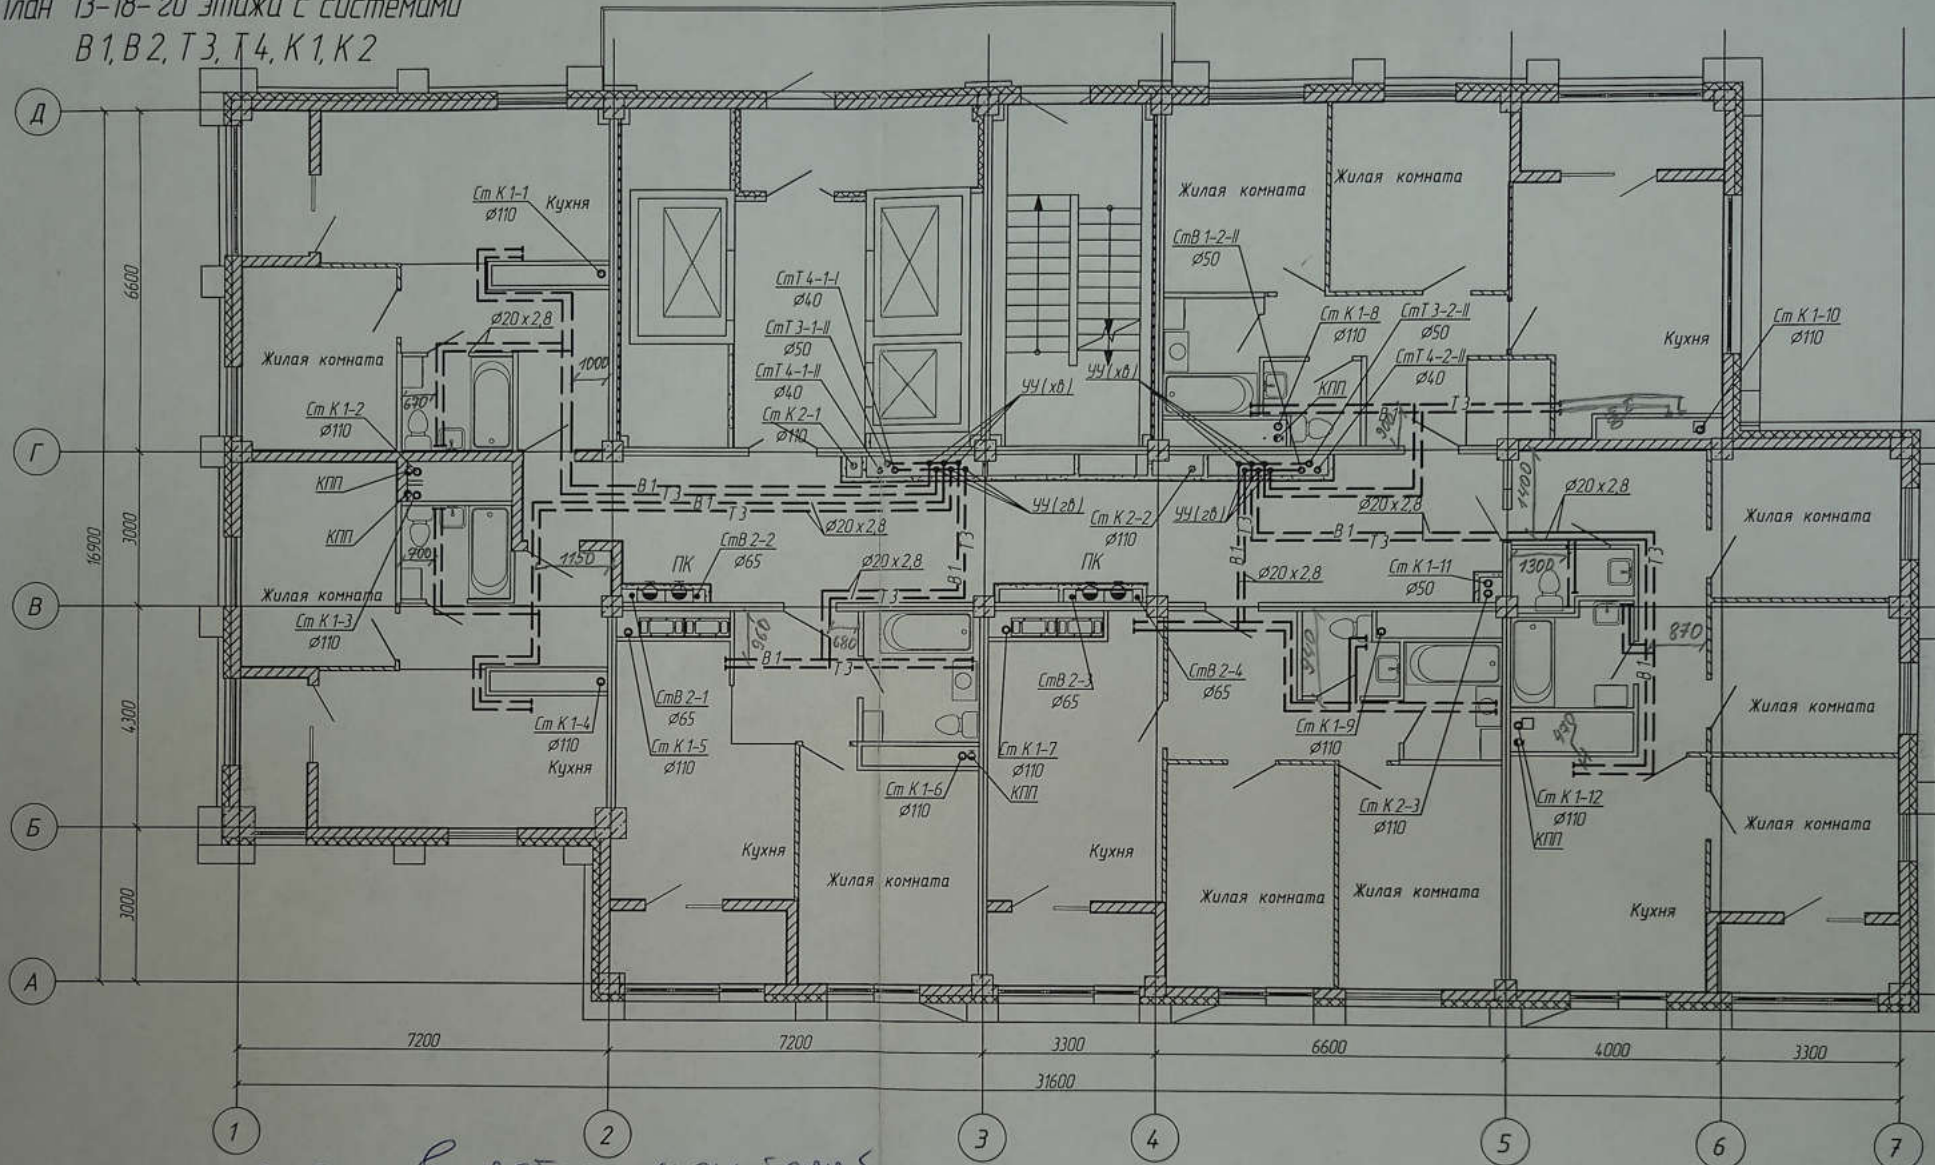

Данная схема является исполнением
заказа инженер ООО "Теплоинформ-Сервис"


Венисов В.И.




Сторож В.В. - Леонтьев А.В.

4-19-1-ВК

Жилой комплекс в квартале 05_08_020 по ул. Профсоюзная в Ворошиловском районе г. Волгограда				
1	-	Зам	34-21	04.21
Изм	Кол	уч	Лист № док	Подпись Дата
Разработал	Гордаменкова	Сергей	04.21	
Проверил	Ярмашевич	Игорь	04.21	
1 этап Жилой дом №1 Корректировка				
Стадия	Лист	Листов		
Р	8			
План 13-18-го этажа с системами В1, В2, Т3, Т4, К1, К2				
Утвердил	Шкуржа	Сергей	04.21	
И. канцлер	Ярмашевич	Игорь	04.21	

 

План 19-го этажа с системами
В1, В2, Т3, Т4, К1, К2

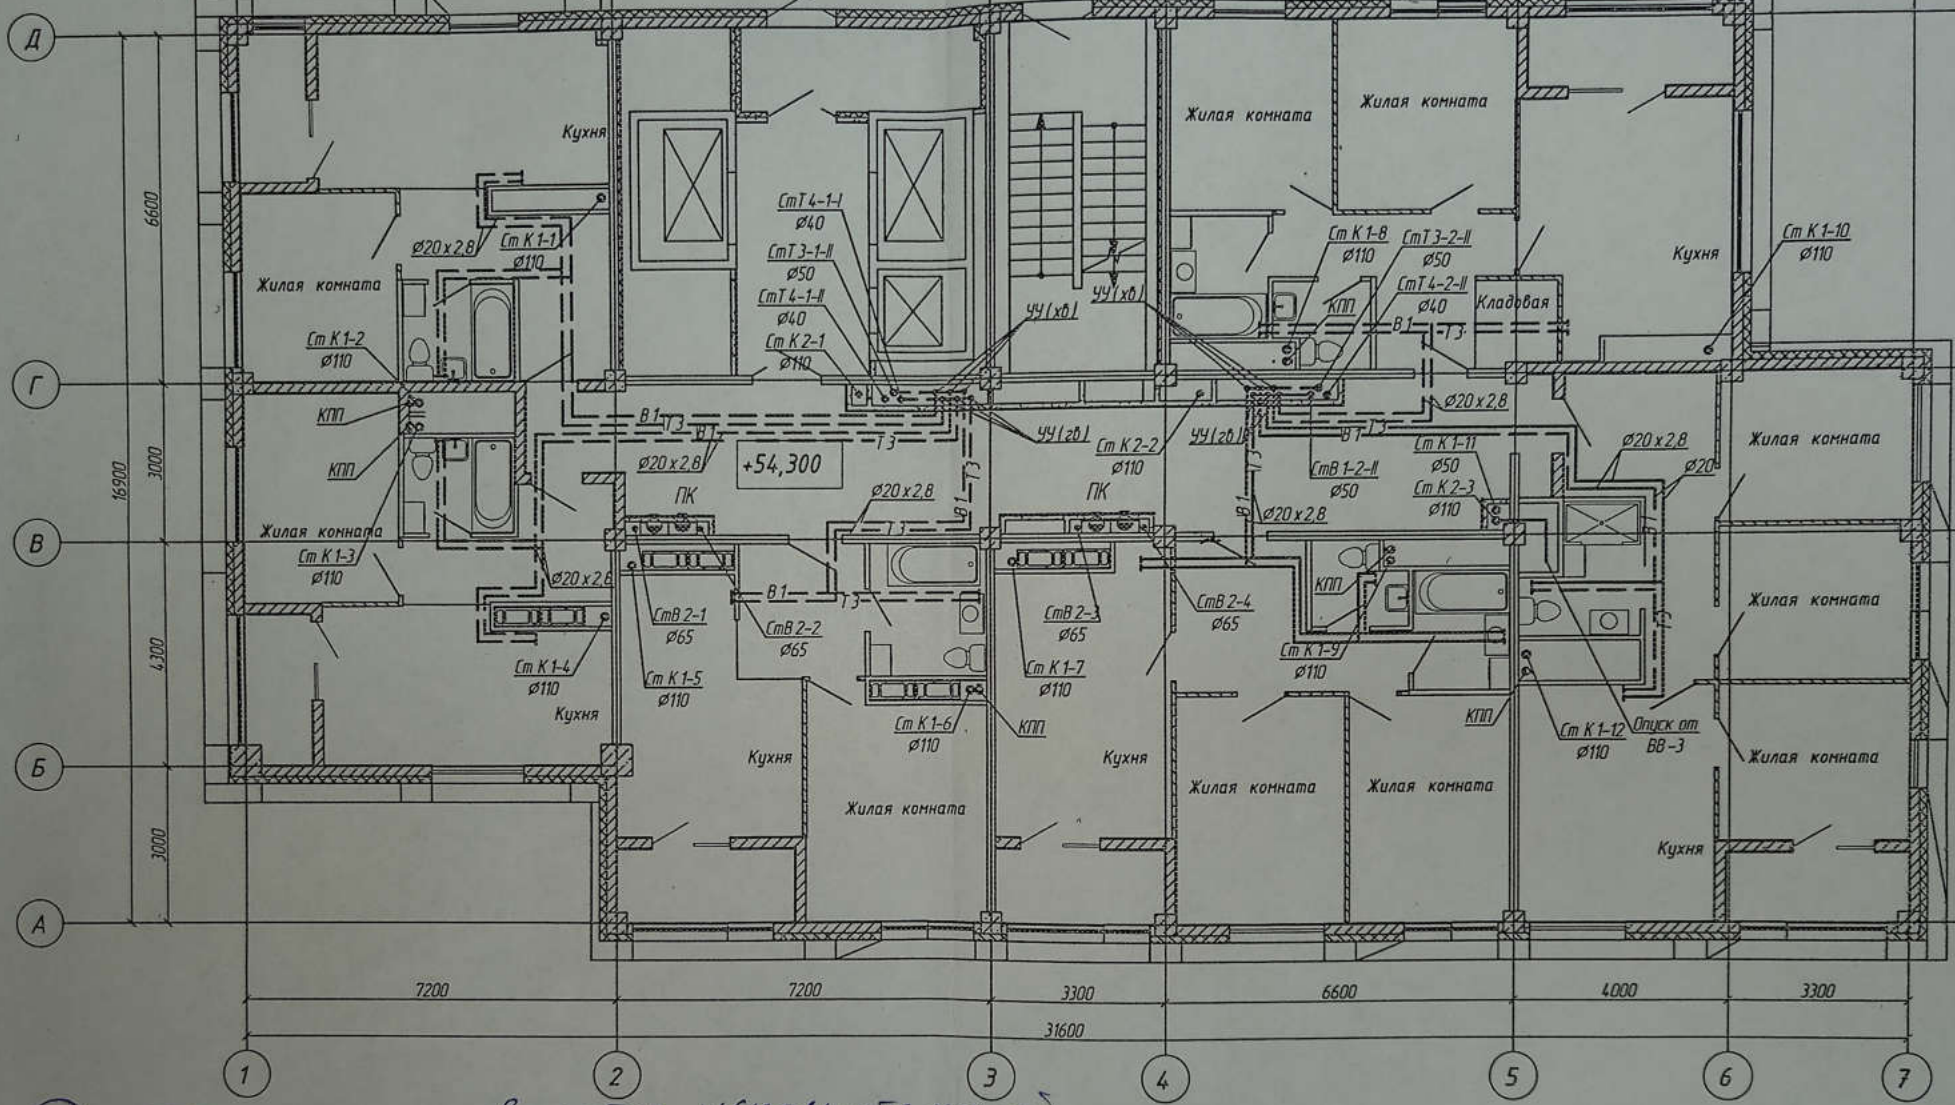


Внесены изменения в схему в связи с исполнением
заказчиком ООО «Теплоинформ-Сервис»
в соответствии с в.к. [подпись]
Проект Леонтьев А.В. [подпись]

Владелец инд. №
Подпись и дата
Инв. № подл.

4-19-1-ВК					
Жилой комплекс в квартале 05_08_020 по ул. Профсоюзная в Ворошиловском районе г. Волгограда					
1	-	Зан.	34-21	[подпись]	04.21
Изм.	Кал. уч.	Лист	№ док.	Подпись	Дата
Разработал	Гарбатенкова	[подпись]		04.21	
Проверил	Ярмошевич	[подпись]		04.21	
Утвердил	Шкурко	[подпись]		04.21	
И. контр.	Ярмошевич	[подпись]		04.21	
1 этап Жилой дом №1 Корректировка				Стация	Лист
				Р	9
План 19-го этажа с системами В1, В2, Т3, Т4, К1, К2				ООО «КЖ-ПРОЕКТ»	

План 20-го этажа с системами
В1, В2, Т3, Т4, К1, К2

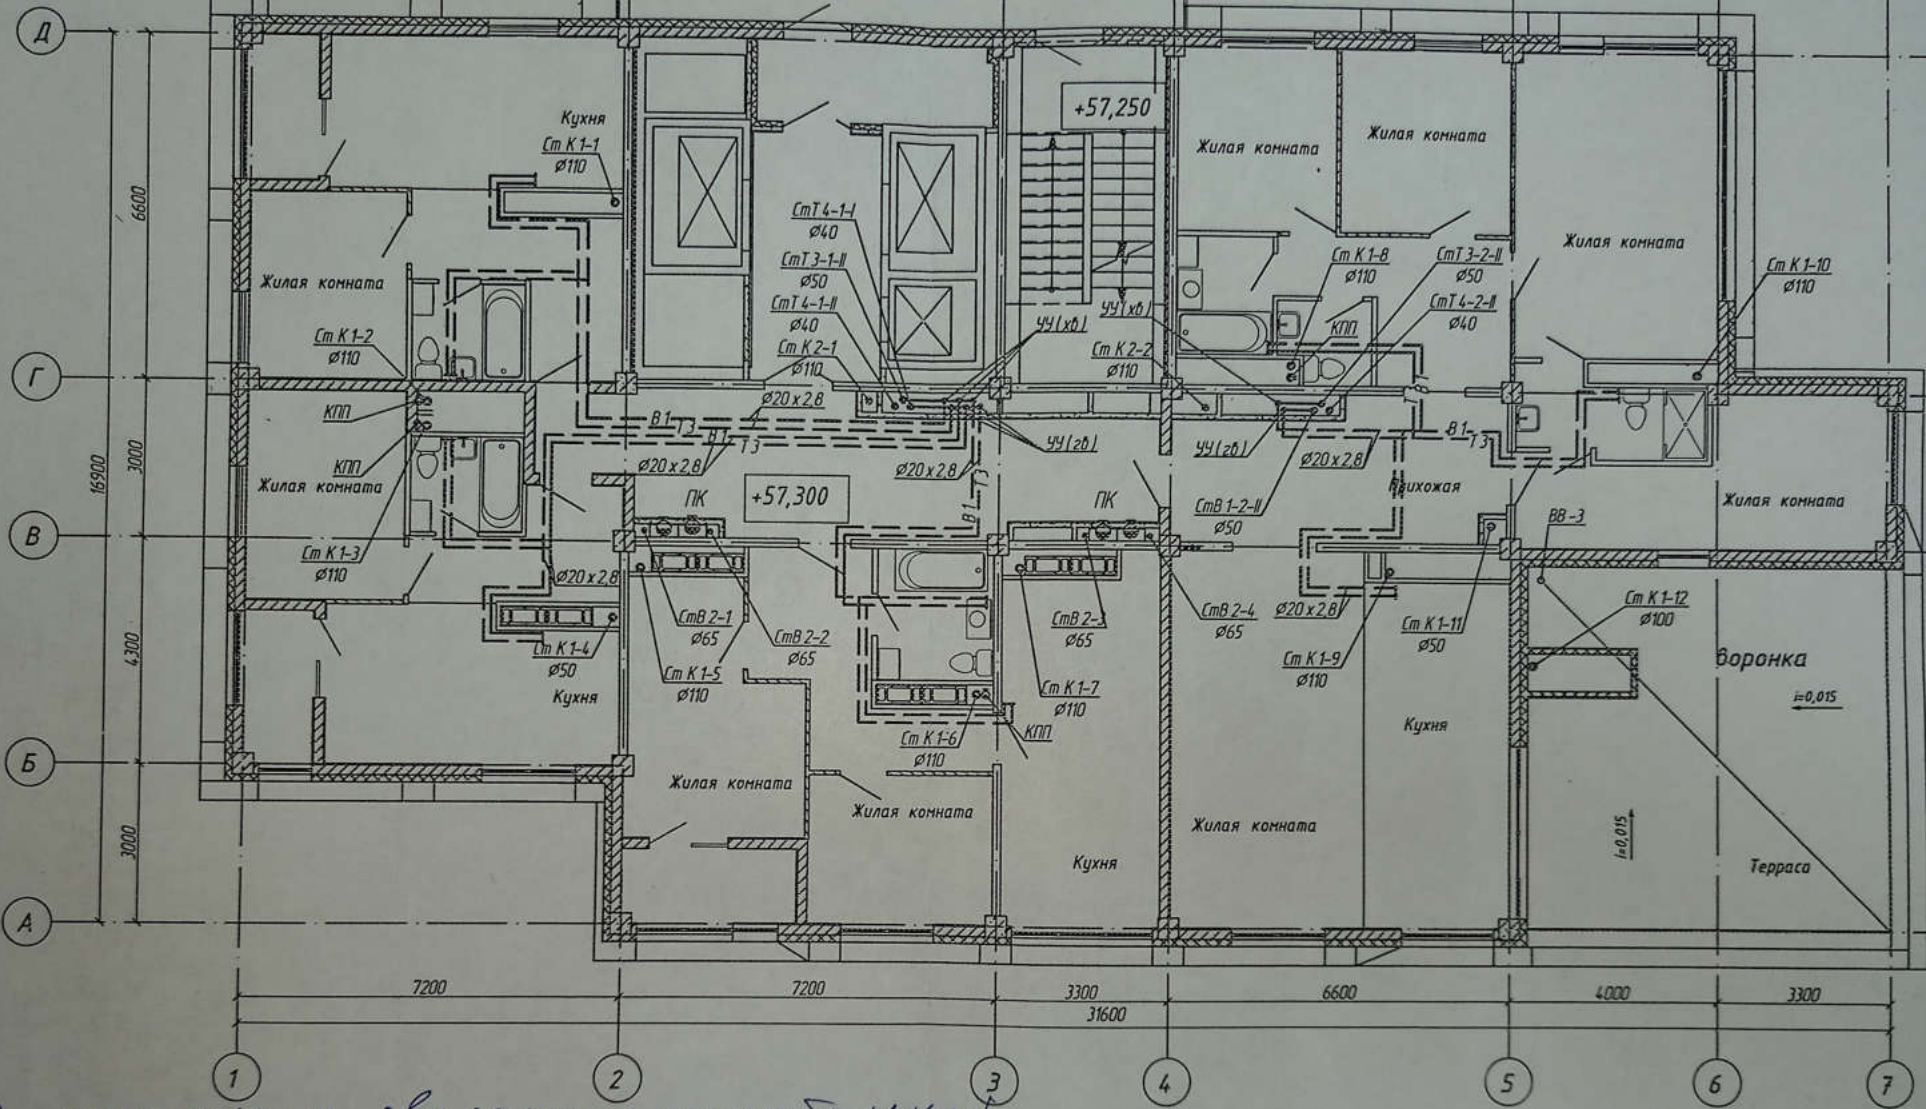


Данная схема является исполнительной
 Главным инженером ООО "Теплоинформ-Сервис"
 Демидов В.И.
 Проектировщик Леонтьев А.В.



4-19-1-ВК					
Жилый комплекс в квартале 05_08_020 по ул. Профсоюзная в Варшавском районе г. Волгограда					
1	-	Зам	34-21	04.21	
Изм.	Кол. уч.	Лист	№ док.	Подпись	Дата
Разработал	Гардатева	04.21			
Проверил	Ярмошечин	04.21			
Утвердил	Шкура	04.21			
И.контр.	Ярмошечин	04.21			
1 этап Жилый дом №1 Корректировка				Статус	Лист
				P	10
План 20-го этажа с системами В1, В2, Т3, Т4, К1, К2				ООО "КЖ-ПРОЕКТ"	

План 21-го этажа с системами
В1, В2, Т3, Т4, К1, К2

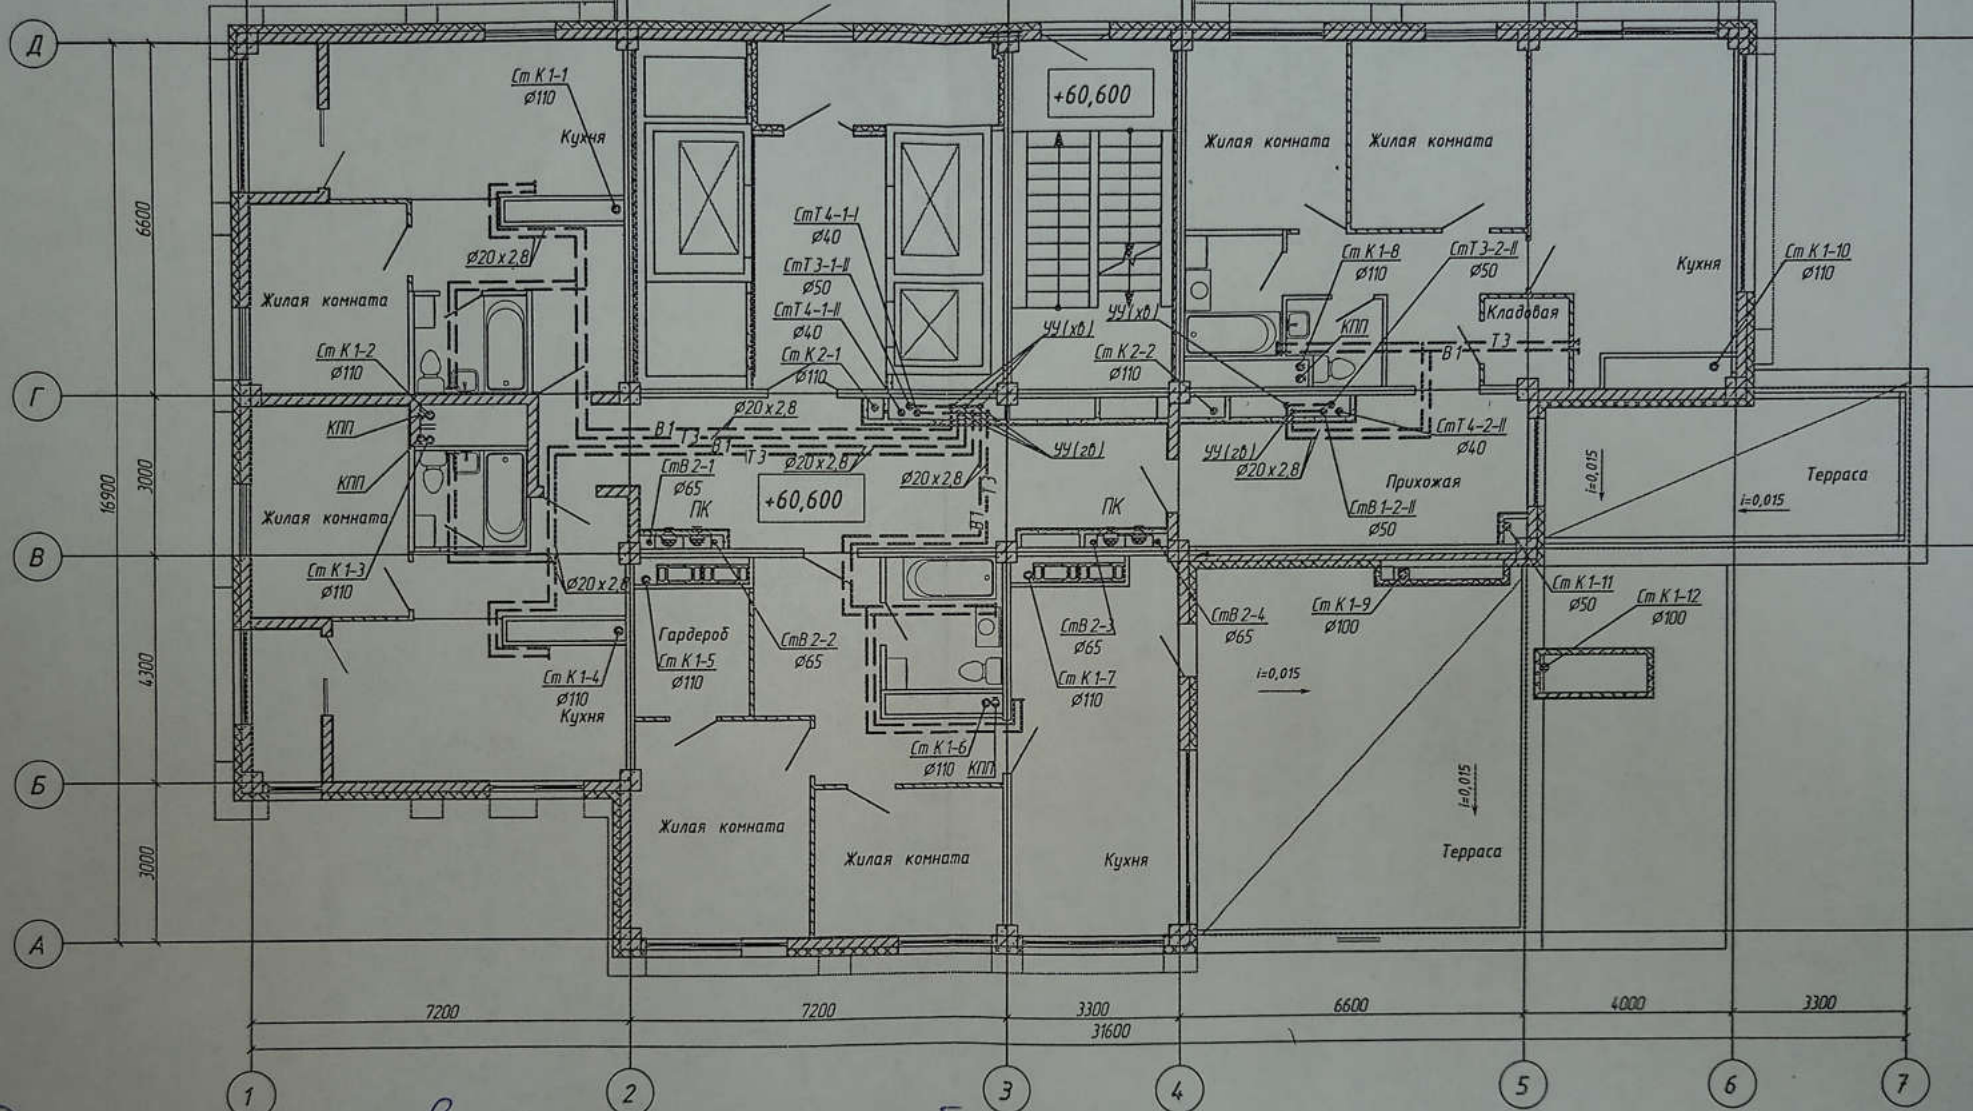


Документ является исполнительной
 Главным инженером ООО "Теплошоп-Сервис"
 Денисов А.Н. [Signature]
 Проект Леонтьев А.А. [Signature]



4-19-1-ВК					
Жилой комплекс в квартале 05_08_020 по ул. Профсоюзная в Ворошиловском районе г. Волгограда					
1	-	Зан.	34-21	[Signature]	04.21
Изм.	Кол.уч.	Лист	№ док	Подпись	Дата
Разработал		Гордатовская		[Signature]	04.21
Проверил		Ярмошевич		[Signature]	04.21
Утвердил		Шкирко		[Signature]	04.21
И.контр.		Ярмошевич		[Signature]	04.21
1 этаж. Жилой дом №1 «Корректировка»				Студия	Лист
				P	11
План 21-го этажа с системами В1, В2, Т3, Т4, К1, К2				ООО "КЖ-ПРОЕКТ"	

План 22-го этажа с системами
В1, В2, Т3, Т4, К1, К2

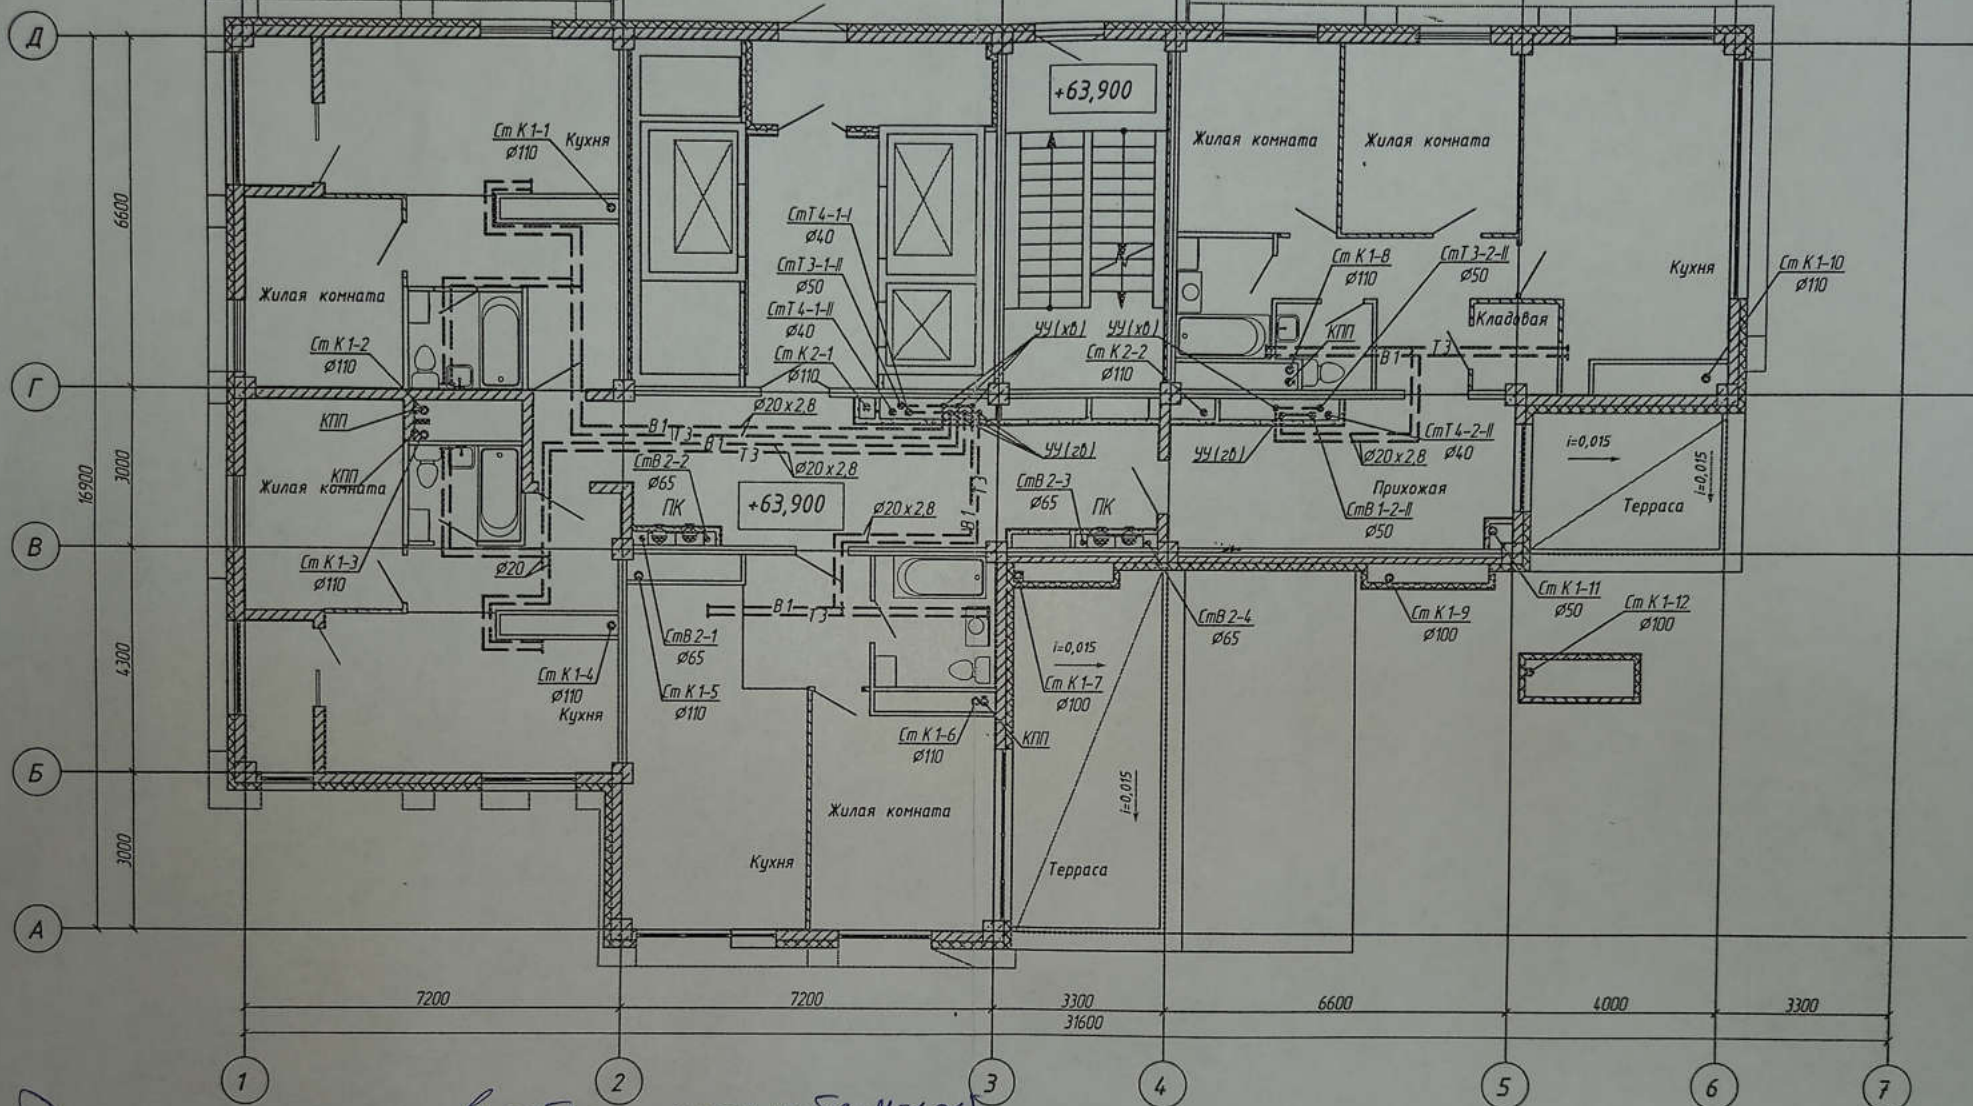


Возвращен шиб. №
Подпись и дата
Имя и фамилия

Данная схема является исполнительной
 Завершено инженером ООО "Теплоинжур-Сервис"
 Демидов Н. Н.
 Проект Леонидов А. В.



4-19-1-ВК					
Жилой комплекс в квартале 05_08_020 по ул. Профсоюзная в Ворошиловском районе г. Волгограда					
1	-	Зан.	34-21	Александр	04.21
Изн.	Кол.уч.	Лист	№ док	Подпись	Дата
Разработал		Горбатенко		Александр	04.21
Проверил		Ярмашевич		Александр	04.21
Утвердил		Шкуржа		Александр	04.21
Н.контр.		Ярмашевич		Александр	04.21
1 этап Жилой дом №1 Корректировка				Стадия	Лист
				P	12
План 22-го этажа с системами В1, В2, Т3, Т4, К1, К2				ООО "КЖ-ПРОЕКТ"	

План 23-го этажа с системами
В1, В2, Т3, Т4, К1, К2

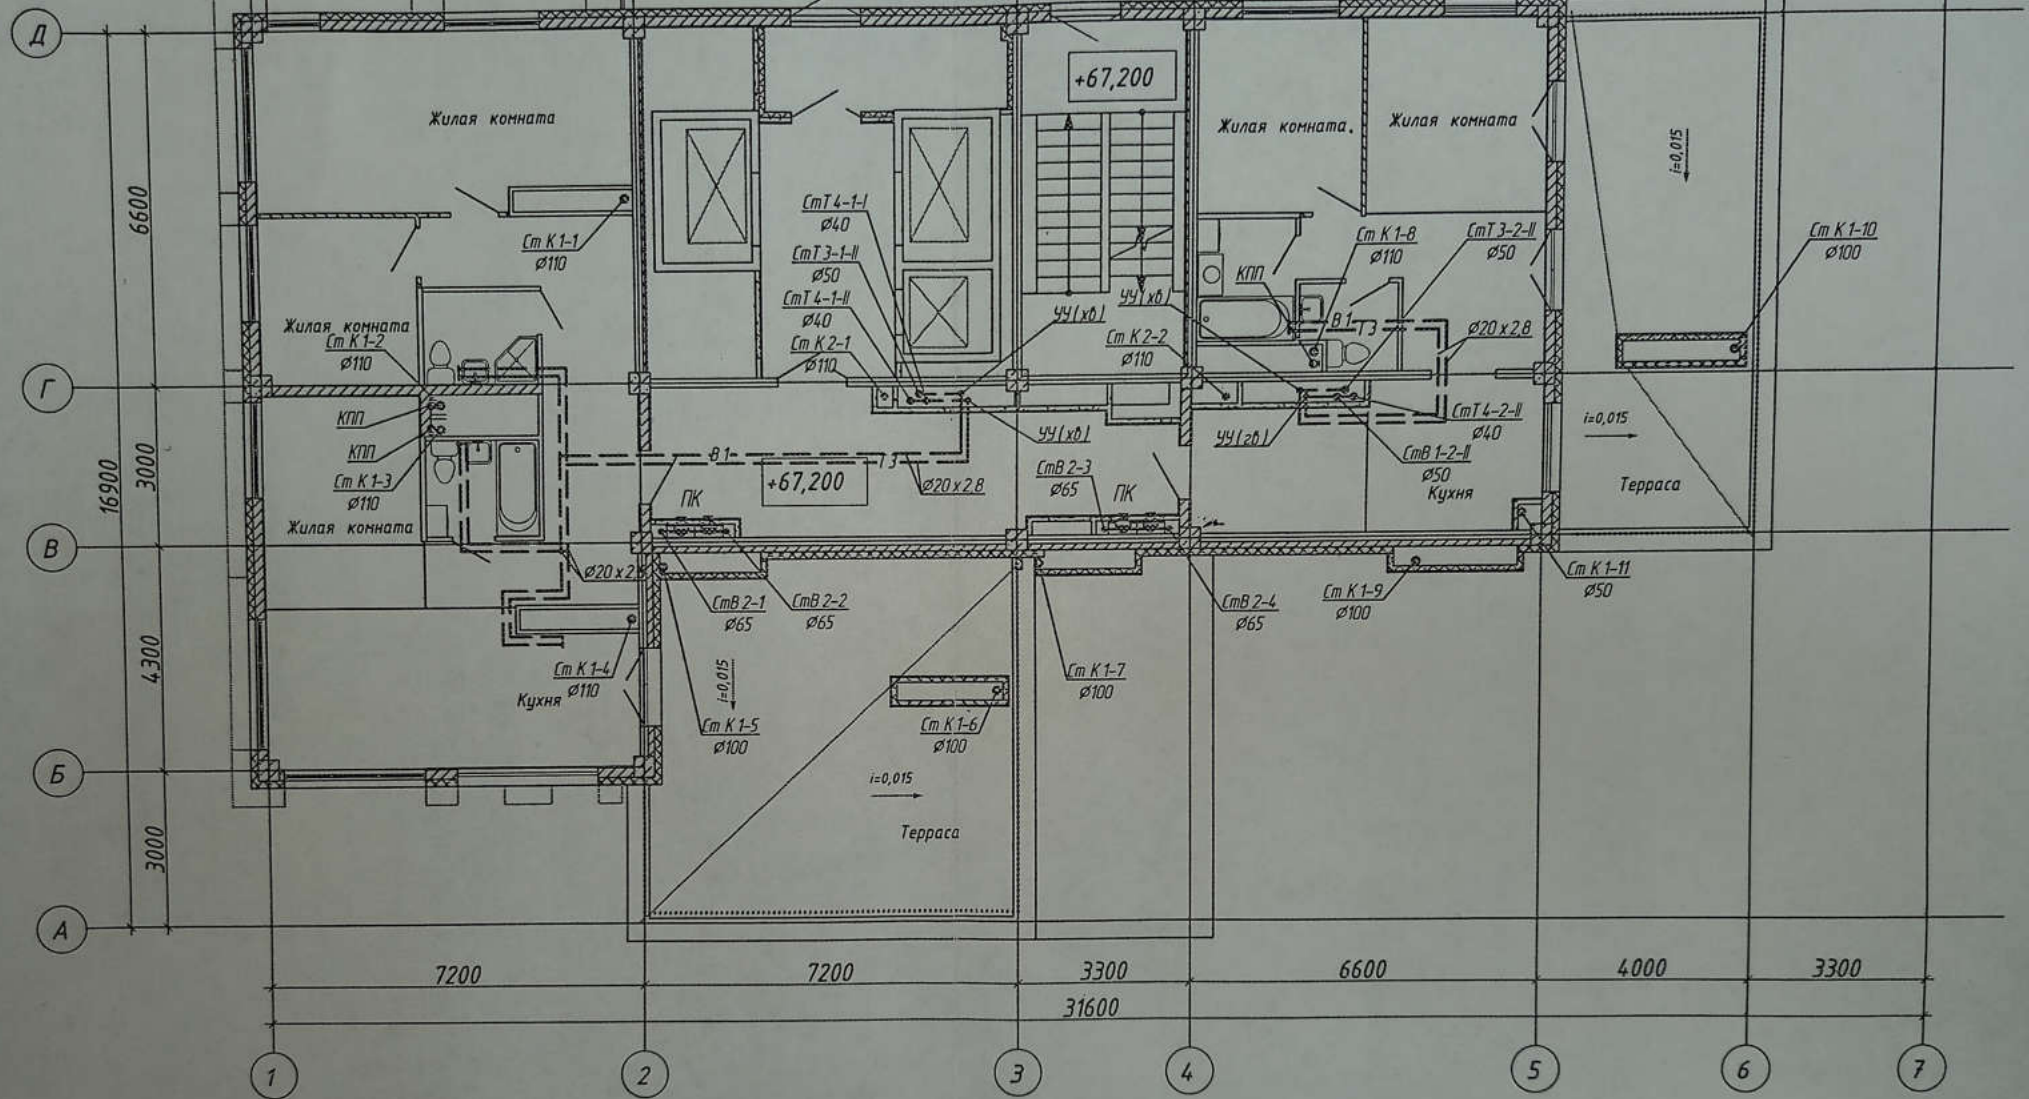

Вместе с №

Подпись и дата

Лично и печать

Данная схема является и
является интеллектуальной собственностью
Демидов В.Н.
Борис Леонидович А.В.



4-19-1-ВК					
Жилой комплекс в квартале 05_08_020 по ул. Профсоюзная в Ворошиловском районе г. Волгограда					
1	-	Зам.	34-21	<i>А.В. Демидов</i>	04.21
Изм.	Кол. уч.	Лист	№ док.	Подпись	Дата
Разработал		Горбатенкова		<i>Горбатенкова</i>	04.21
Проверил		Ярмошев		<i>Ярмошев</i>	04.21
Утвердил		Шкурко		<i>Шкурко</i>	04.21
И. контр.		Ярмошев		<i>Ярмошев</i>	04.21
1 этаж Жилой дом №1 Корректировка					
План 23-го этажа с системами В1, В2, Т3, Т4, К1, К2					
Стдия	Лист	Листов			
Р	13				
ООО "КЖ-ПРОЕКТ"					