


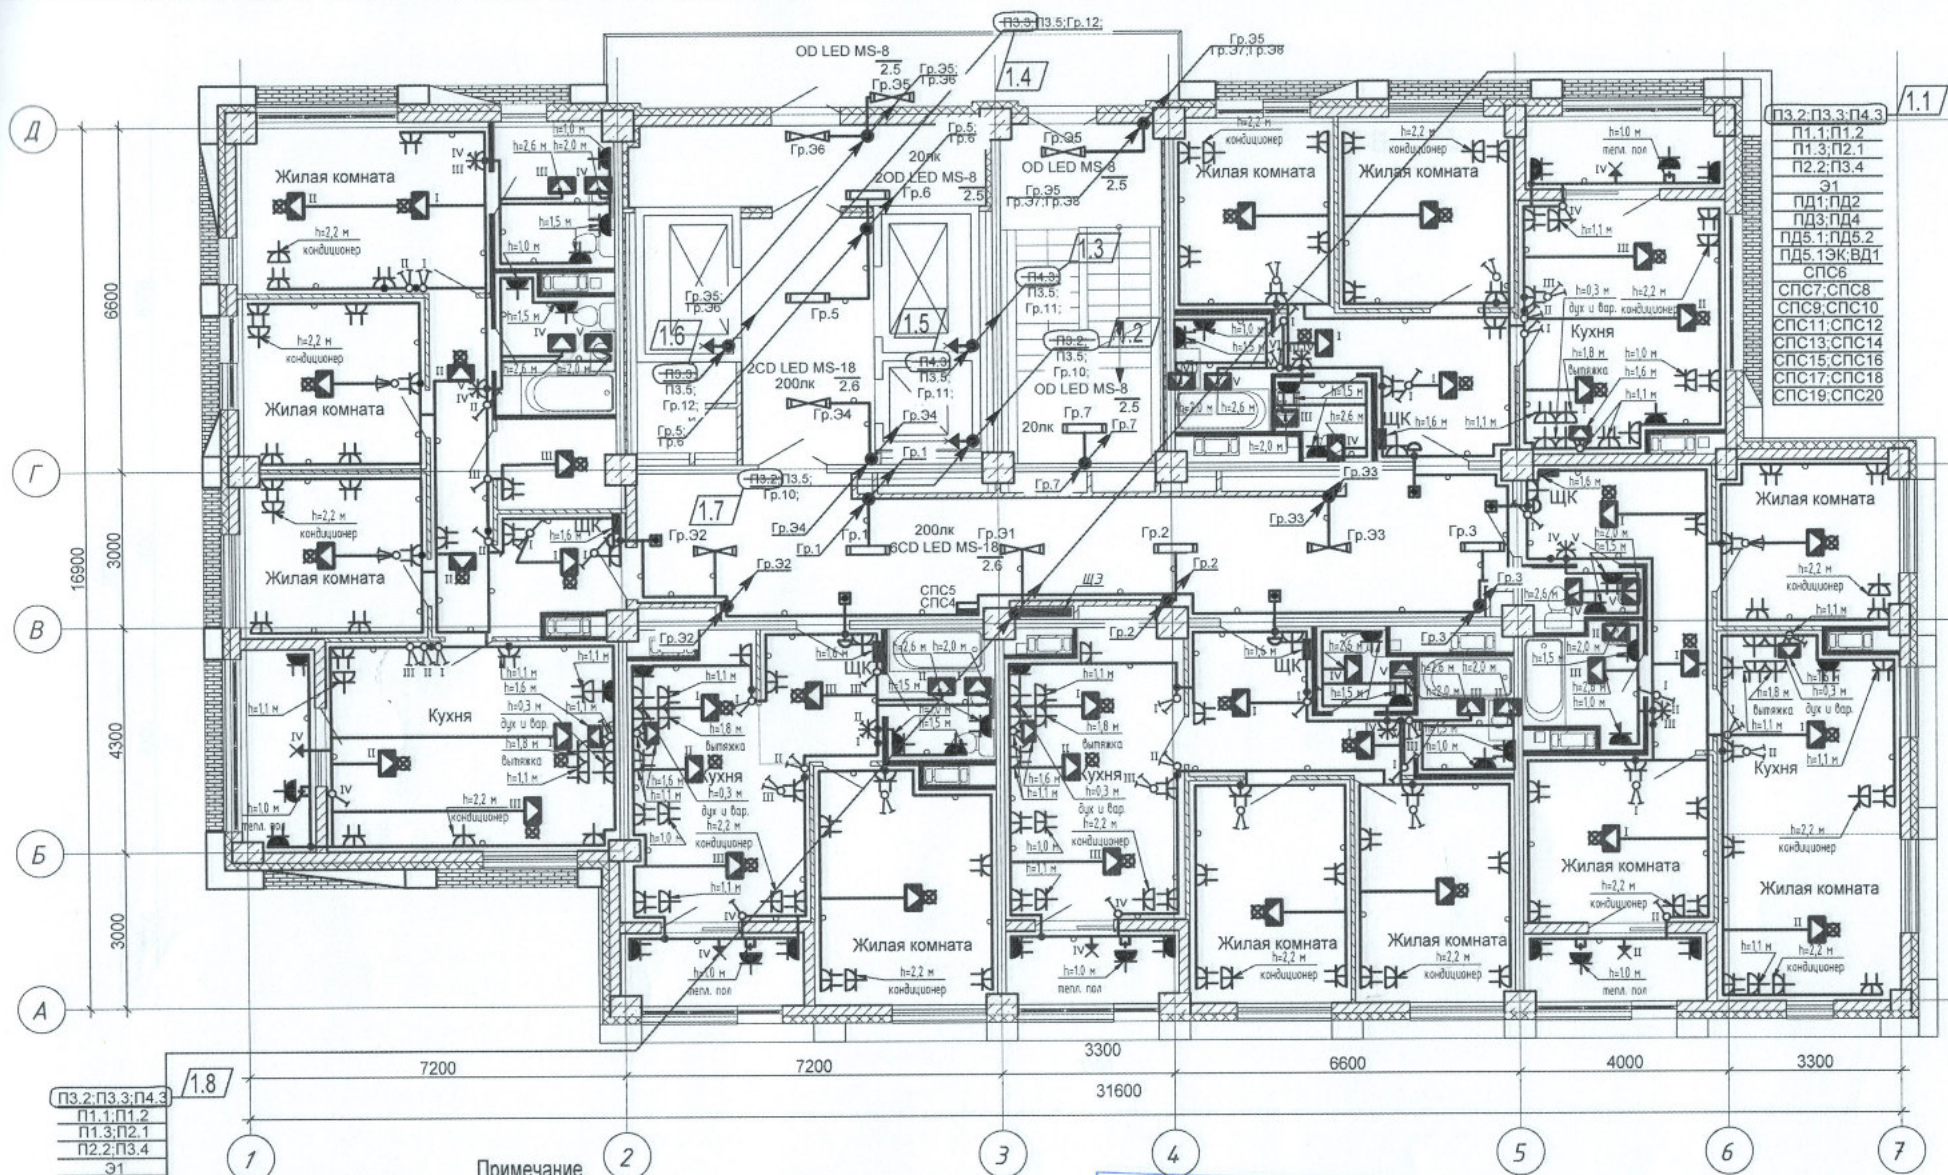

- 1.1
- п1.1, п1.2
 - п1.3, п2.1
 - п2.2, п3.4
 - Э1
 - пд1, пд2
 - пд3, пд4
 - пд5.1, пд5.2
 - пд5.13К, ВД1
 - СПС6
 - СПС7, СПС8
 - СПС9, СПС10
 - СПС11, СПС12
 - СПС13, СПС14
 - СПС15, СПС16
 - СПС17, СПС18
 - СПС19, СПС20

- 1.8
- п3.2, п3.3, п4.3
 - п1.1, п1.2
 - п1.3, п2.1
 - п2.2, п3.4
 - Э1
 - пд1, пд2
 - пд3, пд4
 - пд5.1, пд5.2
 - пд5.13К, ВД1
 - СПС4
 - СПС5, СПС6
 - СПС7, СПС8
 - СПС9, СПС10
 - СПС11, СПС12
 - СПС13, СПС14
 - СПС15, СПС16
 - СПС17, СПС18
 - СПС19, СПС20

Примечание

1. Сети электрооборудования выполнить кабелем марки ВВГнг LS, прокладываемым скрыто в ПВХ трубе по стоякам, в стяжке пола и в стене.
2. Исключить совместную прокладку проводов и кабелей групповых линий рабочего освещения с групповыми линиями освещения безопасности и эвакуационного освещения.
3. Высота установки выключателей - $h=900$ мм от уровня чистого пола, розеток - $h=300$ мм.
4. Расстояние от дверного проема или края откоса до центра выключателей и дверного звонка - 150 мм.
5. В местах прокладки кабеля по диафрагме выполнить штрабу глубиной не превышающую 20 мм.
6. В местах прокладки кабеля по ригелю выполнить штрабу глубиной не превышающую 15 мм.

ООО «Специализированный застройщик»			
«Получатель»			
«Пром. водост.»			
«РАБОТ»			
1	8	01.01.2022	02.22
Изм.	Кол.уч.	Лист	Недок.
Разработал	Кордубан	05.21	
Проверил	Ярмошевич	05.21	
Утвердил	Шкурко	05.21	
Н.контр.	Ярмошевич	05.21	

4-19-2-30М

Жилой комплекс в квартале 05_08_020 по ул. Профсоюзная в Ворошиловском районе г. Волгограда. (2-й этап - Жилые дома №2, №5, №6, №7 и надземная автостоянка с пристроенным административно-офисным зданием).

Этап 2.1-Жилой дом №2

План 4 этажа.
Электрооборудование.

Стадия	Лист	Листов
Р	19	

ООО «КЖ-ПРОЕКТ»