


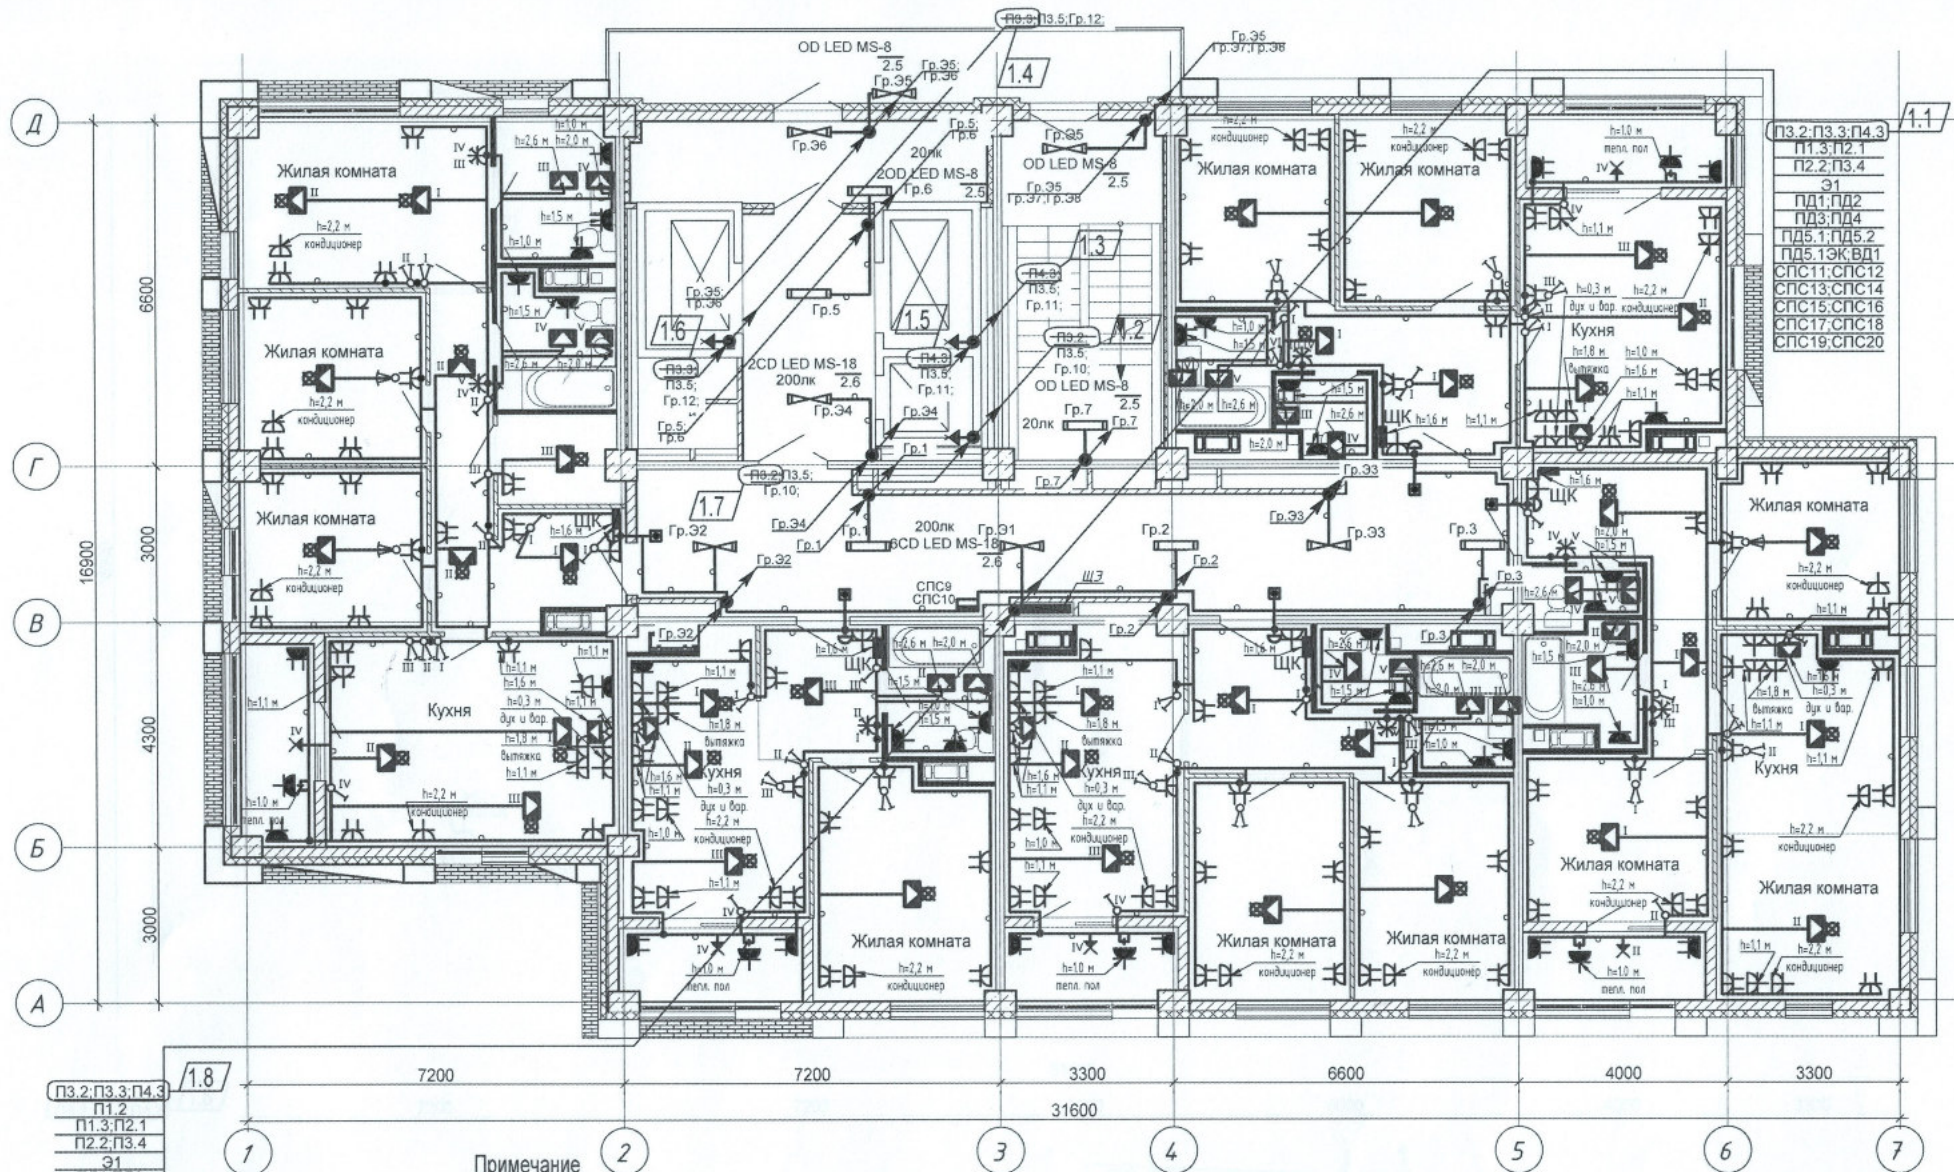

ПЗ.2.ПЗ.3.ПЗ.4
П1.2
П1.3.П2.1
П2.2.ПЗ.4
Э1
ПД1.ПД2
ПД3.ПД4
ПД5.1.ПД5.2
ПД5.1ЭК.ВД1
СПС9.СПС10
СПС11.СПС12
СПС13.СПС14
СПС15.СПС16
СПС17.СПС18
СПС19.СПС20

Примечание

1. Сети электрооборудования выполнить кабелем марки ВВГнг LS, прокладываемым скрыто в ПВХ трубе по стоякам, в стяжке пола и в стене.
2. Исключить совместную прокладку проводов и кабелей групповых линий рабочего освещения с групповыми линиями освещения безопасности и эвакуационного освещения.
3. Высота установки выключателей - $h=900\text{ мм}$ от уровня чистого пола, розеток - $h=300\text{ мм}$.
4. Расстояние от дверного проема или края откоса до центра выключателей и дверного звонка - 150 мм .
5. В местах прокладки кабеля по диафрагме выполнить штрабу глубиной не превышающую 20 мм .
6. В местах прокладки кабеля по ригелю выполнить штрабу глубиной не превышающую 15 мм .

ООО «Специализированный застройщик» «Горбатенкова» КВАРТИРНО-СТРОИТЕЛЬНЫЙ КОМПЛЕКС					4-19-2-30М				
1	8	-	35-22	02.22	Жилой комплекс в квартале 05_08_020 по ул. Профсоюзная в Ворошиловском районе г.Волгограда. (2-й этап- Жилые дома №2, №5, №6, №7 и надземная автостоянка с пристроенным административно-офисным зданием).				
Изм.	Кол.уч.	Лист	Надоч.	Подпись					Дата
Разработал	Кордубан			05.21	Этап 2.1-Жилой дом №2		Стадия	Лист	Листов
Проверил	Ярмошевич			05.21			Р	25	
					План 10 этажа. Электрооборудование.		 ООО "ЮК-ПРОЕКТ"		
Утвердил	Шкурко			05.21					
Н.контр.	Ярмошевич			05.21					