


Инф. и подл.	Подпись и дата		Взам. инб. N		Согласовано		Согласовано	
	ЗОМ		ВК		Матус		КР	
	Горбальникова		Савина		05.21		05.21	
	Кордубан		05.21		05.21		05.21	

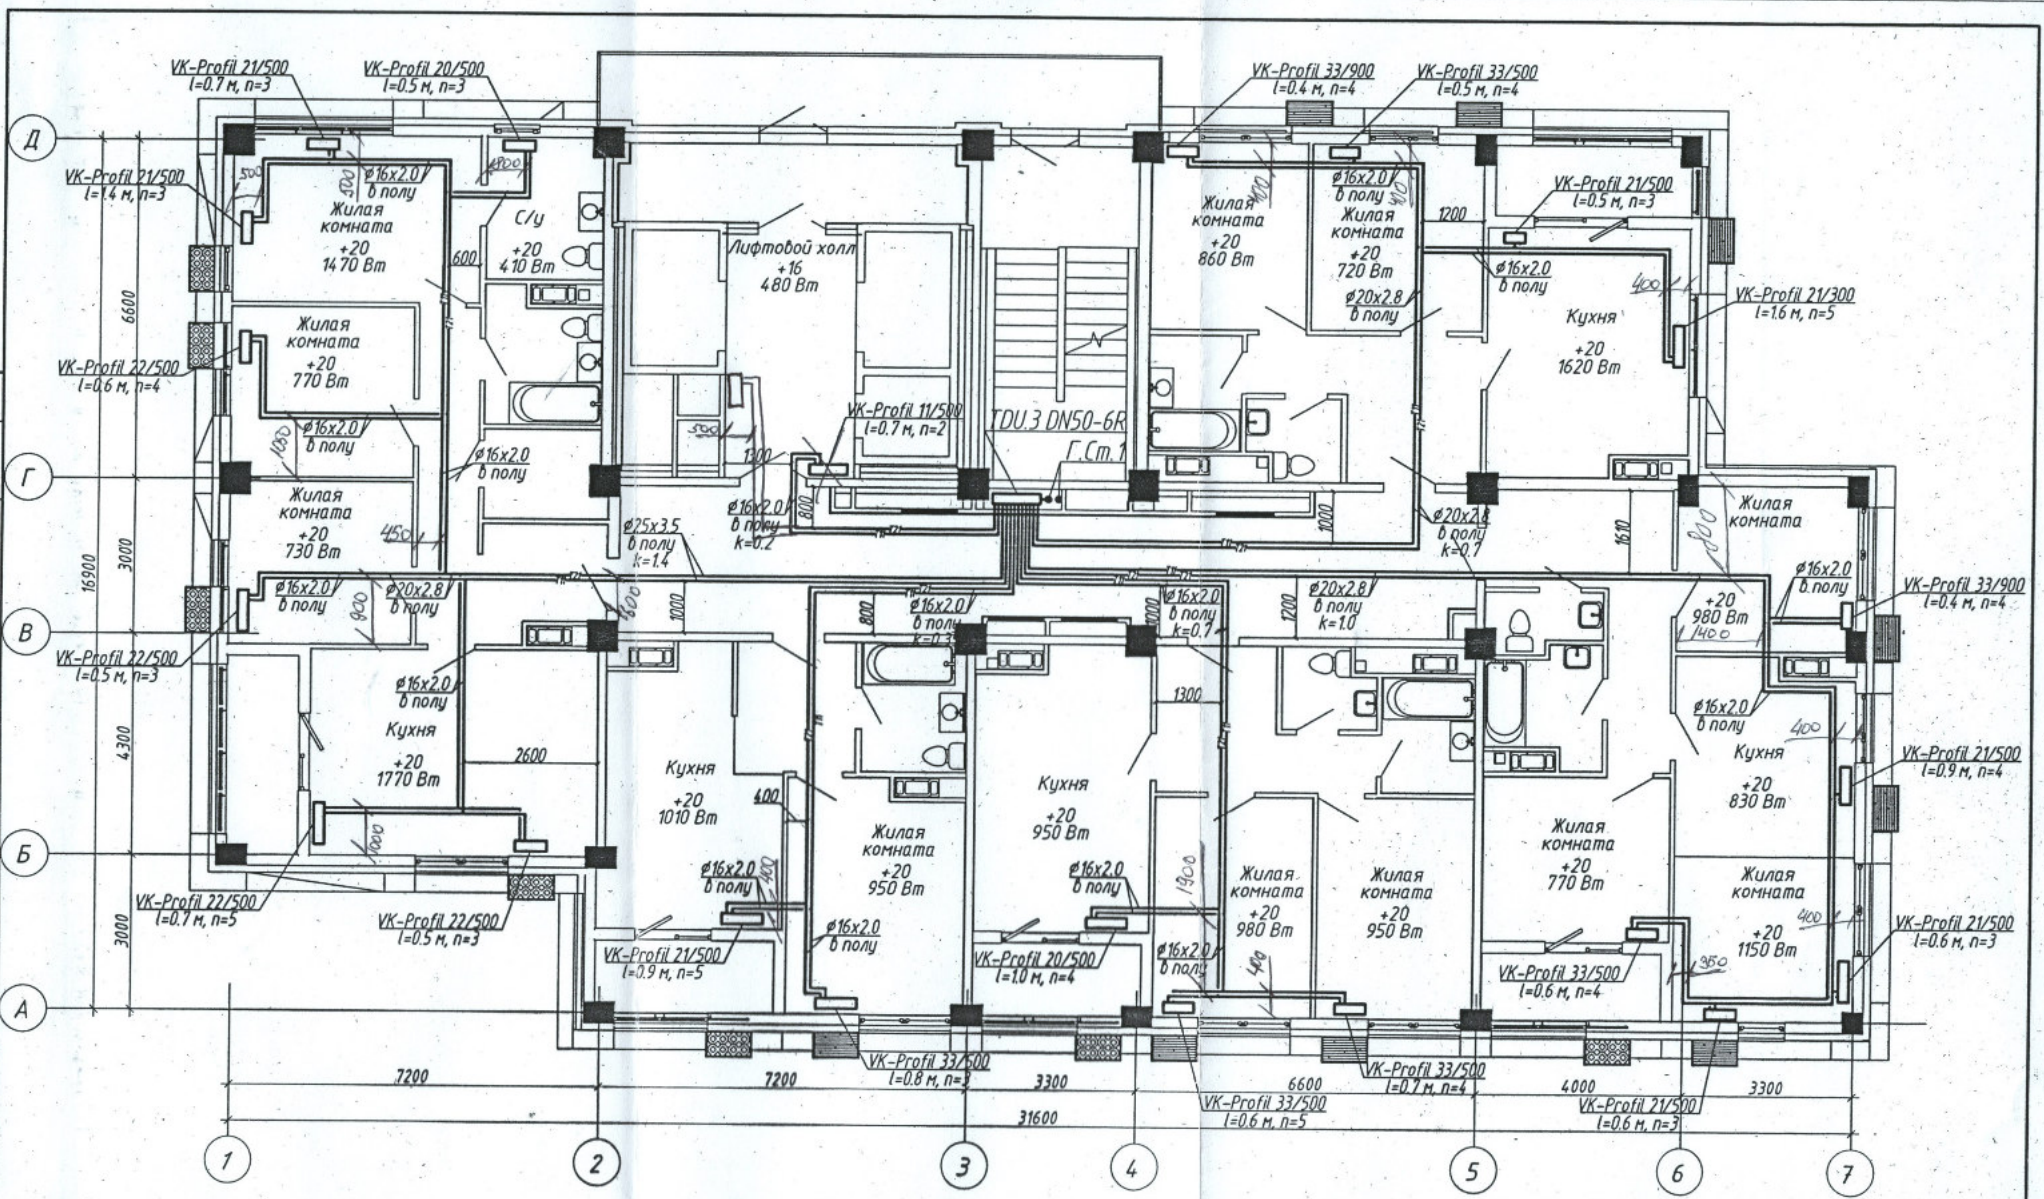

Данная схема является исполнительной
 Главный инженер ООО «Теплоинтер-Сервис»
 Денисов В.Н.



1. Строительная часть показана условно;
2. Условные обозначения см. лист 1;
3. Узлы обвязки отопительных приборов см. лист 11;
4. n - настройка клапанов термостатических;
5. k - настройка клапанов ручных балансировочных MNT;
6. Пластиковые трубопроводы в конструкции пола прокладываются в пещеле.

						4-19-2-0B			
1	-	Зам.	308-21		01.22	Жилой комплекс в квартале 05_08_020 по ул. Профсоюзная в Ворошиловском районе г. Волгограда. (2-й этап - жилые дома №2, №5, №6, №7 и наземная автостоянка с пристроенным административно-офисным зданием)			
Изм.	Колуч	Лист	№ док.	Подпись	Дата	Этап 2.1 - Жилой дом №2	Стадия	Лист	Листов
Разработал	Аутко				05.21		P	15	
Проверил	Ярмошечич				05.21				
Утвердил	Шкурко				05.21	Отопление. План 12 этажа		ООО "КЖ-ПРОЕКТ"	
Н.Контр.	Ярмошечич				05.21				