


Инф. и подл.	Подпись и дата	Взам. инд. N	СОГЛАСОВАНО:				СОГЛАСОВАНО:			
			АР	Матус	10.05.21	10.05.21	КР	Коховец	10.05.21	10.05.21
			ВК	Горбальникова	10.05.21	10.05.21				
			ЗОМ	Кордубан	10.05.21	10.05.21				

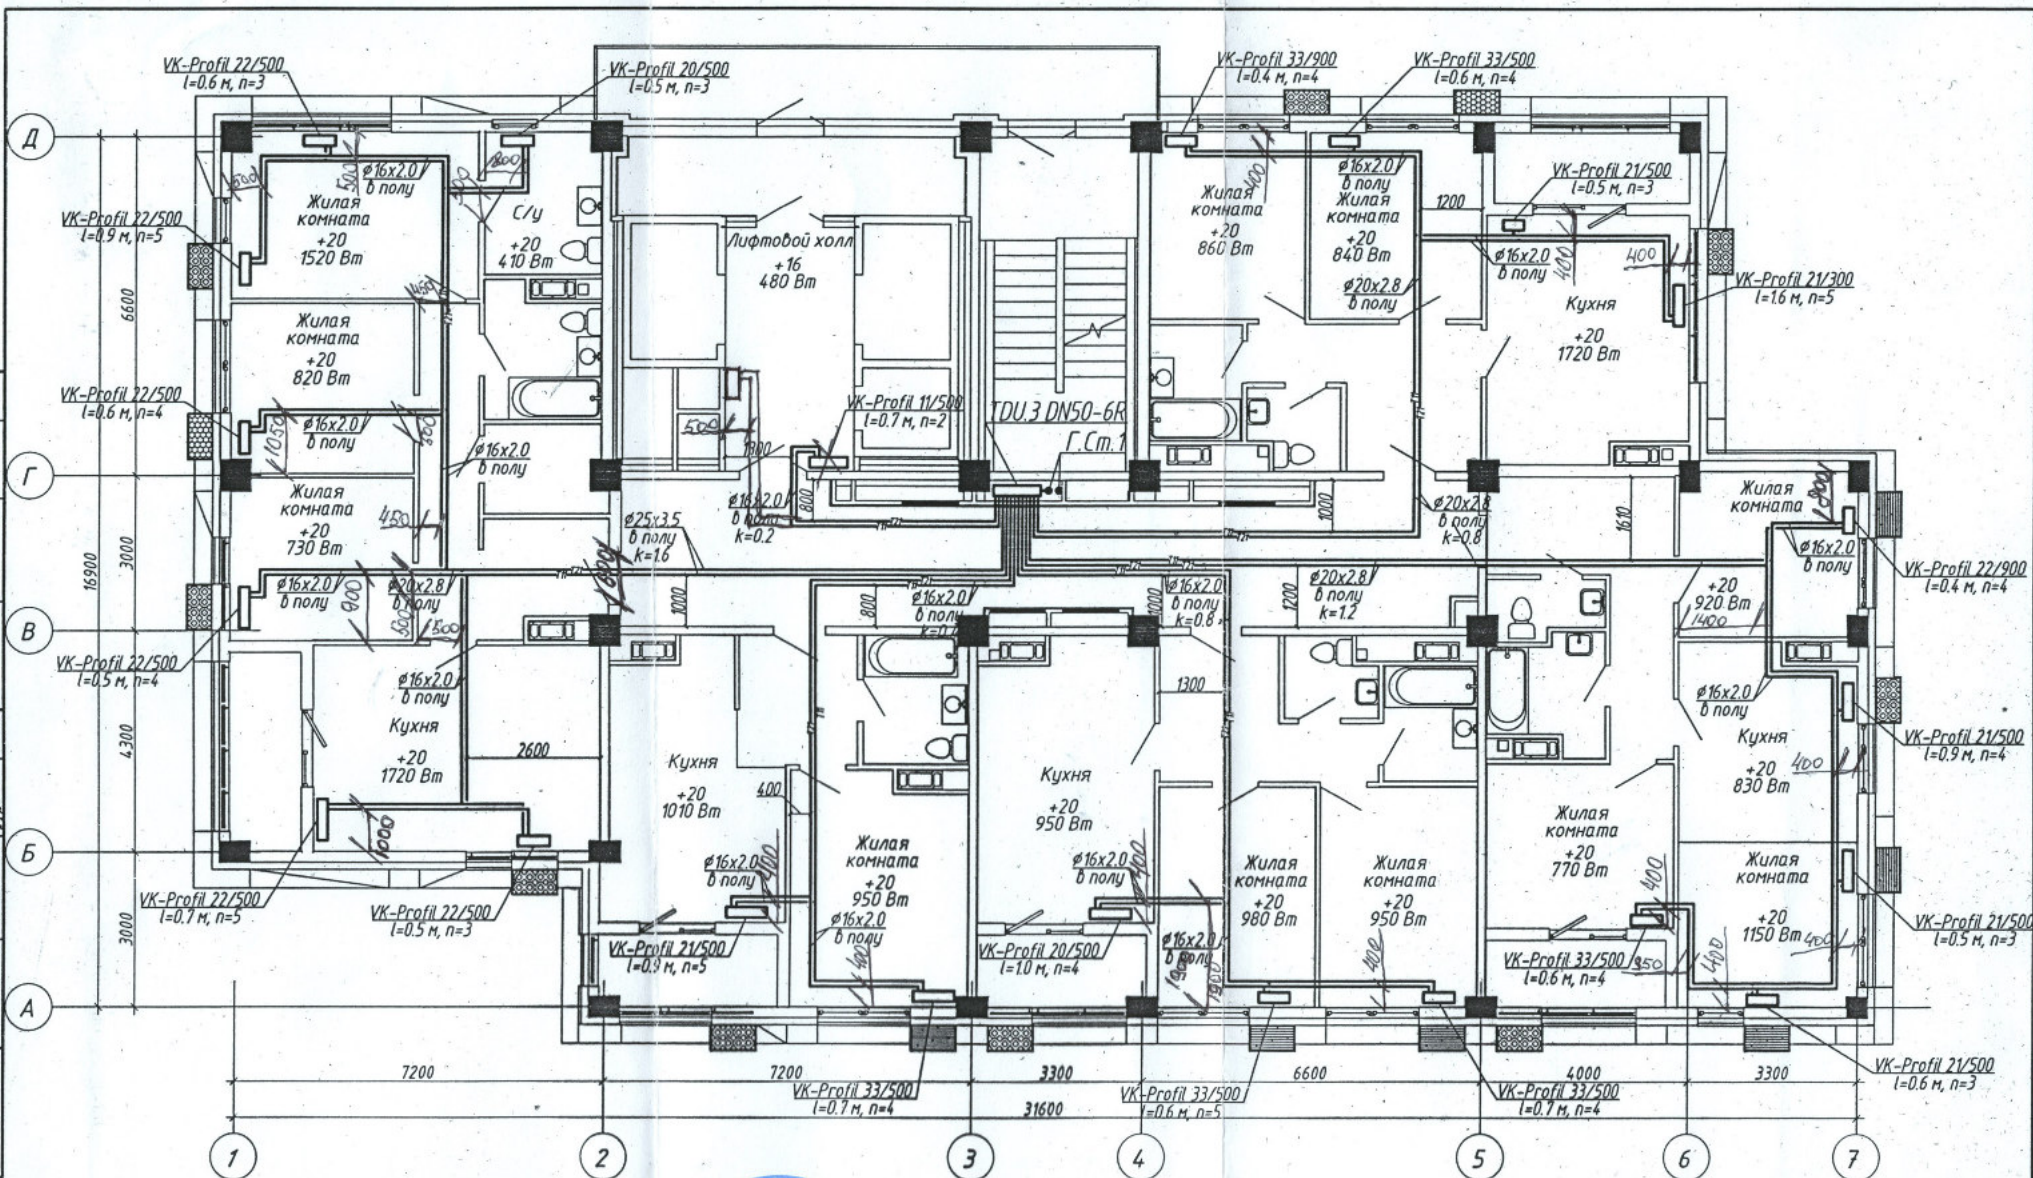

Данная схема является исполнительной
Главный инженер ООО «Теплоимпорт-Сервис»
Денисов В.Н.

1. Строительная часть показана условно;
2. Условные обозначения см. лист 1;
3. Узлы обвязки отопительных приборов см. лист 37;
4. п - настройка клапанов термостатических;
5. k - настройка клапанов ручных балансировочных MNT;
6. Пластиковые трубопроводы в конструкции пола прокладываются в пещеле.

						4-19-2-ОВ			
						Жилой комплекс в квартале 05_08_020 по ул. Профсоюзная в Ворошиловском районе г. Волгограда. (2-й этап - жилые дома №2, №5, №6, №7 и наземная адмостоянка с пристроенным административно-офисным зданием)			
1	-	Зам.	308-21	01.22		Этап 2.1 - Жилой дом №2	Стадия	Лист	Листов
Изм.	Колуч	Лист	№ док.	Подпись					
Разработал	Аутко			05.21					
Проверил	Ярмашевич			05.21					
							Р	9	
Утвердил	Шкурко			05.21		Отопление. План 6 этажа		ООО "КЖ-ПРОЕКТ"	
Н.Контр.	Ярмашевич			05.21					