


			СОГЛАСОВАНО:		СОГЛАС АНО.	
Инф. N подл.	Подпись и дата	Взам. инф. N	АР	Матус	05.21	КР
			ВК	Горбатенко	05.21	Кохобец
			ЭОМ	Кордубан	05.21	
						05.21

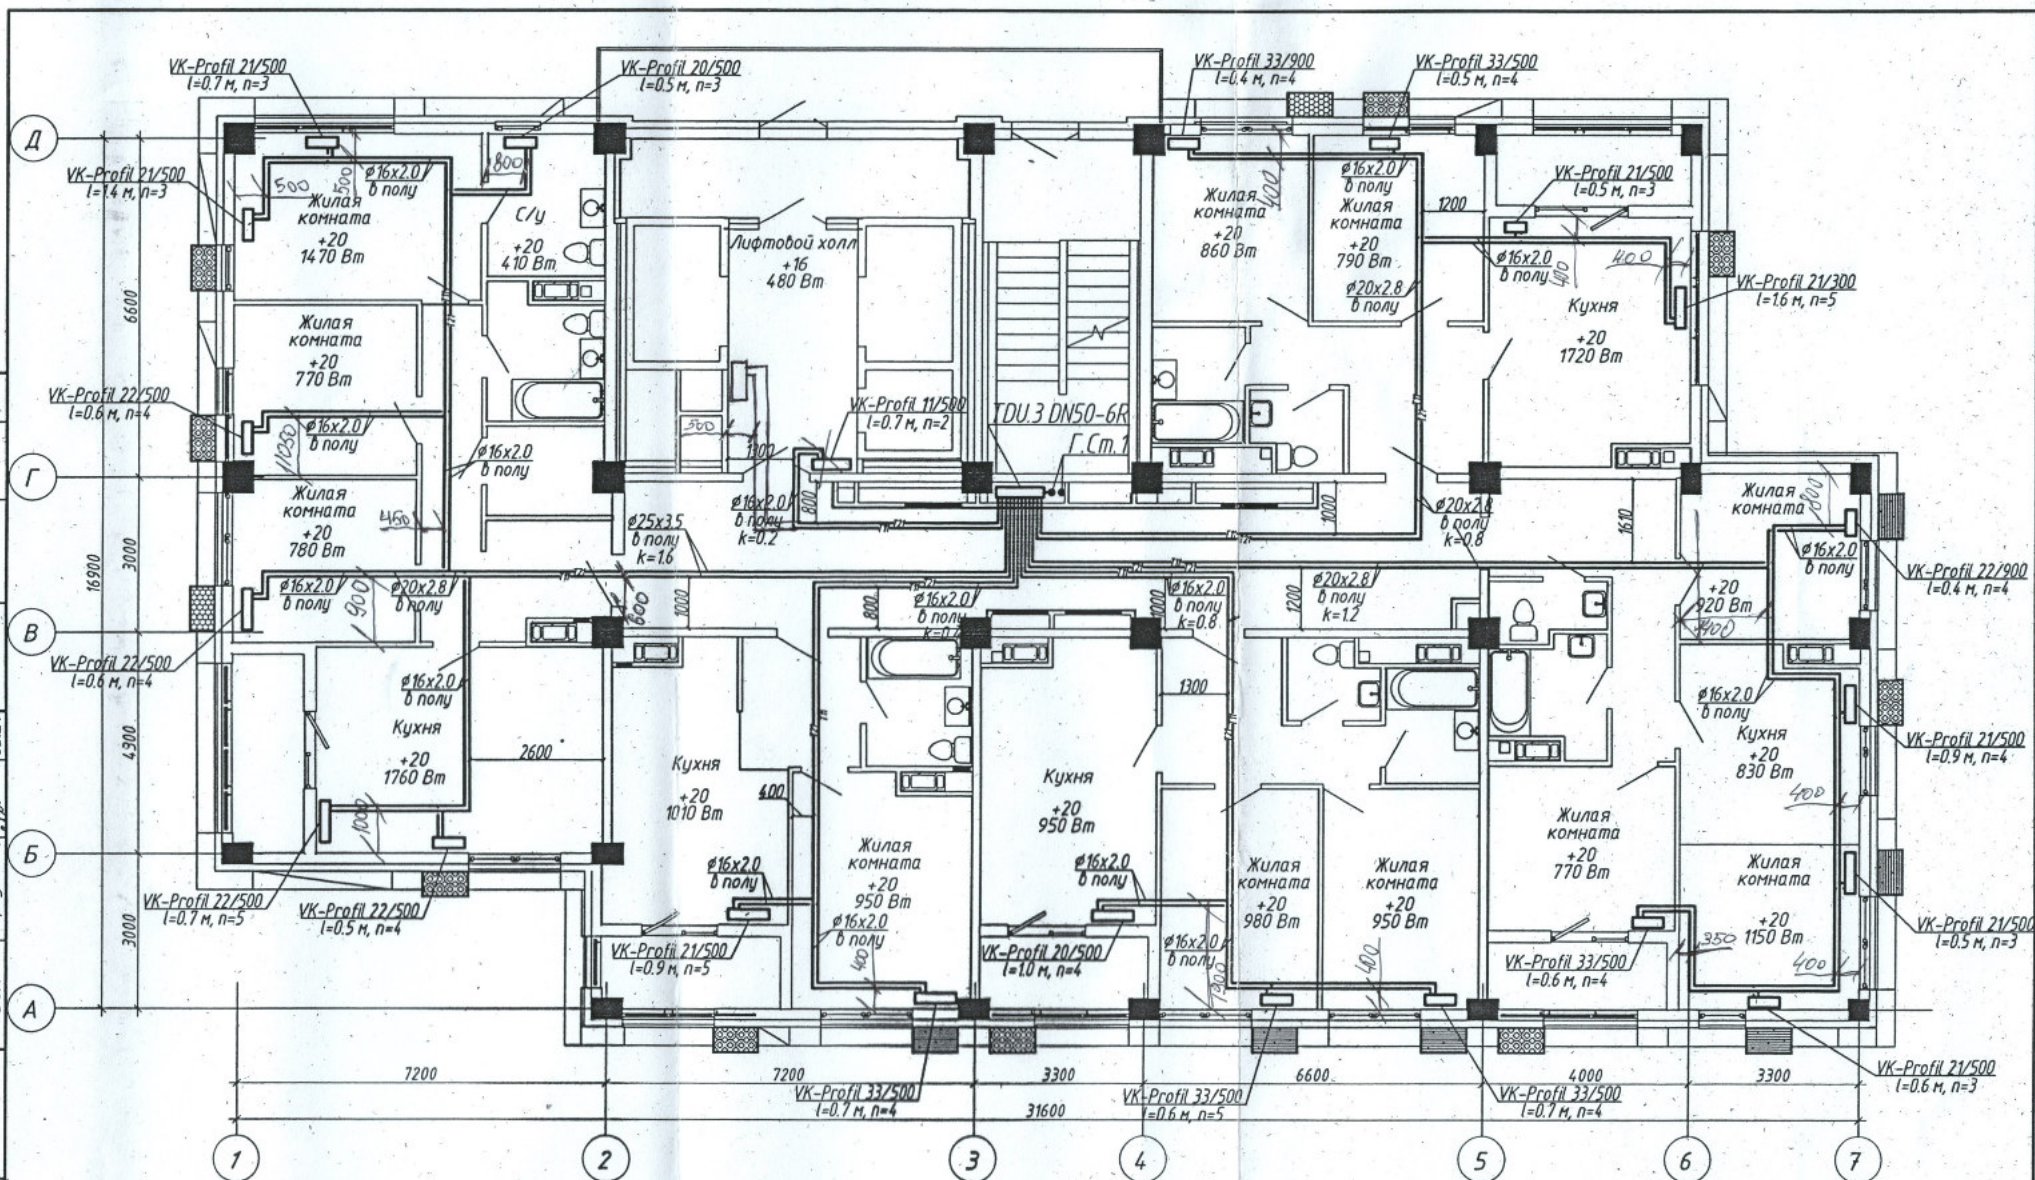

Данная схема является исполнительной
Главный инженер ООО «Теплоимпорт-Сервис»
Денисов В.Н.



1. Строительная часть показана условно;
2. Условные обозначения см. лист 1;
3. Узлы обвязки отопительных приборов см. лист 37;
4. п - настройка клапанов термостатических;
5. к - настройка клапанов ручных балансировочных МНТ;
6. Пластиковые трубопроводы в конструкции пола прокладываются в пещеле.

					4-19-2-0В			
					Жилой комплекс в квартале 05_08_020 по ул. Профсоюзная в Ворошиловском районе г. Волгограда. (2-й этап - жилые дома №2, №5, №6, №7 и наземная адмстоянка с пристроенным административно-офисным зданием)			
1	-	Зам.	308-21	01.22	Этап 2.1 - Жилой дом №2	Стадия	Лист	Листов
Изм.	Колуч	Лист	№ док.	Подпись		Р	11	
Разработал	Аутка			05.21				
Проверил	Ярмошевич			05.21				
Утвердил	Шкурко			05.21	Отопление. План 8 этажа		ООО "КЖ-ПРОЕКТ"	
Н.Контр.	Ярмошевич			05.21				