


План 2-12-го этажа с системами
В1, В2, Т3, Т4, К1, К2

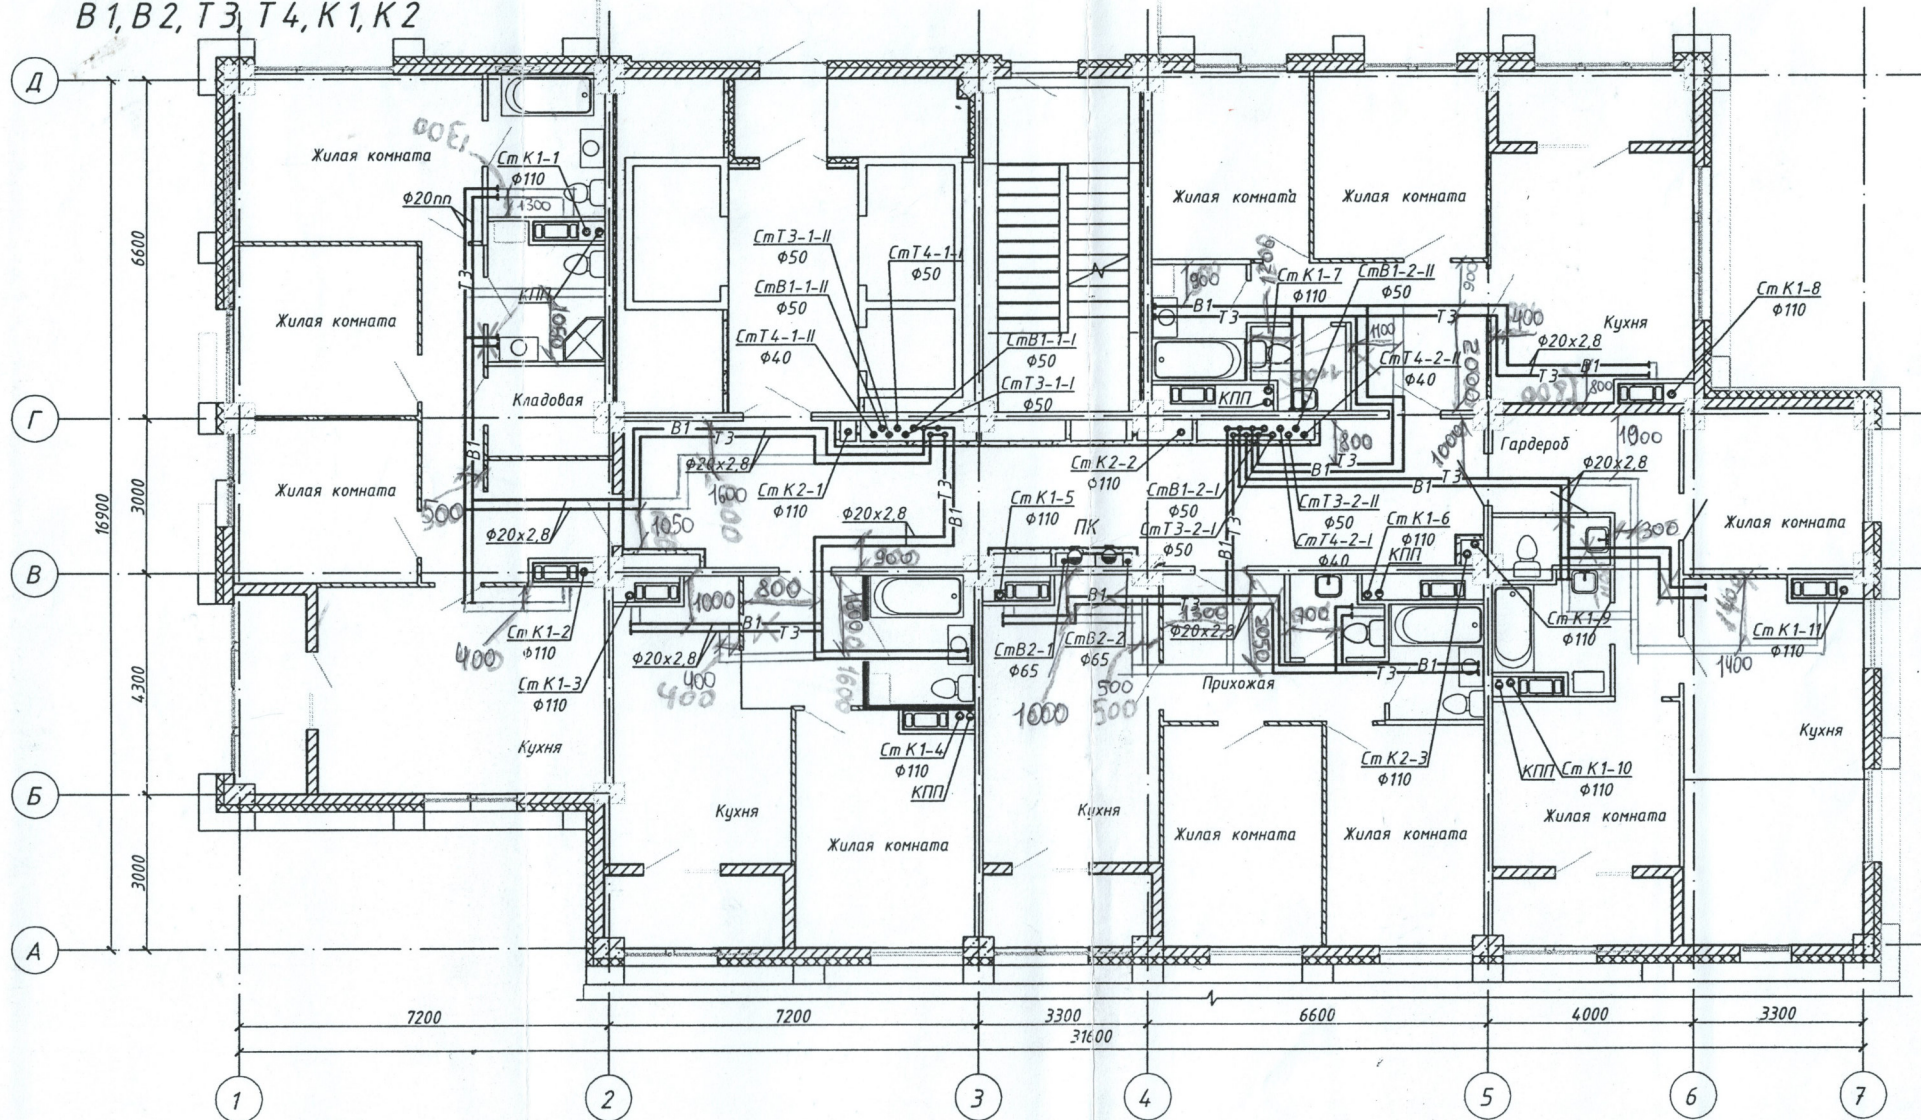

Вход в квартиру сетей водоснабжения выполнить по середине дверного проема.

Данная схема является исполнительной.
Главный инженер ООО «Теплоимпорт-Сервис»
Денисов В.Н.



						4-19-2-ВК		
						Жилой комплекс в квартале 05_08_020 по ул. Профсоюзная в Ворошиловском районе г.Волгограда. (2-й этаж- Жилые дома №2, №5, №6, №7 и надземная автостоянка с пристроенным административно-офисным зданием).		
Изм.	Кол.уч	Лист	№ док	Подпись	Дата			
Разработал	Горбатенкова	А.А.		04.21		Стадия	Лист	Листов
Проверил	Ярмошевич	А.А.		04.21	Этап 2.1-Жилой дом №2	Р	5	
Утвердил	Шкурко	А.А.		04.21	План 2-12-го этажа с системами В1,В2,Т3,Т4,К1,К2	 ООО "КЖ-ПРОЕКТ"		
Н.контр.	Ярмошевич	А.А.		04.21				