


Шамрюков
Горбатенкова

ОВ
ВК

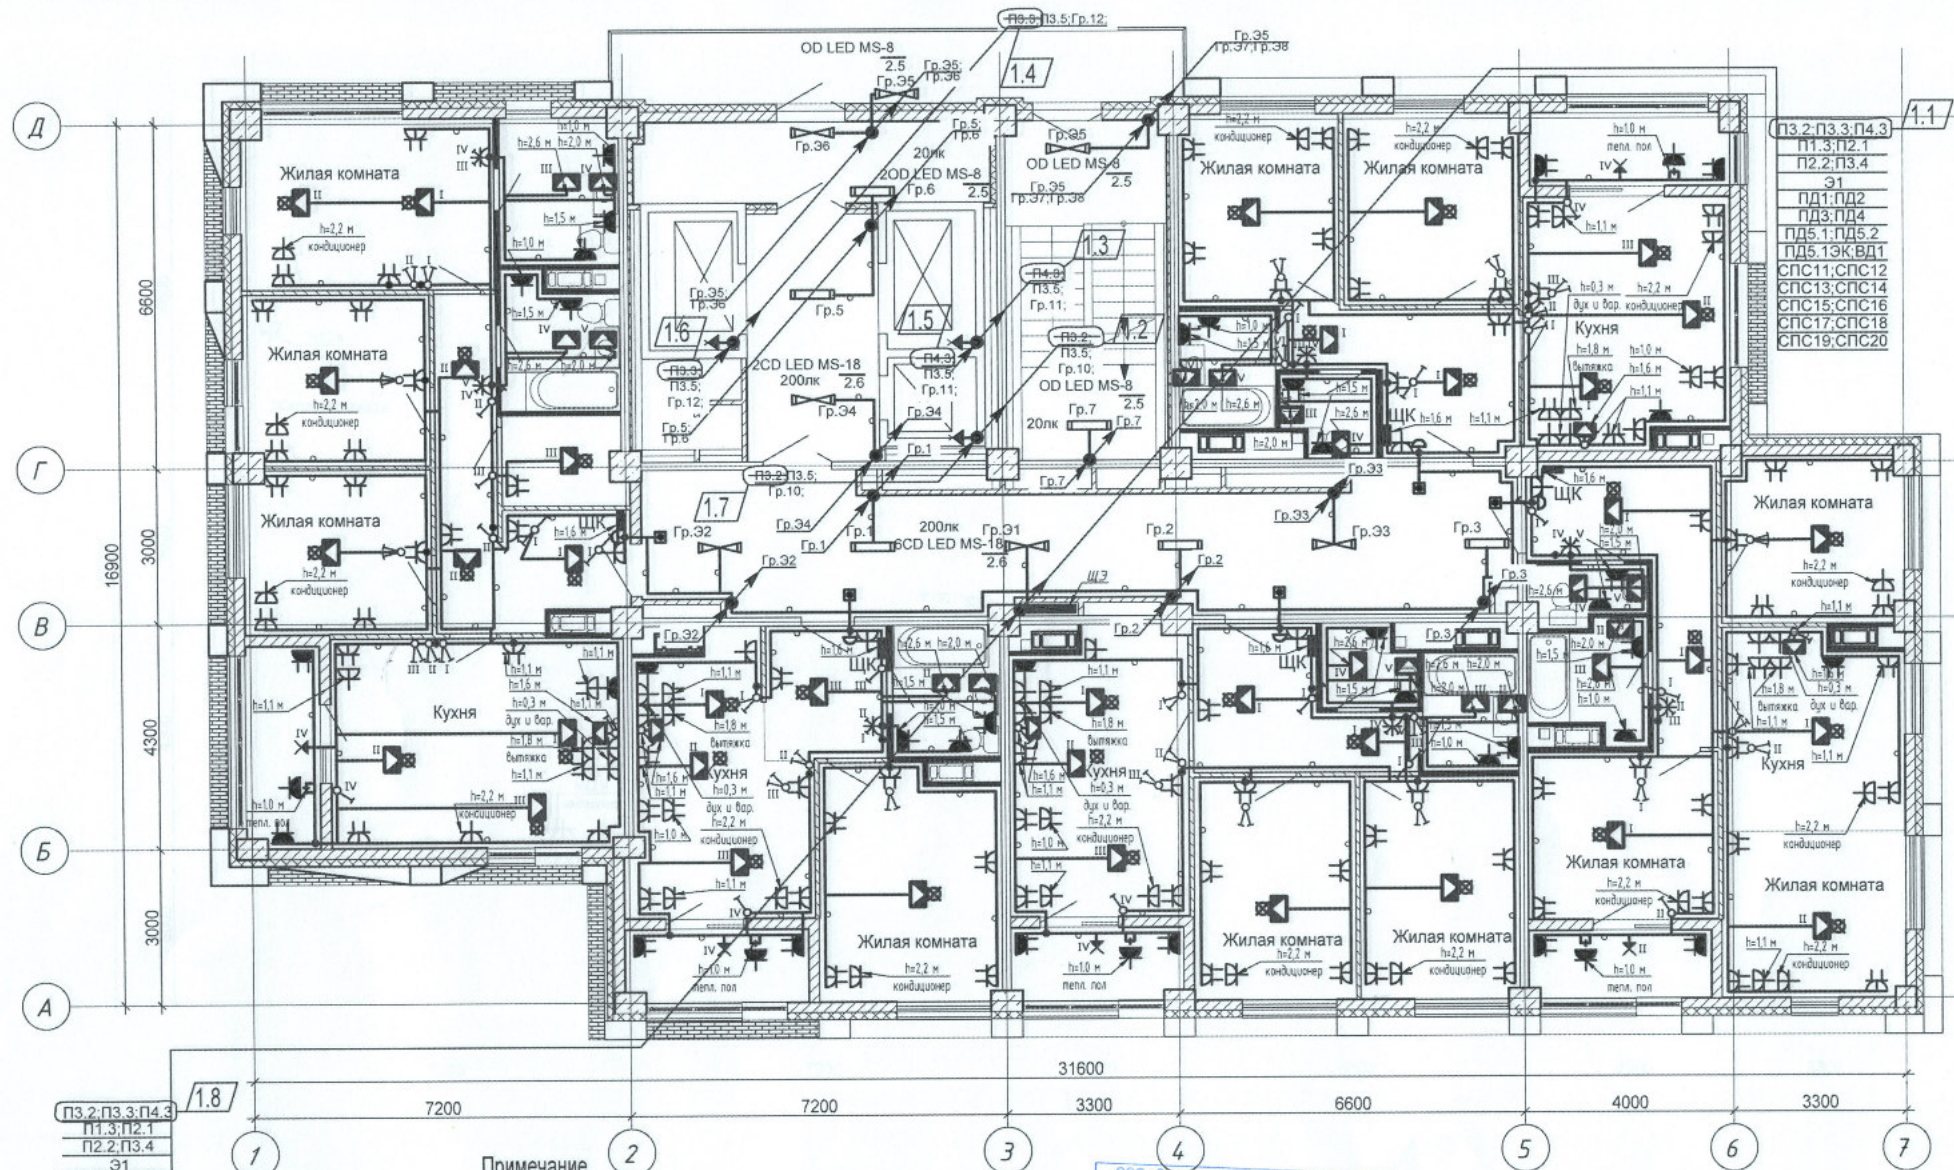

Примечание

1. Сети электрооборудования выполнить кабелем марки ВВГнг LS, прокладываемым скрыто в ПВХ трубе по стоякам, в стяжке пола и в стене.
2. Исключить совместную прокладку проводов и кабелей групповых линий рабочего освещения с групповыми линиями освещения безопасности и эвакуационного освещения.
3. Высота установки выключателей - $h=900\text{ мм}$ от уровня чистого пола, розеток - $h=300\text{ мм}$.
4. Расстояние от дверного проема или края откоса до центра выключателей и дверного звонка - 150 мм .
5. В местах прокладки кабеля по диафрагме выполнить штрабу глубиной не превышающую 20 мм .
6. В местах прокладки кабеля по ригелю выполнить штрабу глубиной не превышающую 15 мм .

ООО «Специализированный застройщик»

И. ПРОИЗВОДСТВУ РАБОТ			
1	8	35-22	02.22
Изм.	Кол.уч.	Лист	Поддок.
Разработал	Кордубан	05.21	
Проверил	Ярмошевич	05.21	
Утвердил	Шкурко	05.21	
Н.контр.	Ярмошевич	05.21	

4-19-2-30М

Жилой комплекс в квартале 05_08_020 по ул. Профсоюзная в Ворошиловском районе г. Волгограда. (2-й этап - Жилые дома №2, №5, №6, №7 и надземная автостоянка с пристроенным административно-офисным зданием).

Этап 2.1-Жилой дом №2

План 11 этажа.
Электрооборудование.

Стадия	Лист	Листов
Р	26	

ООО «КЖ-ПРОЕКТ»

Формат А3