


План 1-го этажа

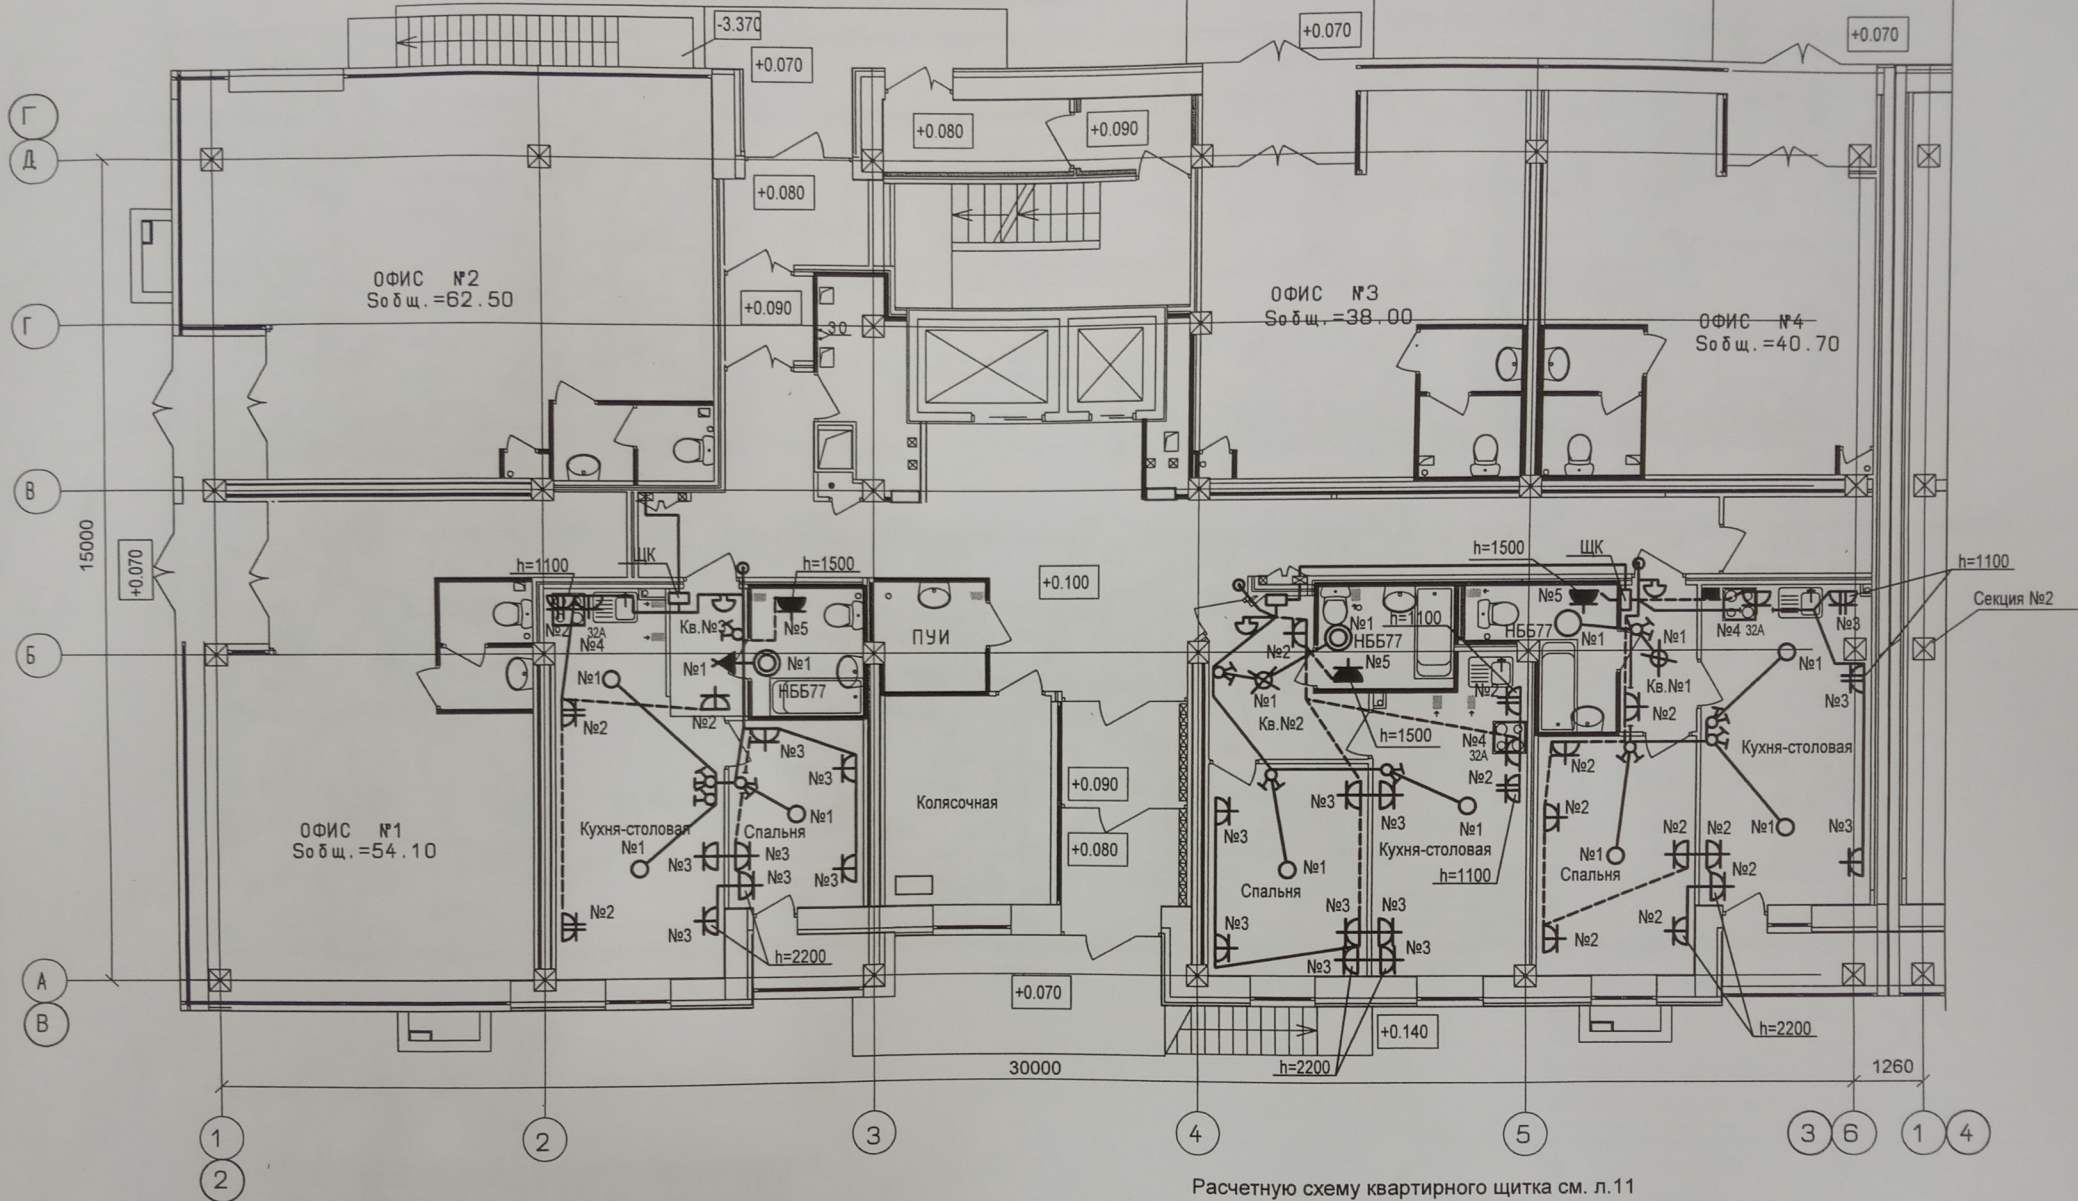

Расчетную схему квартирного щитка см. л.11

						4 / 17 - 30.1			
						Многоэтажный жилой дом с подземной автостоянкой по ул.Профсоюзной, 20 в Ворошиловском районе г.Волгограда.			
Изм.	Кол.уч.	Лист	№ докум	Подпись	Дата	Жилой дом Секция №1	Стадия	Лист	Листов
							Р	10	
Разраб.		Тимачев			08.18г.	Внутриквартирная электропроводка. 1 этаж. План расположения.	ООО "ПРОЕКТ"		
Пров.		Тимачев							
Н.контр.		Дядюра							

Взам. инв.№

Подпись и дата

Инв. №подл.