


Инв. и подл.	Подпись и дата	Взам. инв. N	АР	Согласовано:	Согласовано:
			ВК	Матус	КР
			ЗОМ	Горбатенко	КР
				Коробан	

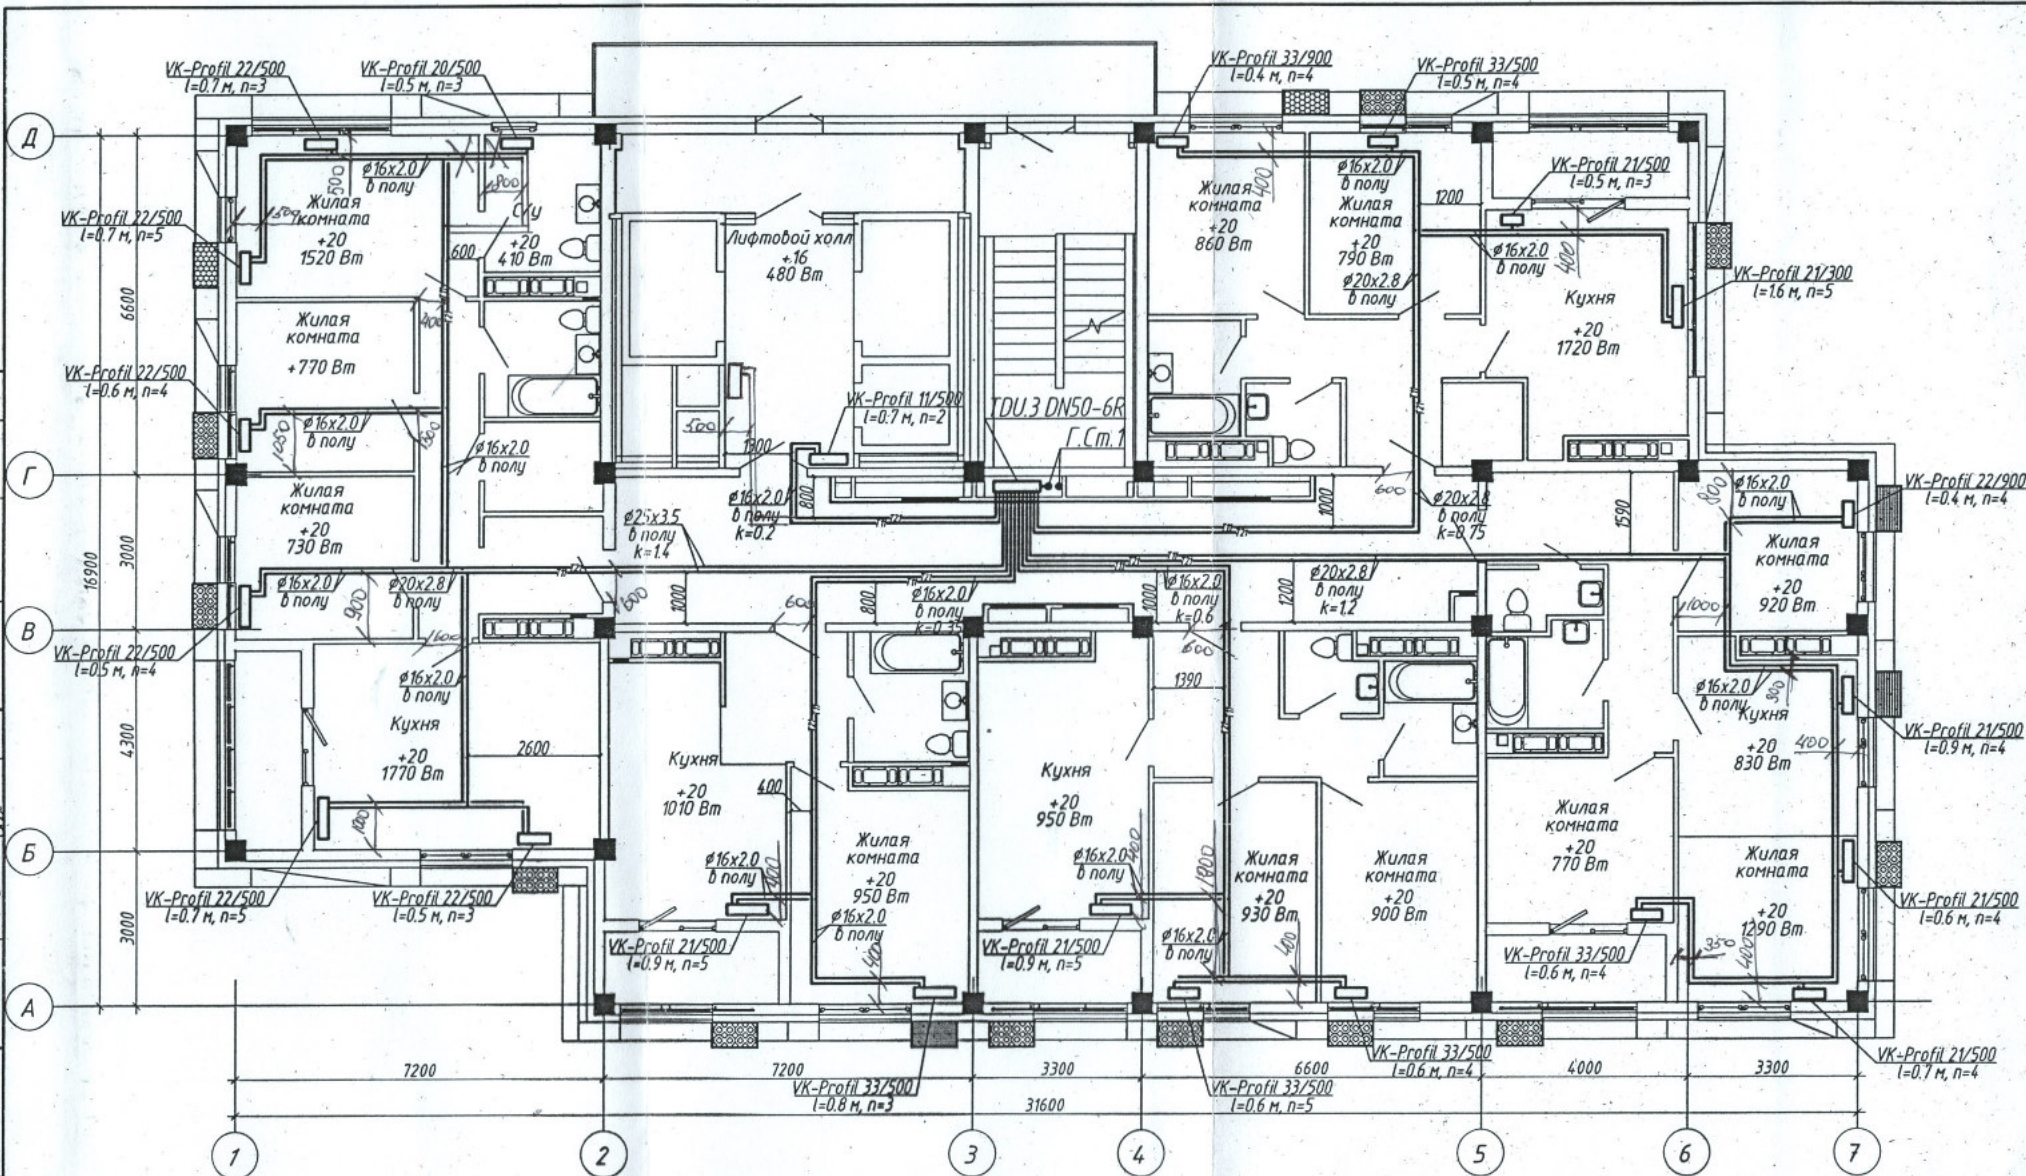

Данная схема является исполнительной
Главный инженер ООО «Теплоинпорт-Сервис»
Денисов В.Н.

1. Строительная часть показана условно;
2. Условные обозначения см. лист 1;
3. Узлы обвязки отопительных приборов см. лист 37;
4. n - настройка клапанов термостатических;
5. k - настройка клапанов ручных балансировочных MNT;
6. Пластиковые трубопроводы в конструкции пола прокладываются в пещеле.



						4-19-2-0B			
						Жилой комплекс в квартале 05_08_020 по ул. Профсоюзная в Ворошиловском районе г. Волгограда. (2-й этап - жилые дома №2, №5, №6, №7 и наземная автостоянка с пристроенным административно-офисным зданием)			
1	-	Зам	308-21		01.22	Этап 2.1 - Жилой дом №2	Стадия	Лист	Листов
Изм.	Колуч	Лист	№ док.	Подпись	Дата		Р	20	
Разработал	Аутко				05.21				
Проверил	Ярмошеч				05.21				
Утвердил	Шкурко				05.21	Отопление. План 17 этажа		ООО "КЖ-ПРОЕКТ"	
Н.Контр.	Ярмошеч				05.21				