


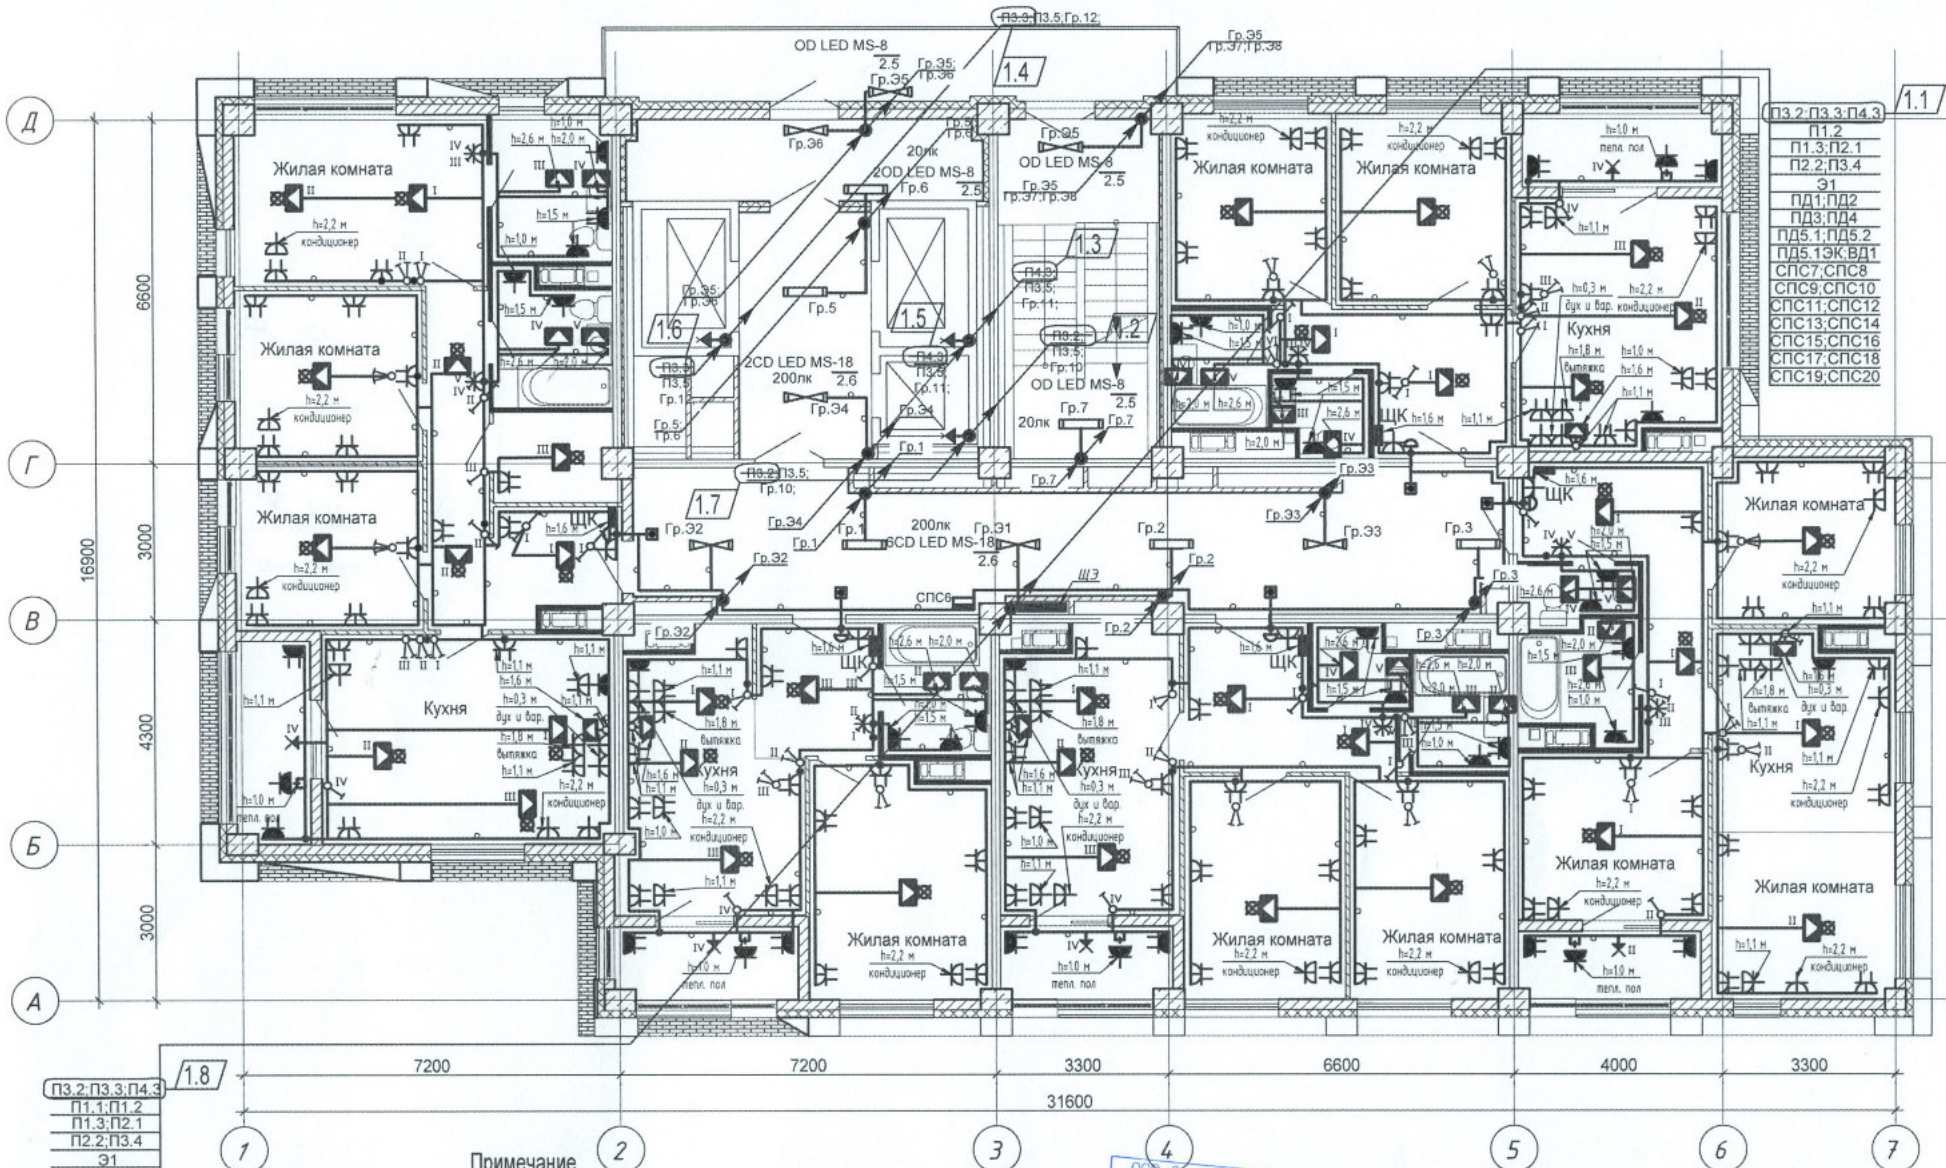

ПЗ.2-ПЗ.3-П4.3
 П1.1-П1.2
 П1.3-П2.1
 П2.2-П3.4
 31
 ПД1-ПД2
 ПД3-ПД4
 ПД5.1-ПД5.2
 ПД5.13К-ВД1
 СПС6
 СПС7-СПС8
 СПС9-СПС10
 СПС11-СПС12
 СПС13-СПС14
 СПС15-СПС16
 СПС17-СПС18
 СПС19-СПС20

1.8

Примечание

1. Сети электрооборудования выполнить кабелем марки ВВГнг LS, прокладываемым скрыто в ПВХ трубе по стоякам, в стяжке пола и в стене.
2. Исключить совместную прокладку проводов и кабелей групповых линий рабочего освещения с групповыми линиями освещения безопасности и эвакуационного освещения.
3. Высота установки выключателей - $h=900$ мм от уровня чистого пола, розеток - $h=300$ мм.
4. Расстояние от дверного проема или края откоса до центра выключателей и дверного звонка - 150 мм.
5. В местах прокладки кабеля по диафрагме выполнить штрабу глубиной не превышающую 20 мм.
6. В местах прокладки кабеля по ригелю выполнить штрабу глубиной не превышающую 15 мм.

ЖИЛОЙ КОМПЛЕКС				
ОСОБЕННОСТИ ЗАСТРОЙКИ				
Наименование	Кол. уч.	Лист	Нед.	Подпись
1	8	-	35-22	02.22
Изм.	Кол. уч.	Лист	Нед.	Подпись
Разработал	Кордубан		05.21	
Проверил	Ярошевич		05.21	
Утвердил	Шкурко		05.21	
Н. контр.	Ярошевич		05.21	

4-19-2-30М

Жилой комплекс в квартале 05_08_020 по ул. Профсоюзная в Ворошиловском районе г. Волгограда (2-й этап - Жилые дома №2, №5, №6, №7 и надземная автостоянка с пристроенным административно-офисным зданием).

Этап 2.1-Жилой дом №2

План 6 этажа.
 Электрооборудование.

Стадия	Лист	Листов
Р	21	

ООО "КЖ-ПРОЕКТ"