


Шамрюков
Горбатенкова

ОВ
ВК

ОБМ. КТО. ИС

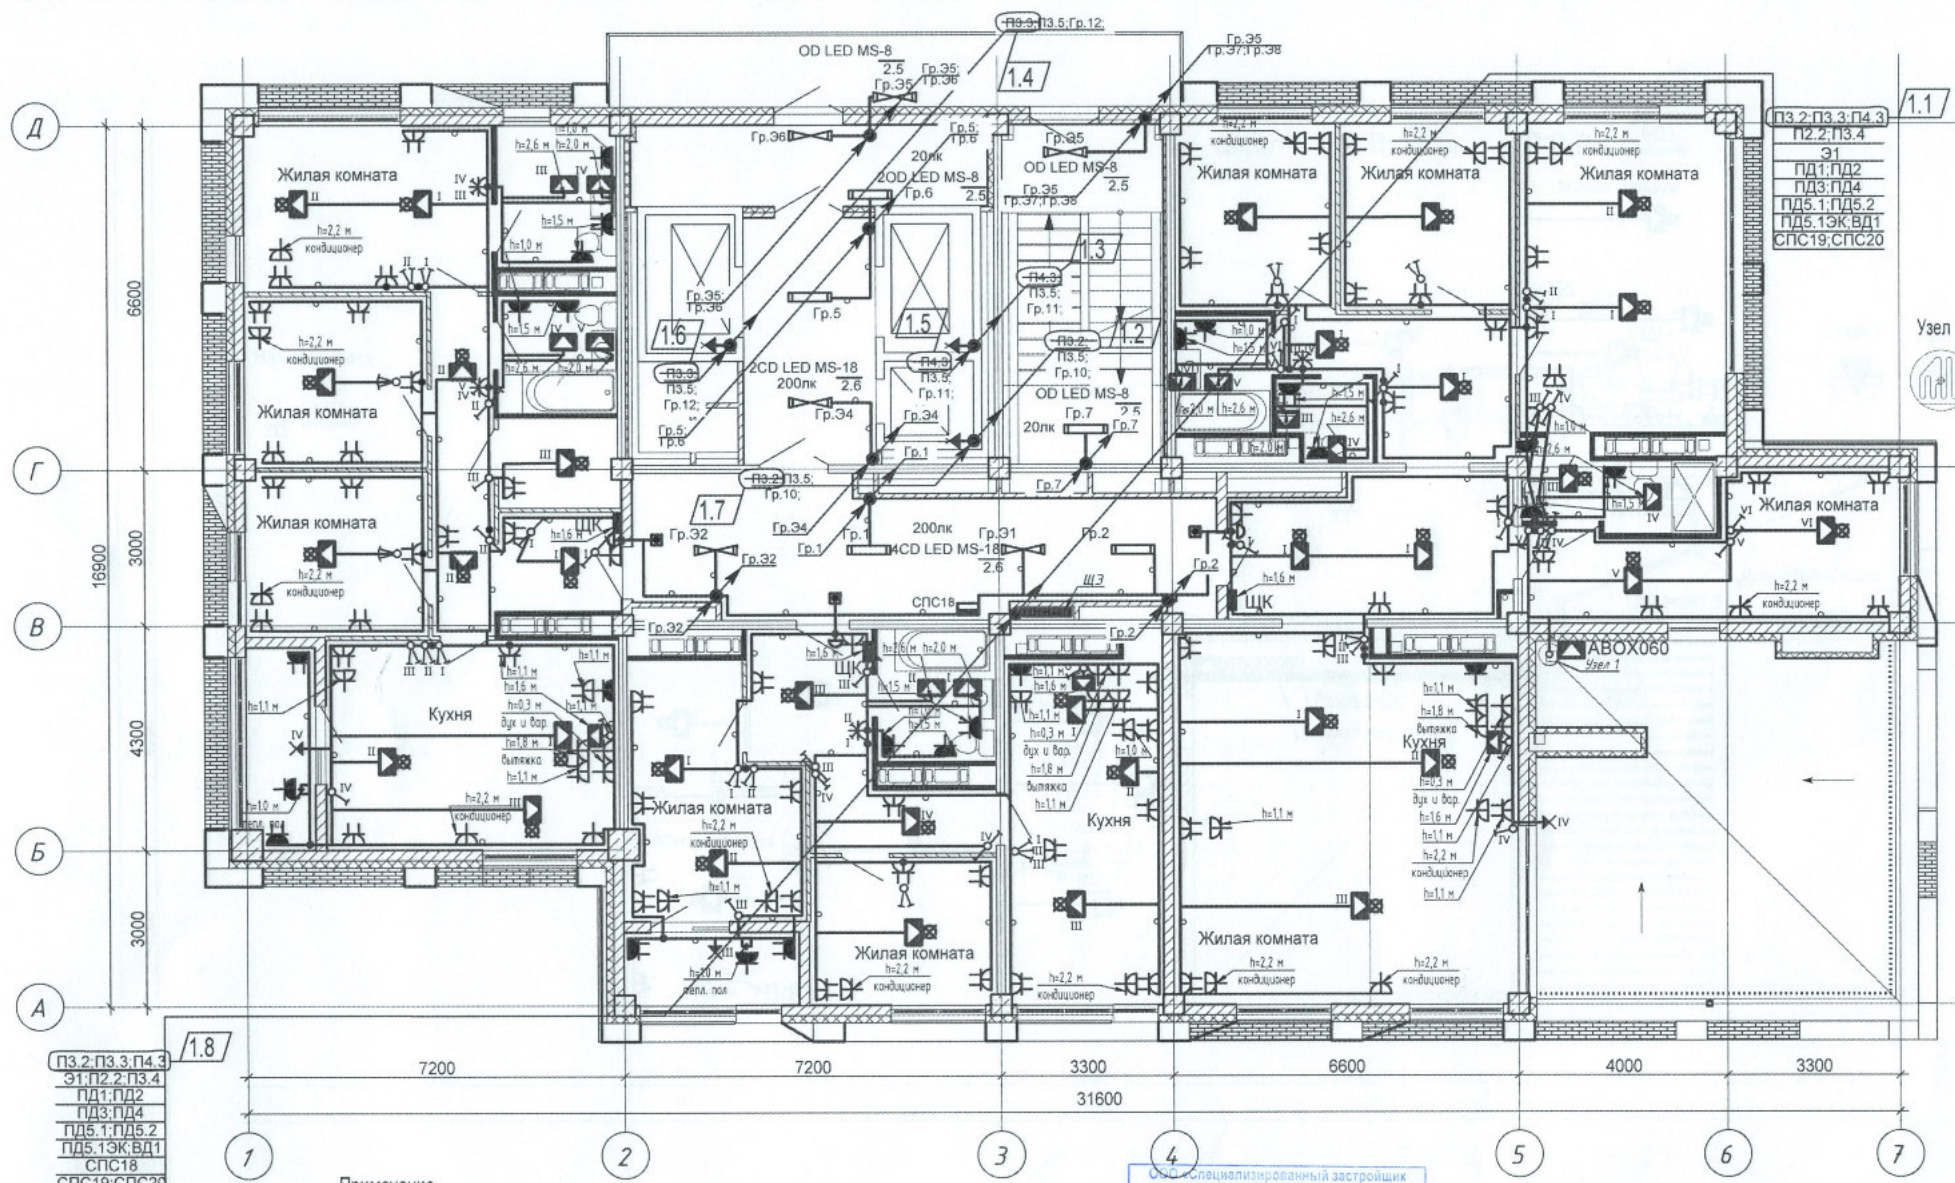

Узел 1



Примечание

1. Сети электрооборудования выполнить кабелем марки ВВГнг LS, прокладываемым скрыто в ПВХ трубе по стоякам, в штатке пола и в стене.
2. Исключить совместную прокладку проводов и кабелей групповых линий рабочего освещения с групповыми линиями освещения безопасности и эвакуационного освещения.
3. Высота установки выключателей - $h=900$ мм от уровня чистого пола, розеток - $h=300$ мм.
4. Расстояние от дверного проема или края откоса до центра выключателей и дверного звонка - 150 мм.
5. В местах прокладки кабеля по диафрагме выполнить штрабу глубиной не превышающую 20 мм, по ригелю - 15 мм.
6. Экран нагревательного кабеля заземлить в соответствии с требованиями ПУЭ. Минимальный радиус изгиба нагревательного кабеля 25 мм.
7. При укладке нагревательного кабеля не допускается наступать на него, ставить на него инструмент и другие тяжелые предметы, а также прилагать растягивающее усилие более 25 Н. Не допускается перегиб нагревательного кабеля через острые углы.
8. Гр. 6,7 по террасе проложить в трубе стальной водогазопроводной.

ООО «Специализированный застройщик «Волгоград-30»
К. ПРОИЗВОДСТВ. РАБОТ
Менеджер проекта
Уполномоченный лица
кураторы проекта
И. М. Гринин

4-19-2-30М

Изм.	Кол. уч.	Лист	Недок.	Подпись	Дата
Разработал	Кордубан				05.21
Проверил	Ярмошевич				05.21
Утвердил	Шкурко				05.21
Н.контр.	Ярмошевич				05.21

Жилой комплекс в квартале 05_08_020 по ул. Профсоюзная в Ворошиловском районе г. Волгограда. (2-й этап - Жилые дома №2, №5, №6, №7 и надземная автостоянка с пристроенным административно-офисным зданием).

Этап 2.1-Жилой дом №2

План 20 этажа.
Электрооборудование.

Стадия	Лист	Листов
Р	35	

ООО «КЖ-ПРОЕКТ»

Формат А3