


Шамрюков  
Горбатенкова  
ОВ  
БК

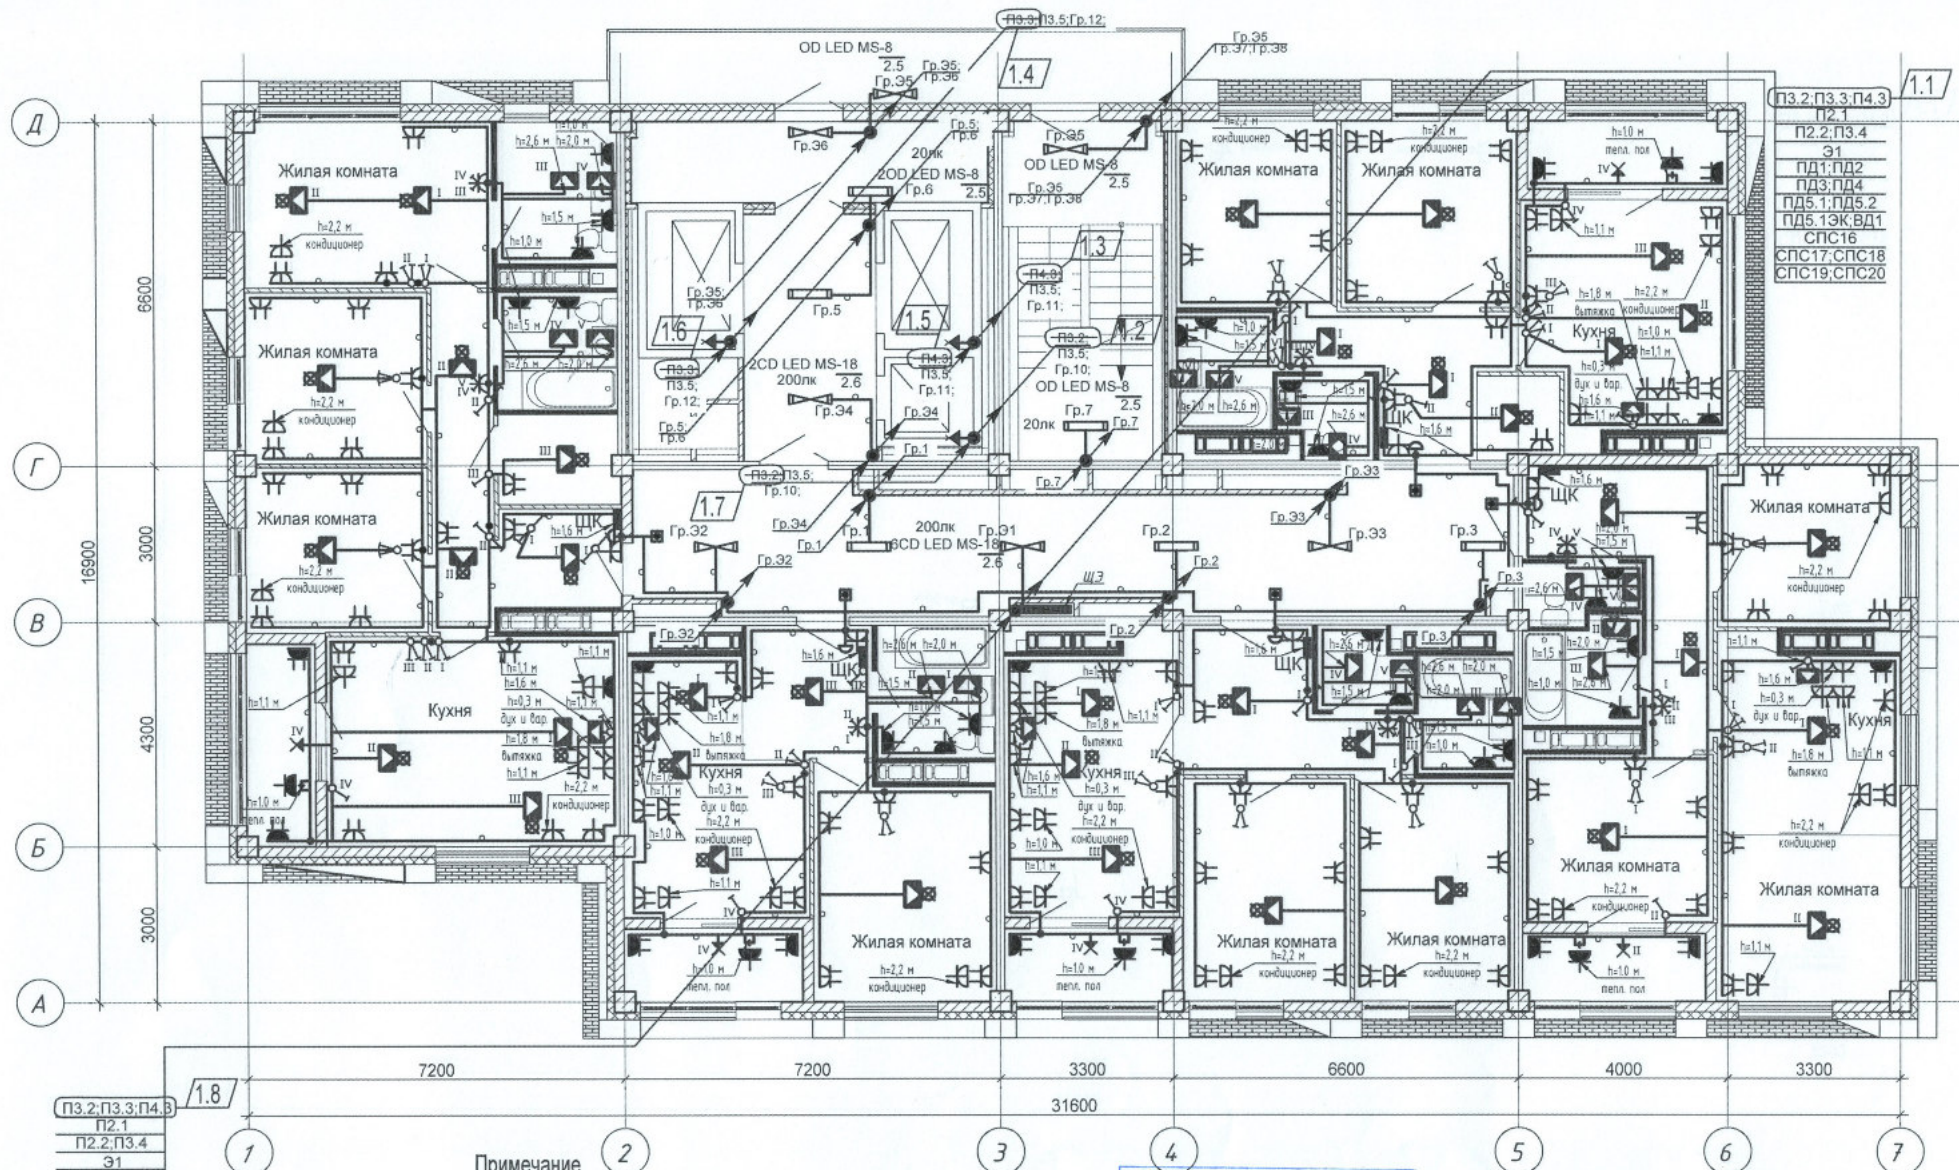

ПЗ.2, ПЗ.3, П4.3  
П2.1  
П2.2, П3.4  
Э1  
ПД1, ПД2  
ПД3, ПД4  
ПД5.1, ПД5.2  
ПД5.13К, ВД1  
СПС16  
СПС17, СПС18  
СПС19, СПС20

# Примечание

1. Сети электрооборудования выполнять кабелем марки ВВГнг LS, прокладываемым скрыто в ПВХ трубе по стоякам, в стяжке пола и в стене.
2. Исключить совместную прокладку проводов и кабелей групповых линий рабочего освещения с групповыми линиями освещения безопасности и эвакуационного освещения.
3. Высота установки выключателей -  $h=900$  мм от уровня чистого пола, розеток -  $h=300$  мм.
4. Расстояние от дверного проема или края откоса до центра выключателей и дверного звонка - 150 мм.
5. В местах прокладки кабеля по диафрагме выполнить штрабу глубиной не превышающую 20 мм.
6. В местах прокладки кабеля по ригелю выполнить штрабу глубиной не превышающую 15 мм.

| ООО «Специализированный застройщик «Волгоградский дом» |           |       |        |         | 4-19-2-30М                                                                                                                                                                                                  |                 |      |
|--------------------------------------------------------|-----------|-------|--------|---------|-------------------------------------------------------------------------------------------------------------------------------------------------------------------------------------------------------------|-----------------|------|
| КП «ОБЪЕКТУ РАБОТ»                                     |           |       |        |         | Жилой комплекс в квартале 05_08_020 по ул. Профсоюзная в Ворошиловском районе г. Волгограда. (2-й этап - Жилые дома №2, №5, №6, №7 и надземная автостоянка с пристроенным административно-офисным зданием). |                 |      |
| 1                                                      | 8         | 35-22 | 02.22  | 02.22   | Этап 2.1 - Жилой дом №2                                                                                                                                                                                     | Стадия          | Лист |
| Изм.                                                   | Кол.уч.   | Лист  | Недок. | Подпись |                                                                                                                                                                                                             | Р               | 32   |
| Разработал                                             | Кордубан  | 05.21 |        |         |                                                                                                                                                                                                             | Листов          |      |
| Проверил                                               | Ярмошевич | 05.21 |        |         | План 17 этажа. Электрооборудование.                                                                                                                                                                         | ООО «КЖ-ПРОЕКТ» |      |
| Утвердил                                               | Шкурко    | 05.21 |        |         |                                                                                                                                                                                                             |                 |      |
| Н.контр.                                               | Ярмошевич | 05.21 |        |         |                                                                                                                                                                                                             |                 |      |