


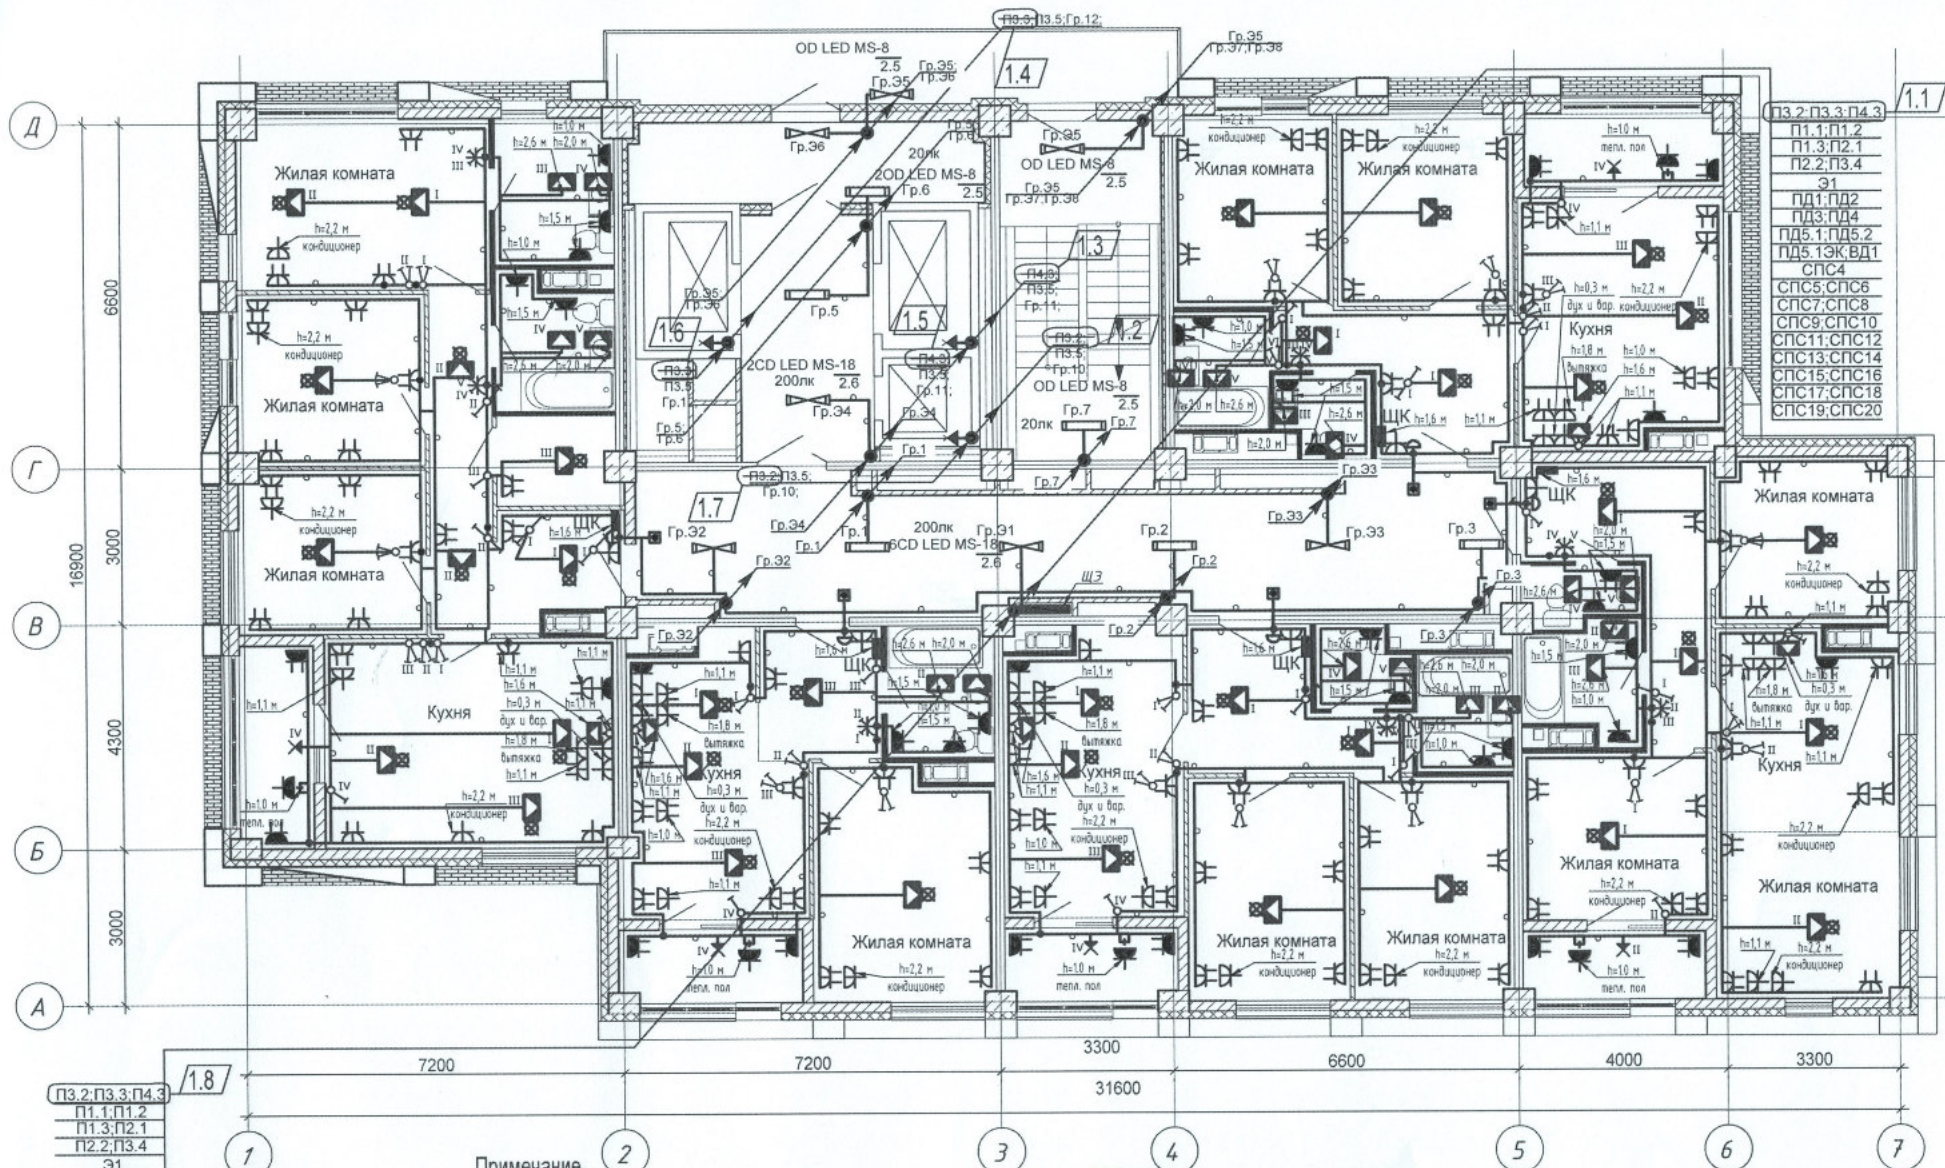

- П3.2-П3.3-П4.3
 П1.1-П1.2
 П1.3-П2.1
 П2.2-П3.4
 Э1
 ПД1-ПД2
 ПД3-ПД4
 ПД5.1-ПД5.2
 ПД5.13К-ВД1
 СПС4
 СПС5-СПС6
 СПС7-СПС8
 СПС9-СПС10
 СПС11-СПС12
 СПС13-СПС14
 СПС15-СПС16
 СПС17-СПС18
 СПС19-СПС20

- П3.2-П3.3-П4.3
 П1.1-П1.2
 П1.3-П2.1
 П2.2-П3.4
 Э1
 ПД1-ПД2
 ПД3-ПД4
 ПД5.1-ПД5.2
 ПД5.13К-ВД1
 СПС4
 СПС5-СПС6
 СПС7-СПС8
 СПС9-СПС10
 СПС11-СПС12
 СПС13-СПС14
 СПС15-СПС16
 СПС17-СПС18
 СПС19-СПС20

Примечание

1. Сети электрооборудования выполнить кабелем марки ВВГнг LS, прокладываемым скрыто в ПВХ трубе по стоякам, в стяжке пола и в стене.
2. Исключить совместную прокладку проводов и кабелей групповых линий рабочего освещения с групповыми линиями освещения безопасности и эвакуационного освещения.
3. Высота установки выключателей - $h=900$ мм от уровня чистого пола, розеток - $h=300$ мм.
4. Расстояние от дверного проема или края откоса до центра выключателей и дверного звонка - 150 мм.
5. В местах прокладки кабеля по диафрагме выполнить штрабу глубиной не превышающую 20 мм.
6. В местах прокладки кабеля по ригелю выполнить штрабу глубиной не превышающую 15 мм.

ООО «Специализированный застройщик»				4-19-2-30М				
«Проект»				Жилой комплекс в квартале 05_08_020 по ул. Профсоюзная в Ворошиловском районе г.Волгограда.(2-й этап- Жилые дома №2, №5, №6, №7 и надземная автостоянка с пристроенным административно-офисным зданием).				
1	8	-	35-22	02.22	Этап 2.1-Жилой дом №2	Стадия	Лист	Листов
Изм.	Кол.уч.	Лист	Подпись	Дата		Р	18	
Разработал	Кордубан		05.21		План 3 этажа. Электрооборудование.	ООО "ЮК-ПРОЕКТ"		
Проверил	Ярошевич		05.21					
Утвердил	Шкурко		05.21					
Н.контр.	Ярошевич		05.21					