


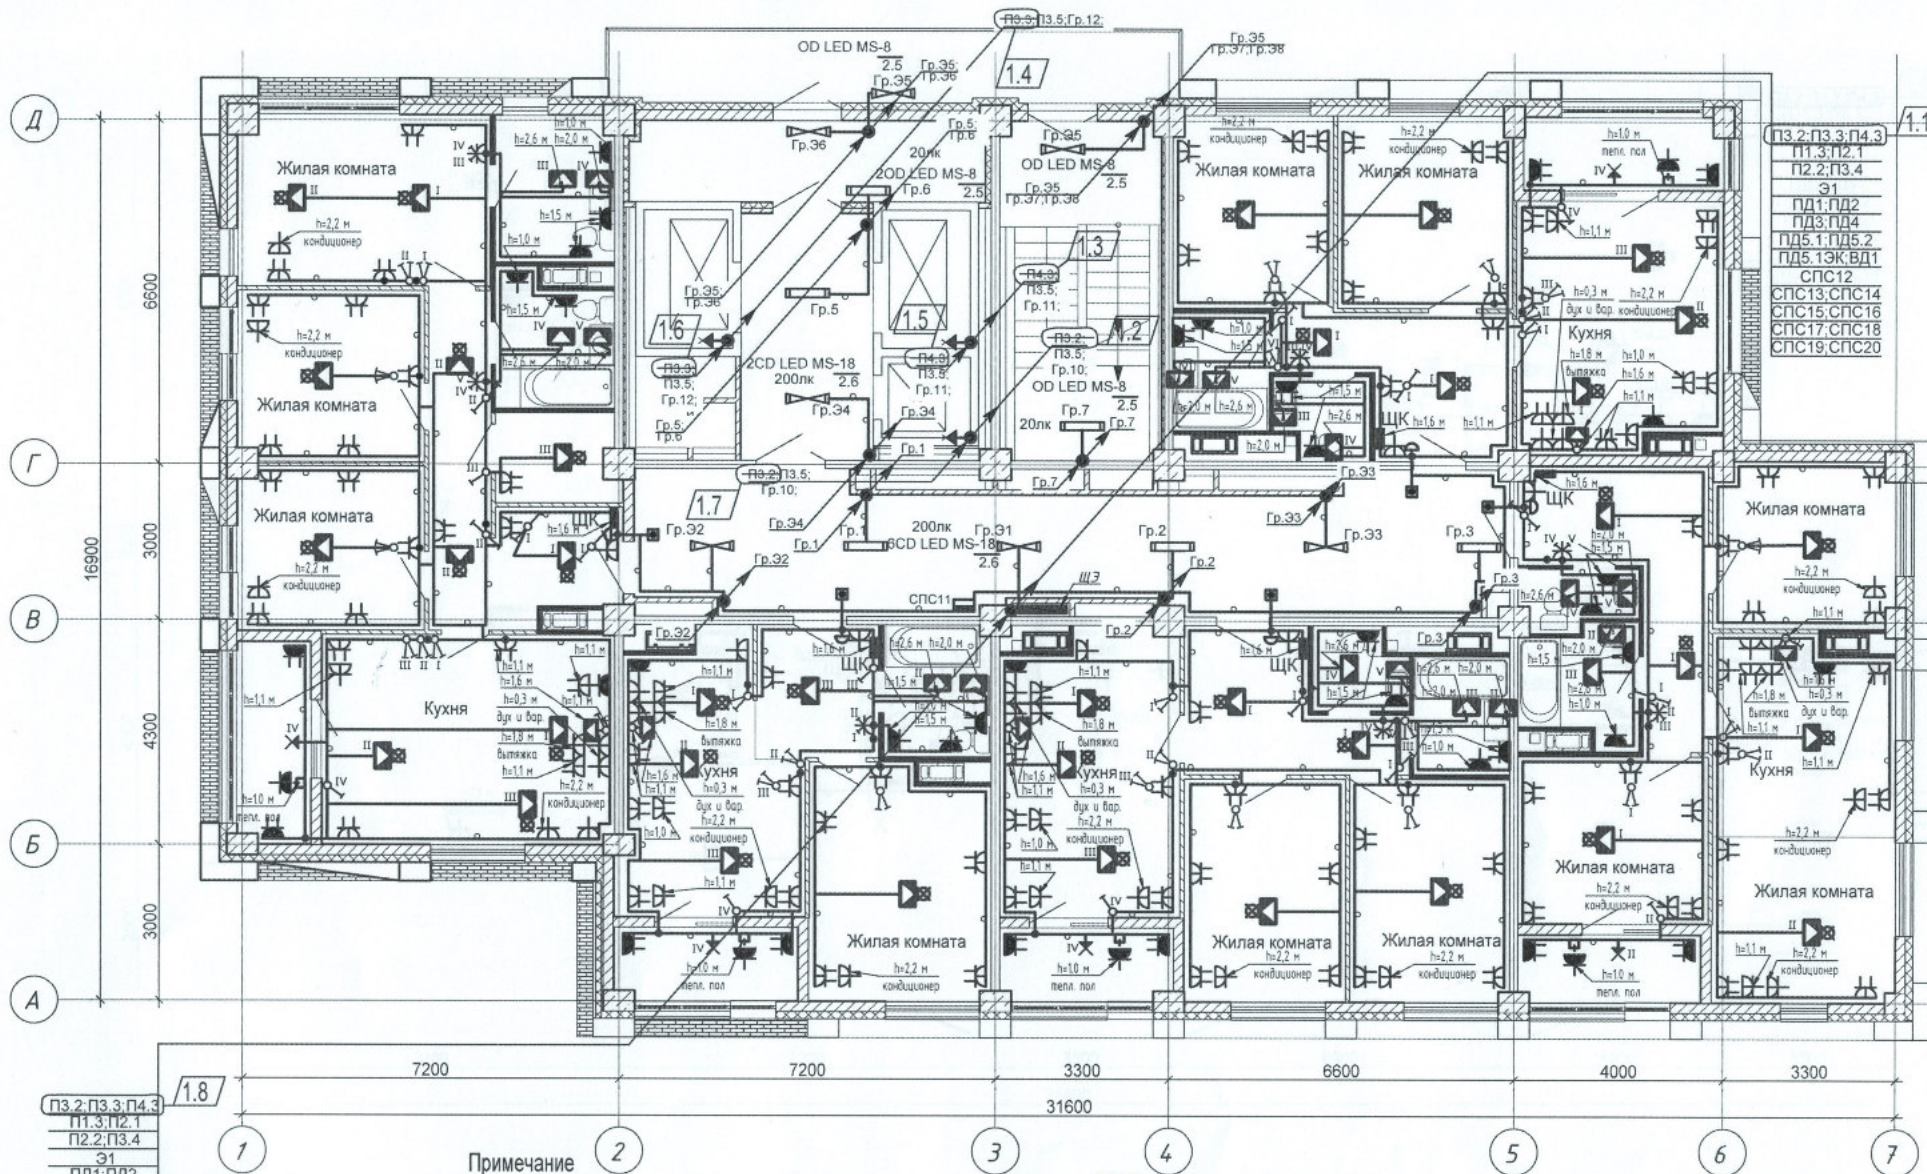

п3.2-п3.3; п4.3  
п1.3; п2.1  
п2.2; п3.4  
Э1  
пд1; пд2  
пд3; пд4  
пд5.1; пд5.2  
пд5.13К; ВД1  
СПС11; СПС12  
СПС13; СПС14  
СПС15; СПС16  
СПС17; СПС18  
СПС19; СПС20

### Примечание

1. Сети электрооборудования выполнить кабелем марки ВВГнг LS, прокладываемым скрыто в ПВХ трубе по стоякам, в стяжке пола и в стене.
2. Исключить совместную прокладку проводов и кабелей групповых линий рабочего освещения с групповыми линиями освещения безопасности и эвакуационного освещения.
3. Высота установки выключателей -  $h=900$  мм от уровня чистого пола, розеток -  $h=300$  мм.
4. Расстояние от дверного проема или края откоса до центра выключателей и дверного звонка - 150 мм.
5. В местах прокладки кабеля по диафрагме выполнить штрабу глубиной не превышающую 20 мм.
6. В местах прокладки кабеля по ригелю выполнить штрабу глубиной не превышающую 15 мм.

| ИЗМЕНЕНИЯ  |           |       |        |         |
|------------|-----------|-------|--------|---------|
| 1          | 8         | 35/22 | 02.22  |         |
| Изм.       | Кол. уч.  | Лист  | Модок. | Подпись |
| Разработал | Кордубан  |       | 05.21  |         |
| Проверил   | Ярмошевич |       | 05.21  |         |
| Утвердил   | Шкурко    |       | 05.21  |         |
| Н. контр.  | Ярмошевич |       | 05.21  |         |

|                                                                                                                                                                                                           |                 |      |
|-----------------------------------------------------------------------------------------------------------------------------------------------------------------------------------------------------------|-----------------|------|
| 4-19-2-ЭОМ                                                                                                                                                                                                |                 |      |
| Жилой комплекс в квартале 05_08_020 по ул. Профсоюзная в Ворошиловском районе г. Волгограда (2-й этап- Жилые дома №2, №5, №6, №7 и надземная автостоянка с пристроенным административно-офисным зданием). |                 |      |
| Этап 2.1-Жилой дом №2                                                                                                                                                                                     | Стадия          | Лист |
|                                                                                                                                                                                                           | Р               | 27   |
| План 12 этажа.<br>Электрооборудование.                                                                                                                                                                    | ООО "ЮК-ПРОЕКТ" |      |