


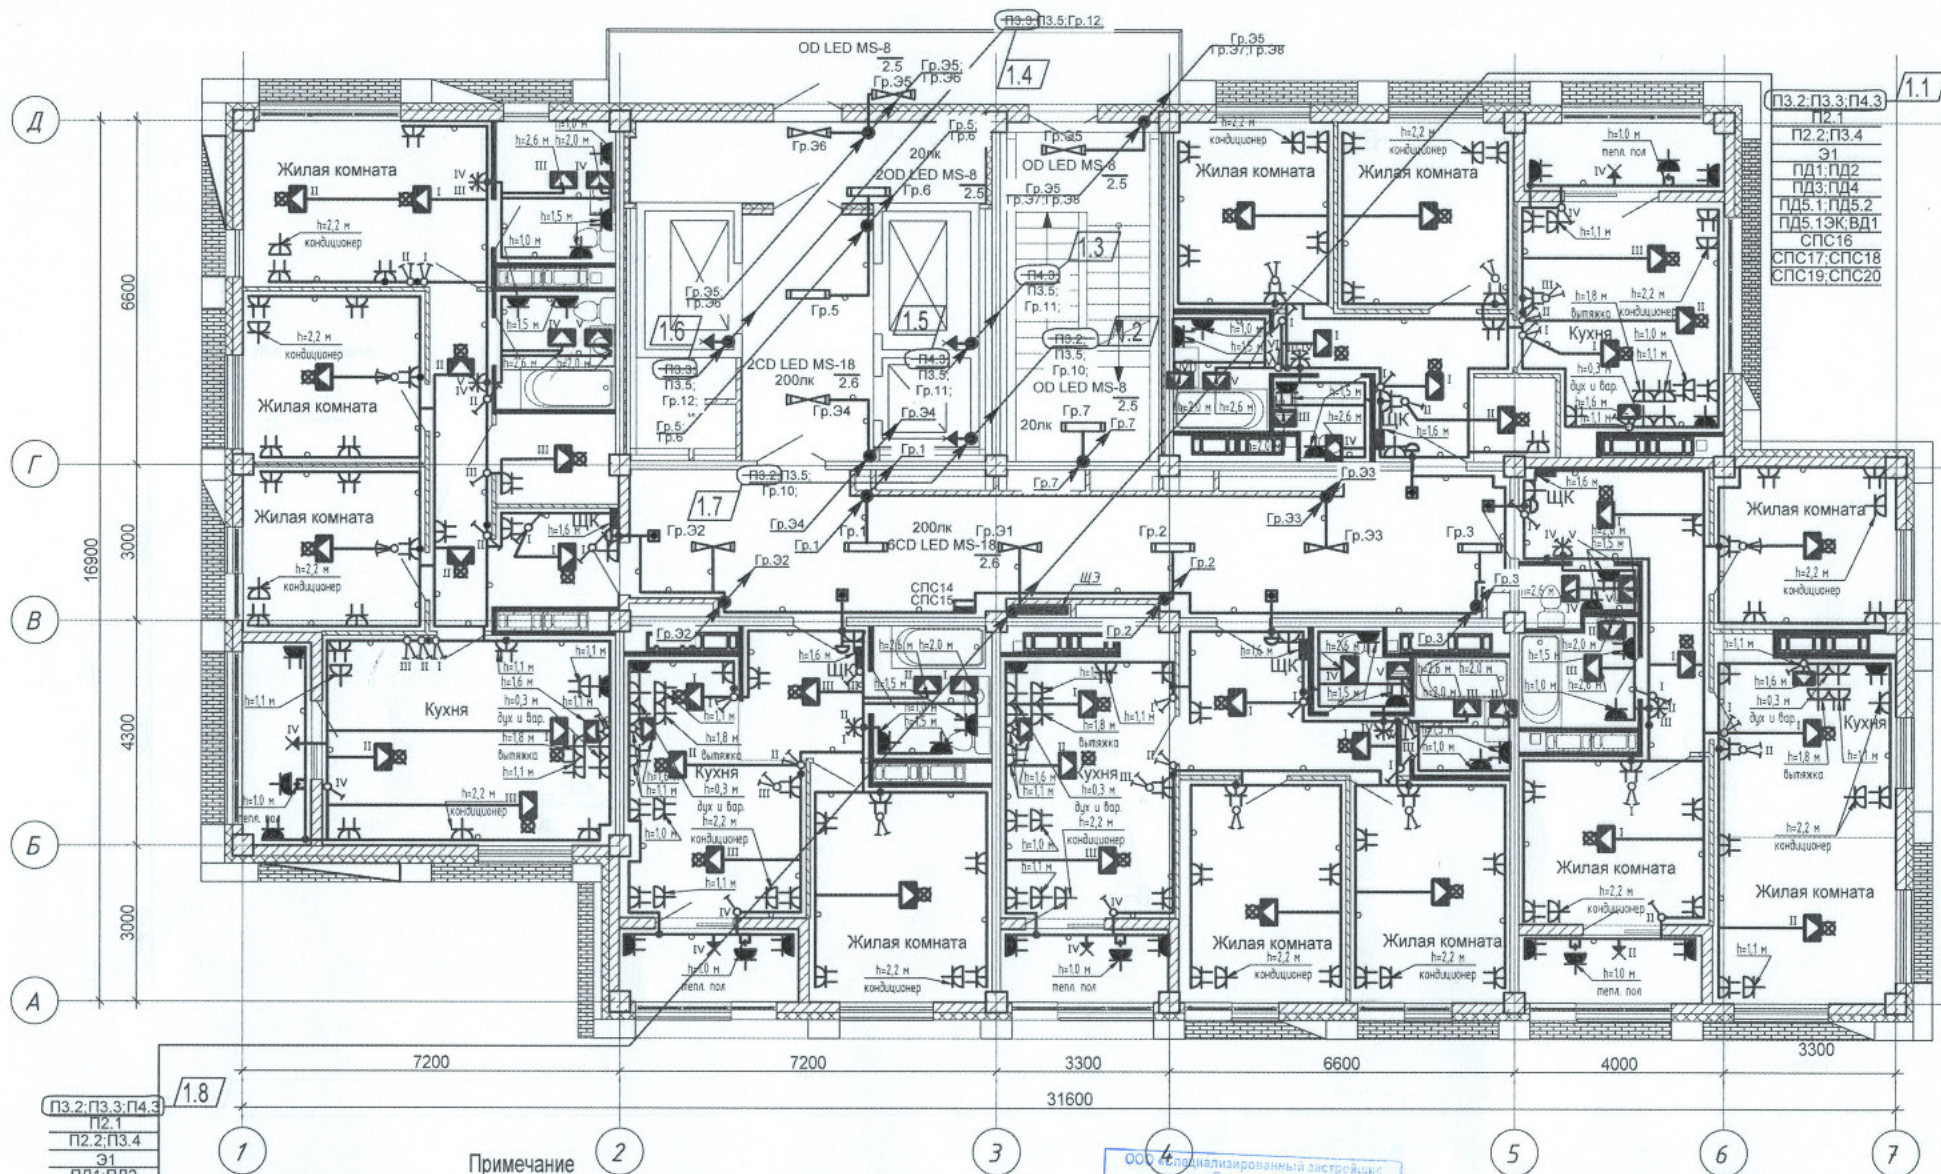

ПЗ.2.ПЗ.3.ПЗ.4
П2.1
П2.2.ПЗ.4
Э1
ПД1.ПД2
ПД3.ПД4
ПД5.1.ПД5.2
ПД5.1ЭК.ВД1
СПС14
СПС15.СПС16
СПС17.СПС18
СПС19.СПС20

1.8

Примечание

1. Сети электрооборудования выполнить кабелем марки ВВГнг LS, прокладываемым скрыто в ПВХ трубе по стоякам, в стяжке пола и в стене.
2. Исключить совместную прокладку проводов и кабелей групповых линий рабочего освещения с групповыми линиями освещения безопасности и эвакуационного освещения.
3. Высота установки выключателей - $h=900$ мм от уровня чистого пола, розеток - $h=300$ мм.
4. Расстояние от дверного проема или края откоса до центра выключателей и дверного звонка - 150 мм.
5. В местах прокладки кабеля по диафрагме выполнить штрабу глубиной не превышающую 20 мм.
6. В местах прокладки кабеля по ригелю выполнить штрабу глубиной не превышающую 15 мм.

ООО «Специализированный застройщик «Пересвет-Юг» в г. Волгоград

1	8	-	35-22	02.22
Изм.	Кол.уч.	Лист	Недок.	Подпись
Разработал	Кордубан			05.21
Проверил	Ярмошевич			05.21
Утвердил	Шкурко			05.21
Н.контр.	Ярмошевич			05.21

4-19-2-30М

Жилой комплекс в квартале 05_08_020 по ул. Профсоюзная в Ворошиловском районе г. Волгограда. (2-й этап- Жилые дома №2, №5, №6, №7 и надземная автостоянка с пристроенным административно-офисным зданием).

Этап 2.1-Жилой дом №2

План 16 этажа.
Электрооборудование.

Стадия	Лист	Листов
Р	31	

ООО "КЖ-ПРОЕКТ"