


План 13-18-го этажа с системами В1, В2, Т3, Т4, К1, К2

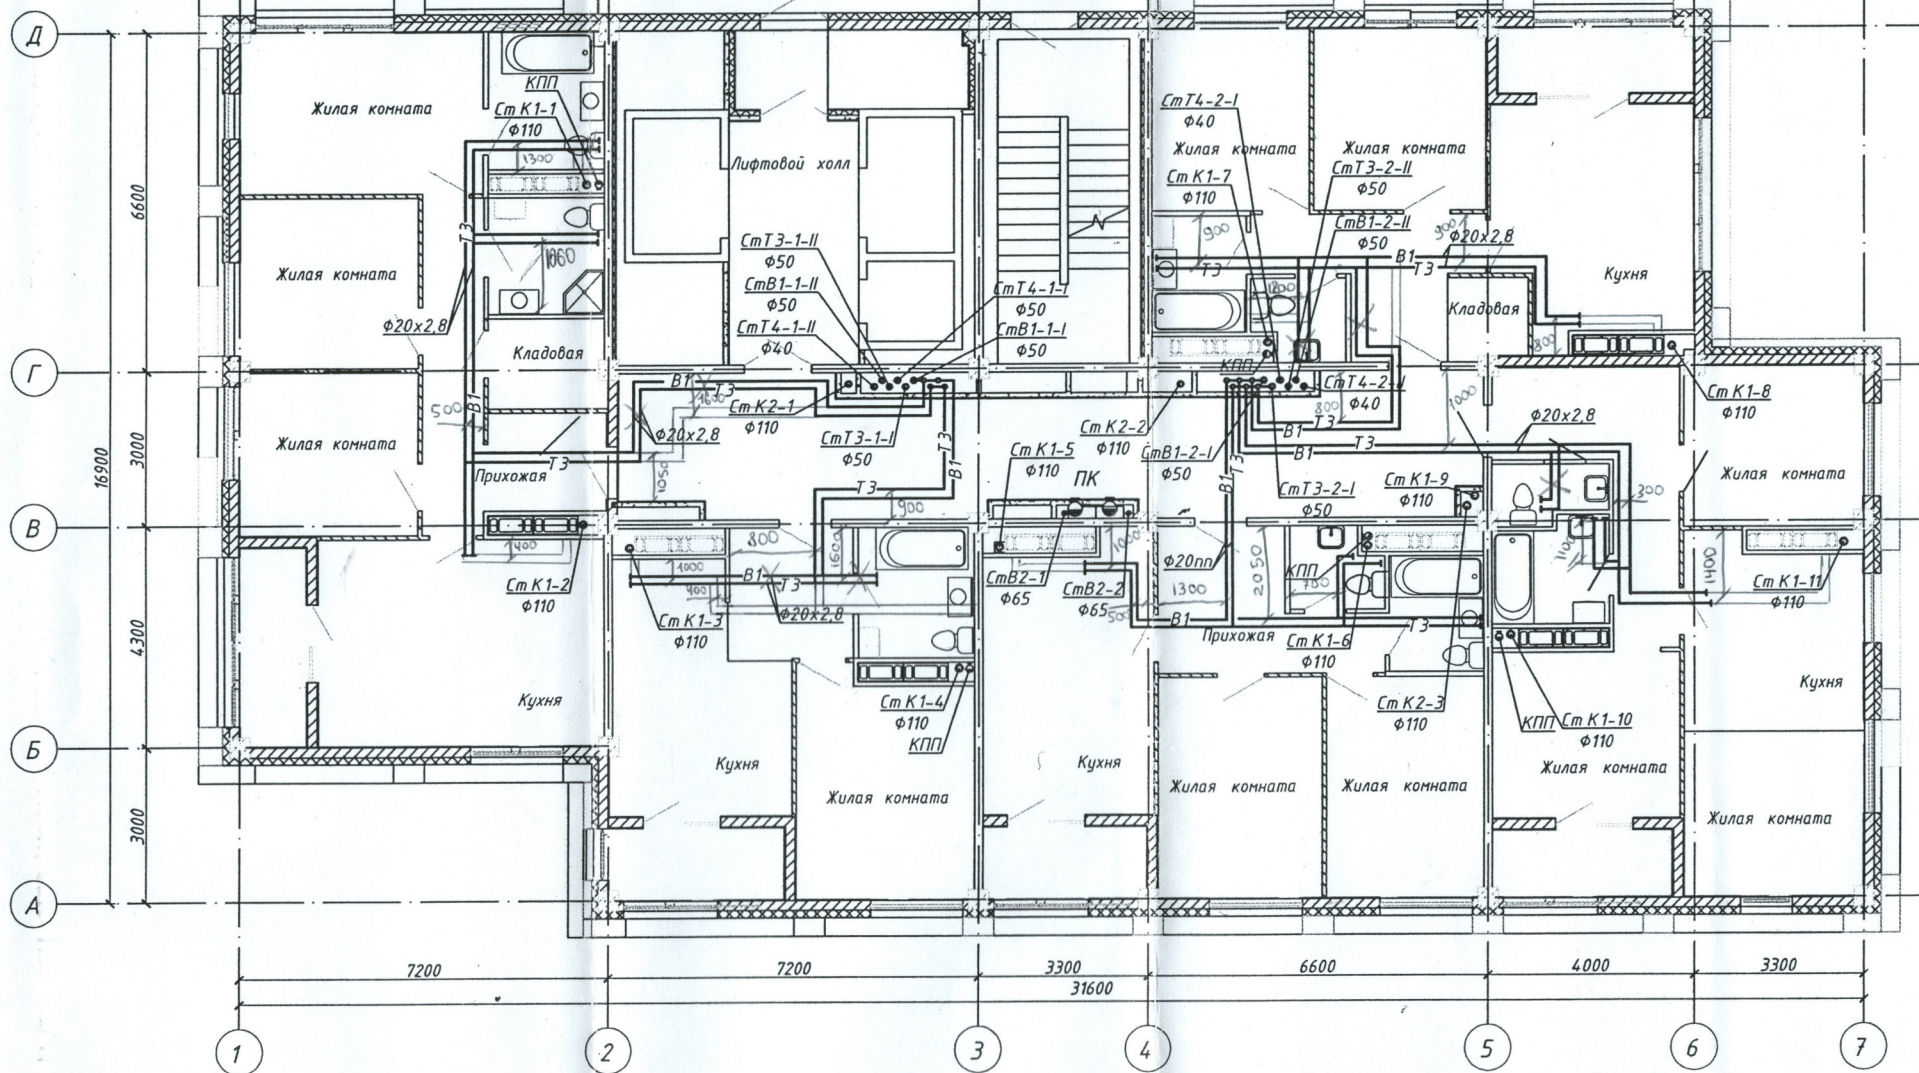

Вход в квартиру сетей водоснабжения выполнить по середине дверного проема.

Данная схема является исполнительной
Главный инженер ООО «Теплоимпорт-Сервис»
Денисов В.Н.



4-19-2-ВК

Жилой комплекс в квартале 05_08_020 по ул. Профсоюзная в Ворошиловском районе г.Волгограда. (2-й этаж - Жилые дома №2, №5, №6, №7 и надземная автостоянка с пристроенным административно-офисным зданием).

Этап 2.1- Жилой дом №2

Стадия	Лист	Листов
Р	6	

План 13-18-го этажа с системами
В1, В2, Т3, Т4, К1, К2

ООО "КЖ-ПРОЕКТ"