


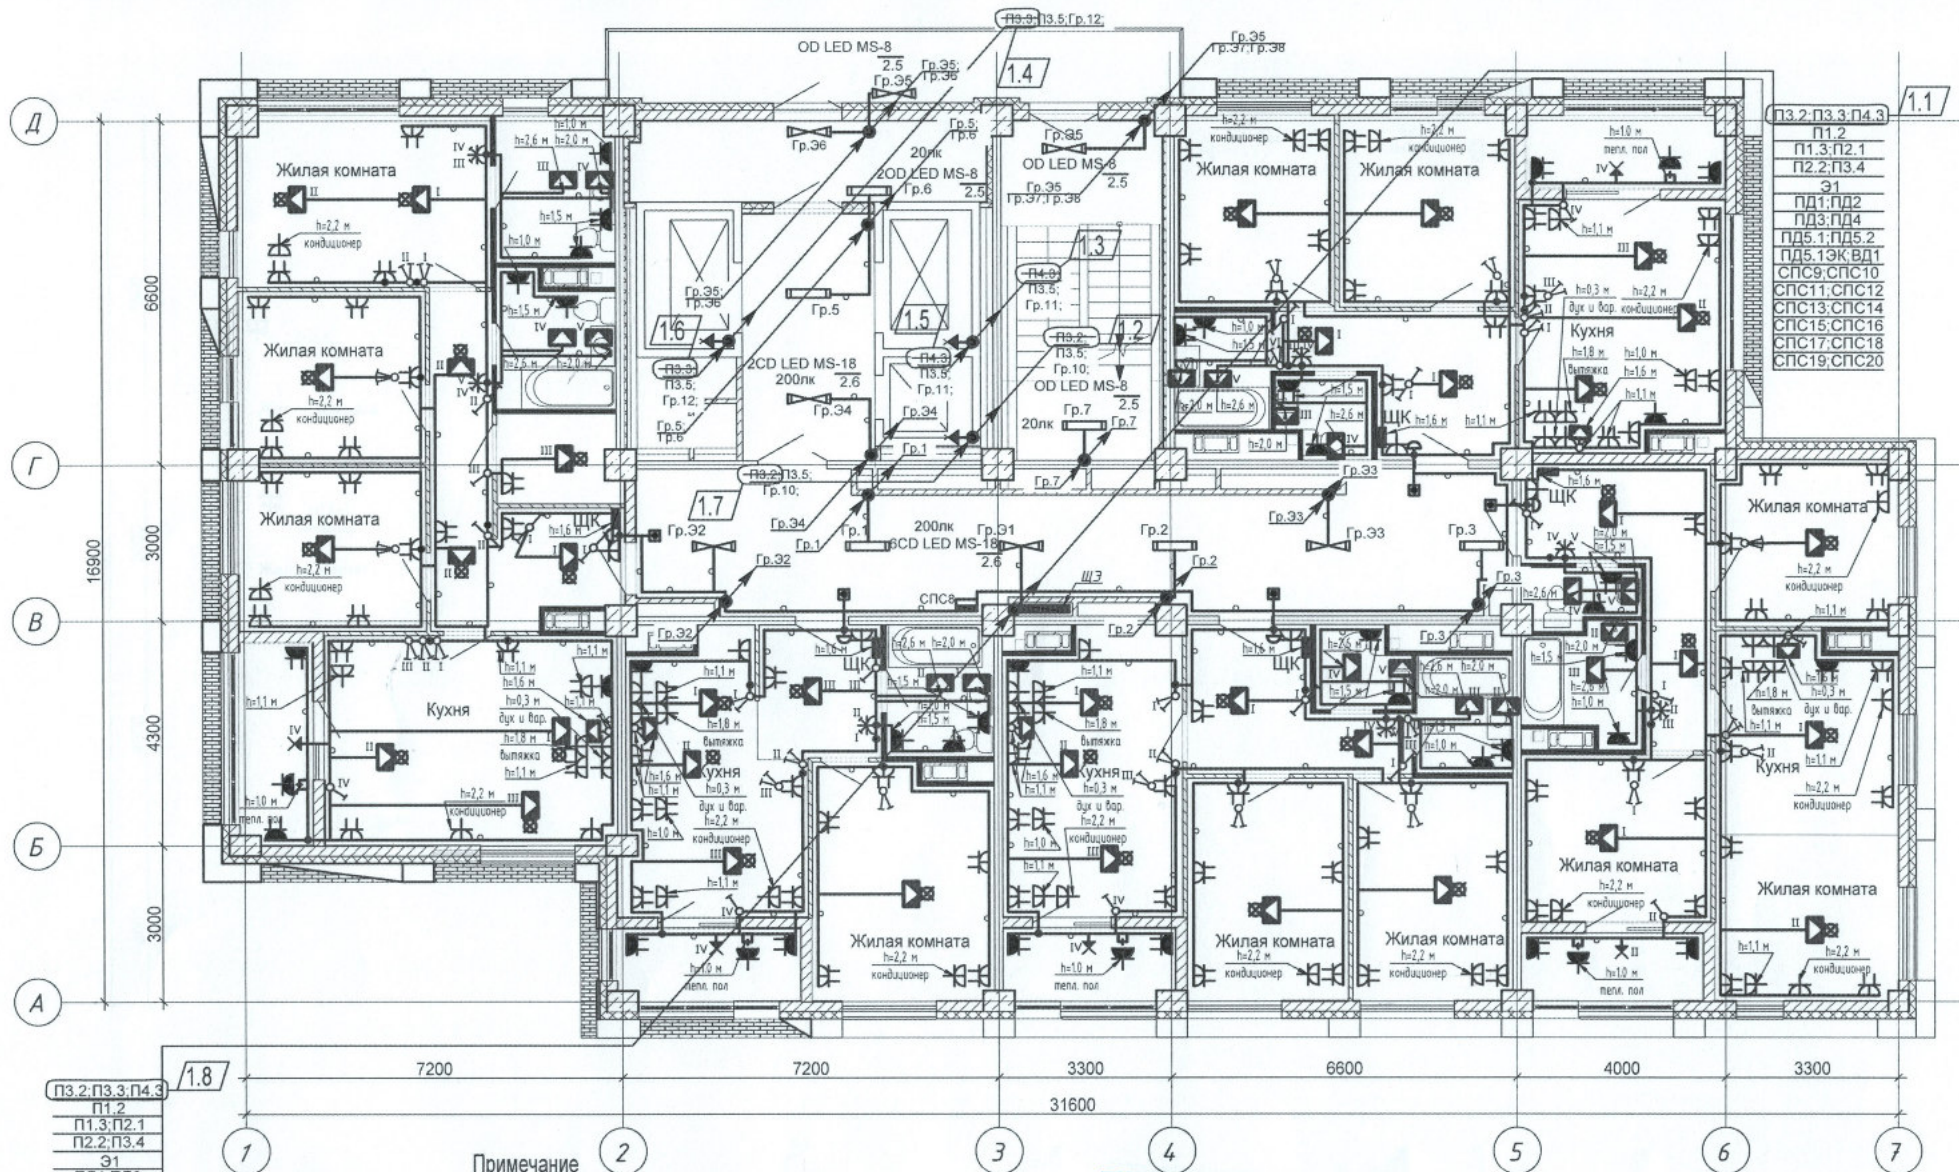

ПЗ.2.ПЗ.3.П4.3
П1.2
П1.3.П2.1
П2.2.П3.4
Э1
ПД1.ПД2
ПД3.ПД4
ПД5.1.ПД5.2
ПД5.13К.ВД1
СПС8
СПС9.СПС10
СПС11.СПС12
СПС13.СПС14
СПС15.СПС16
СПС17.СПС18
СПС19.СПС20

1.8

Примечание

1. Сети электрооборудования выполнить кабелем марки ВВГнг LS, прокладываемым скрыто в ПВХ трубе по стоякам, в стяжке пола и в стене.
2. Исключить совместную прокладку проводов и кабелей групповых линий рабочего освещения с групповыми линиями освещения безопасности и эвакуационного освещения.
3. Высота установки выключателей - $h=900\text{мм}$ от уровня чистого пола, розеток - $h=300\text{мм}$.
4. Расстояние от дверного проема или края откоса до центра выключателей и дверного звонка - 150мм .
5. В местах прокладки кабеля по диафрагме выполнить штрабу глубиной не превышающую 20мм .
6. В местах прокладки кабеля по ригелю выполнить штрабу глубиной не превышающую 15мм .

ООО «Специализированный застройщик»					
И.О. Перескоков Ю.Г.					
К.П. 13.05.2017					
ОТ 19.09.2017					
1	8	-	35-22	02.22	
Изм.	Кол.уч.	Лист	Недок.	Подпись	Дата
Разработал	Кордубан				05.21
Проверил	Ярмошевич				05.21
Утвердил	Шкурко				05.21
Н.контр.	Ярмошевич				05.21

4-19-2-30М

Жилой комплекс в квартале 05_08_020 по ул. Профсоюзная в Ворошиловском районе г.Волгограда. (2-й этап- Жилые дома №2, №5, №6, №7 и надземная автостоянка с пристроенным административно-офисным зданием).

Этап 2.1-Жилой дом №2

План 8 этажа.
Электрооборудование.

Стадия	Лист	Листов
Р	23	

ООО "ЮК-ПРОЕКТ"