


Инв. N подл.	Подпись и дата	Взам. инв. N

СОГЛАСОВАНО:		СОГЛАСОВАНО:	
AP	Мапус	05.21	КР
BK	Григоренкова	05.21	КХ
ЭОМ	Кордубан	05.21	

Инв. N подл.	Подпись и дата	Взам. инв. N

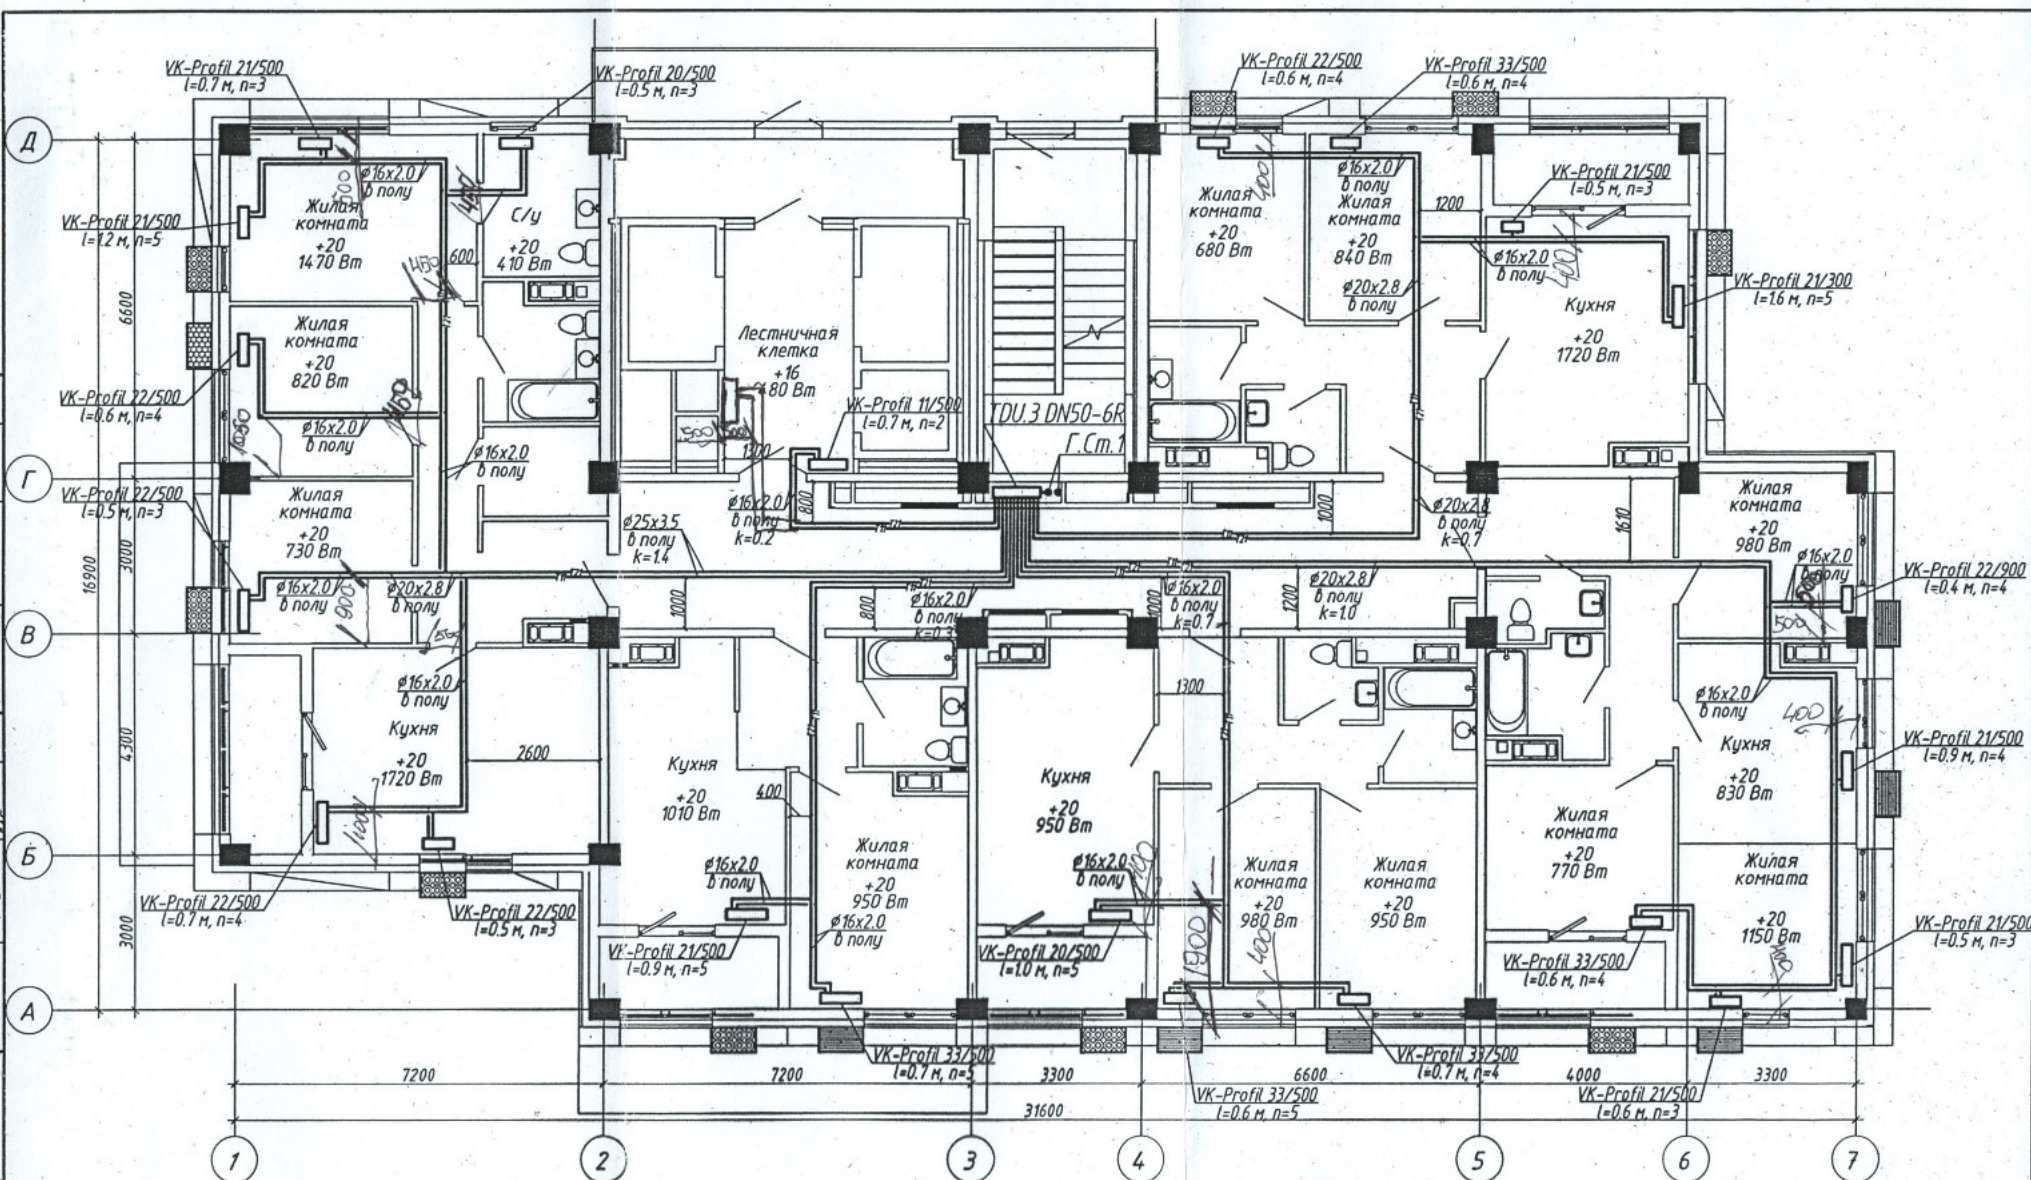

Данная схема является исполнительной
Главный инженер ООО «Теплоимпорт-Сервис»
Денисов В.Н.

1. Строительная часть показана условно;
2. Условные обозначения см. лист 1;
3. Узлы обвязки отопительных приборов см. лист 37;
4. п – настройка клапанов термостатических;
5. к – настройка клапанов ручных балансировочных МНТ;
6. Пластиковые трубопроводы в конструкции пола прокладываются в пещеле.

						4-19-2-0В			
Жилой комплекс в квартале 05_08_020 по ул. Профсоюзная в Ворошиловском районе г. Волгограда. (2-й этап – жилые дома №2, №5, №6, №7 и наземная автостоянка с пристроенным административно-офисным зданием)									
1	-	Зам.	308-2г	<i>[подпись]</i>	0122				
Изм. Колуч	Лист	№ док.	Подпись	Дата					
Разработал	Аутко	<i>[подпись]</i>	05.21				Стадия	Лист	Листов
Проверил	Ярмошевич	<i>[подпись]</i>	05.21	Этап 2.1 – Жилой дом №2	P	5			
Утвердил	Шкурко	<i>[подпись]</i>	05.21	Отопление. План 2 этажа		ООО "КЖ-ПРОЕКТ"			
Н.Контр.	Ярмошевич	<i>[подпись]</i>	05.21						