


Шамрюков
Горбатенкова

ОВ
ВК

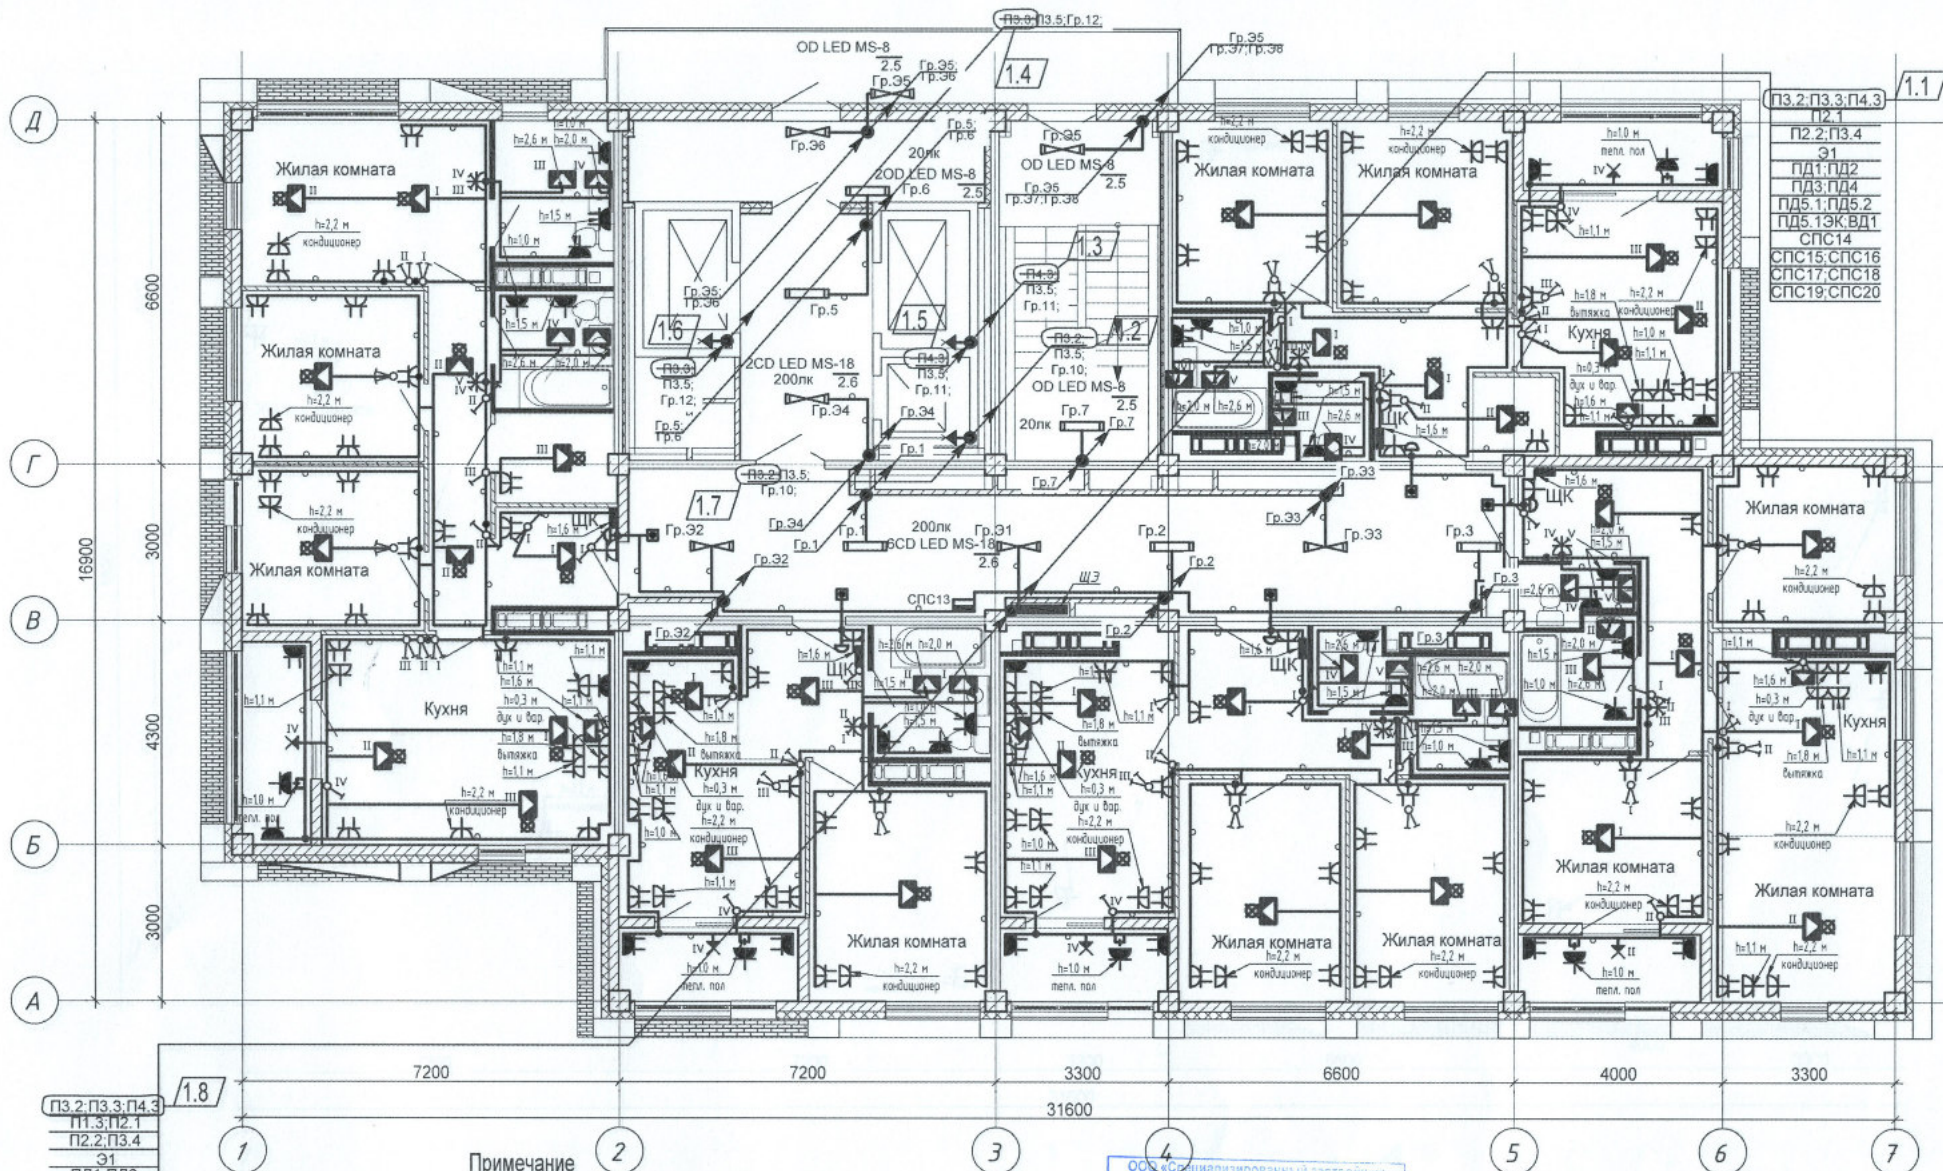

пз.2-пз.3;п4.3
п1.3;п2.1
п2.2;п3.4
31
пд1;пд2
пд3;пд4
пд5.1;пд5.2
пд5.13К;ВД1
СПС13;СПС14
СПС15;СПС16
СПС17;СПС18
СПС19;СПС20

- Примечание
1. Сети электрооборудования выполнить кабелем марки ВВГнг LS, прокладываемым скрыто в ПВХ трубе по стоякам, в стяжке пола и в стене.
 2. Исключить совместную прокладку проводов и кабелей групповых линий рабочего освещения с групповыми линиями освещения безопасности и эвакуационного освещения.
 3. Высота установки выключателей - $h=900$ мм от уровня чистого пола, розеток - $h=300$ мм.
 4. Расстояние от дверного проема или края откоса до центра выключателей и дверного звонка - 150 мм.
 5. В местах прокладки кабеля по диафрагме выполнить штрабу глубиной не превышающую 20 мм.
 6. В местах прокладки кабеля по ригелю выполнить штрабу глубиной не превышающую 15 мм.

ООО «Специализированный застройщик «Пересвет-Юг»				
1	8	-	35-22	02.22
Изм.	Кол.уч.	Лист	Недод.	Подпись
Разработал	Кордубан			05.21
Проверил	Ярмошевич			05.21
Утвердил	Шкурко			05.21
Н.контр.	Ярмошевич			05.21

4-19-2-30М		
Жилой комплекс в квартале 05_08_020 по ул. Профсоюзная в Ворошиловском районе г. Волгограда. (2-й этап- Жилые дома №2, №5, №6, №7 и надземная автостоянка с пристроенным административно-офисным зданием).		
Этап 2.1-Жилой дом №2	Стадия	Лист
	P	29
План 14 этажа. Электрооборудование.	ООО «КЖ-ПРОЕКТ»	