


Шамрюков
Горбатенкова

ОВ
ВК

Дом. инв. №

Лист 1 из 1

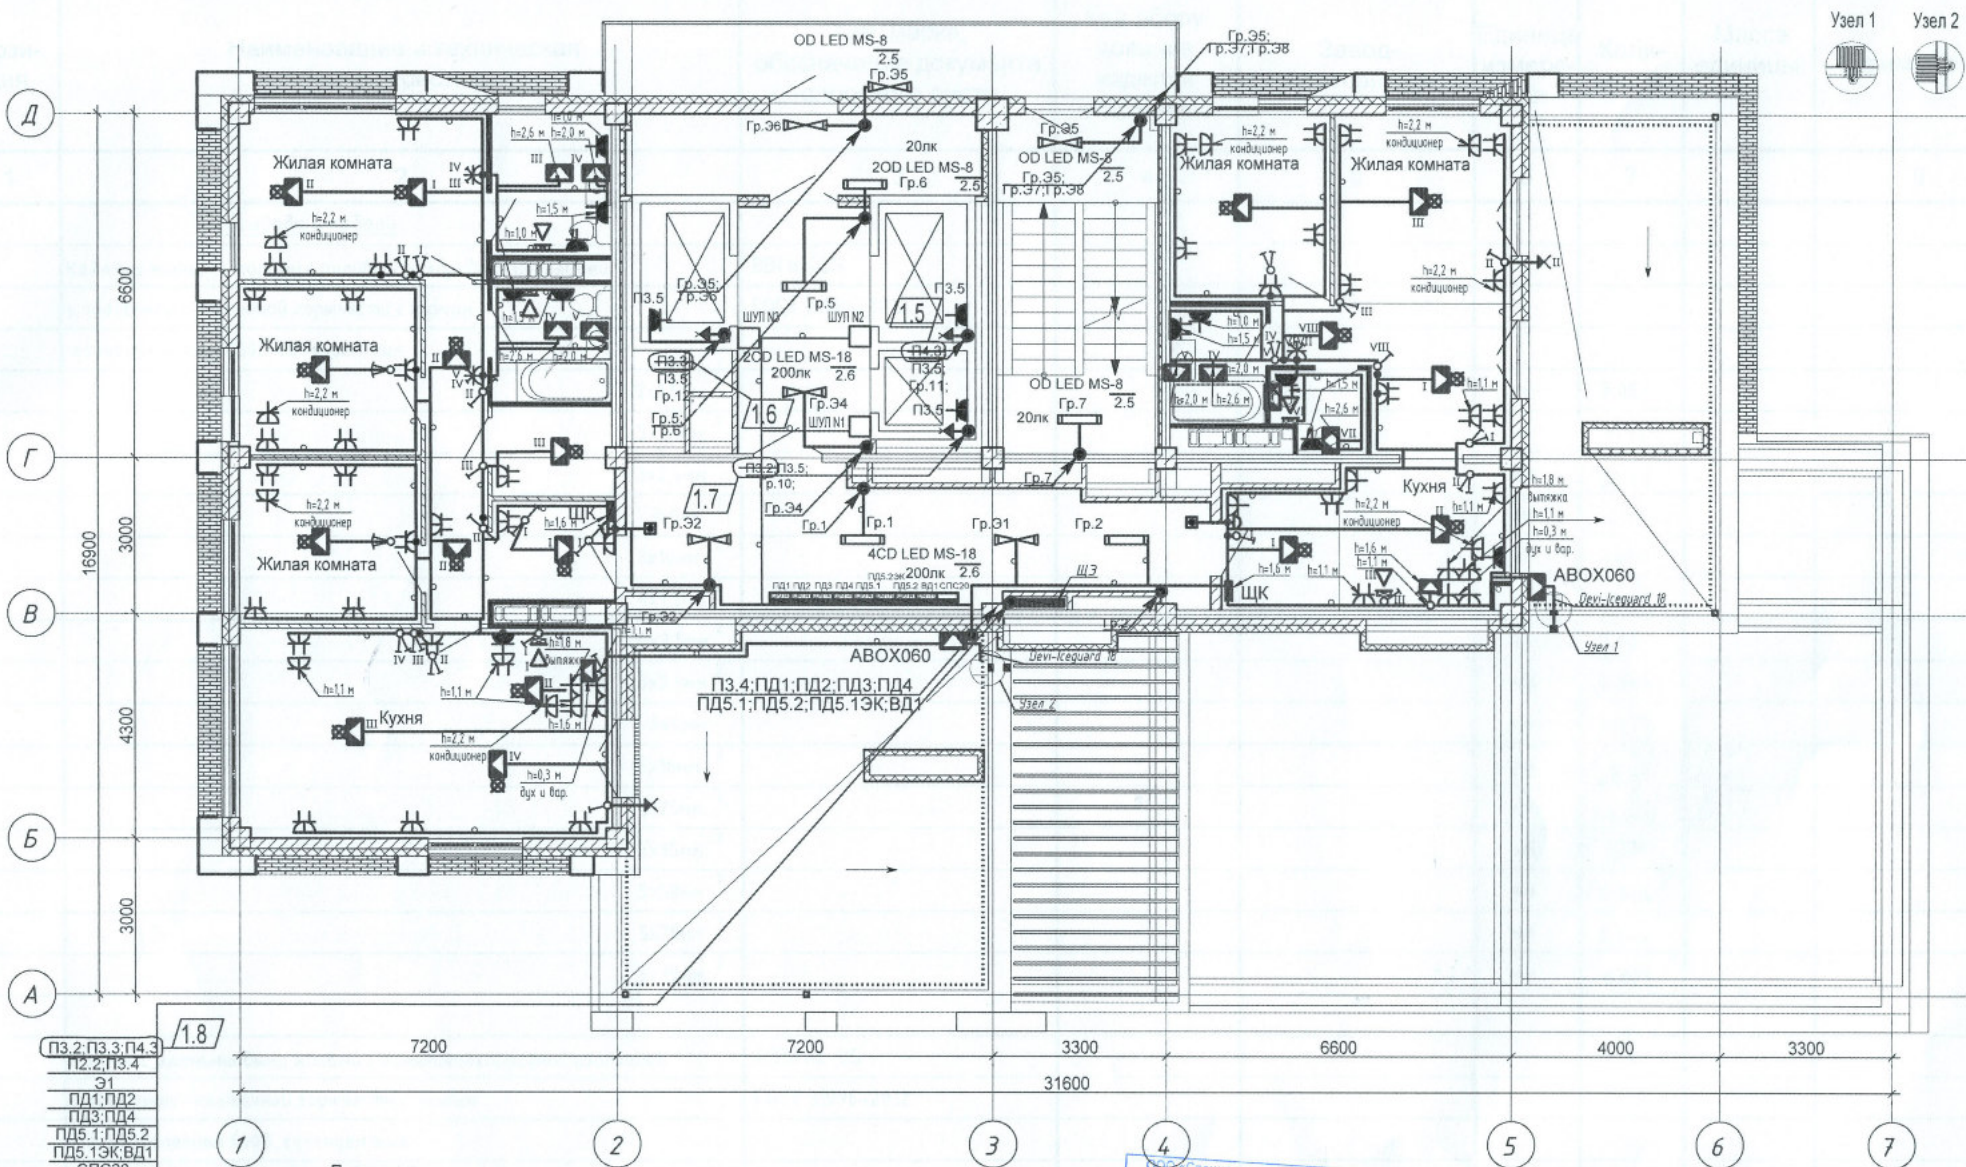

Примечание

1. Сети электрооборудования выполнить кабелем марки ВВГнг LS, прокладываемым скрыто в ПВХ трубе по стоякам, в стяжке пола и в стене.
2. Исключить совместную прокладку проводов и кабелей групповых линий рабочего освещения с групповыми линиями освещения безопасности и эвакуационного освещения.
3. Высота установки выключателей - $h=900\text{ мм}$ от уровня чистого пола, розеток - $h=300\text{ мм}$.
4. Расстояние от дверного проема или края откоса до центра выключателей и дверного звонка - 150 мм .
5. В местах прокладки кабеля по диафрагме выполнить штрабу глубиной не превышающую 20 мм , по ригелю - 15 мм .
6. Экран нагревательного кабеля заземлить в соответствии с требованиями ПУЭ. Минимальный радиус изгиба нагревательного кабеля 25 мм .
7. При укладке нагревательного кабеля не допускается наступать на него, ставить на него инструмент и другие тяжелые предметы, а также прилагать растягивающее усилие более 25 Н . Не допускается перегиб нагревательного кабеля через острые углы.
8. Гр. 6,7 по террасе проложить в трубе стальной водогазопроводной.

		Специализированный застройщик		ПРОЕКТ		4-19-2-30М			
		Наименование и адрес объекта строительства		ПРОЕКТ					
1	8	-	35-22	02.22	Жилой комплекс в квартале 05_08_020 по ул. Профсоюзная в Ворошиловском районе г.Волгограда. (2-й этап- Жилые дома №2, №5, №6, №7 и надземная автостоянка с пристроенным административно-офисным зданием).				
Изм. Кол.уч.		Лист	Недок.	Подпись				Дата	
Разработал		Кордубан		05.21	Этап 2.1-Жилой дом №2		Стадия	Лист	Листов
Проверил		Ярошевич		05.21			Р	38	
Утвердил		Шкурко		05.21	План 23 этажа. Электрооборудование.		 ООО "КУК-ПРОЕКТ"		
Н.контр.		Ярошевич		05.21					