



План 2-го этажа

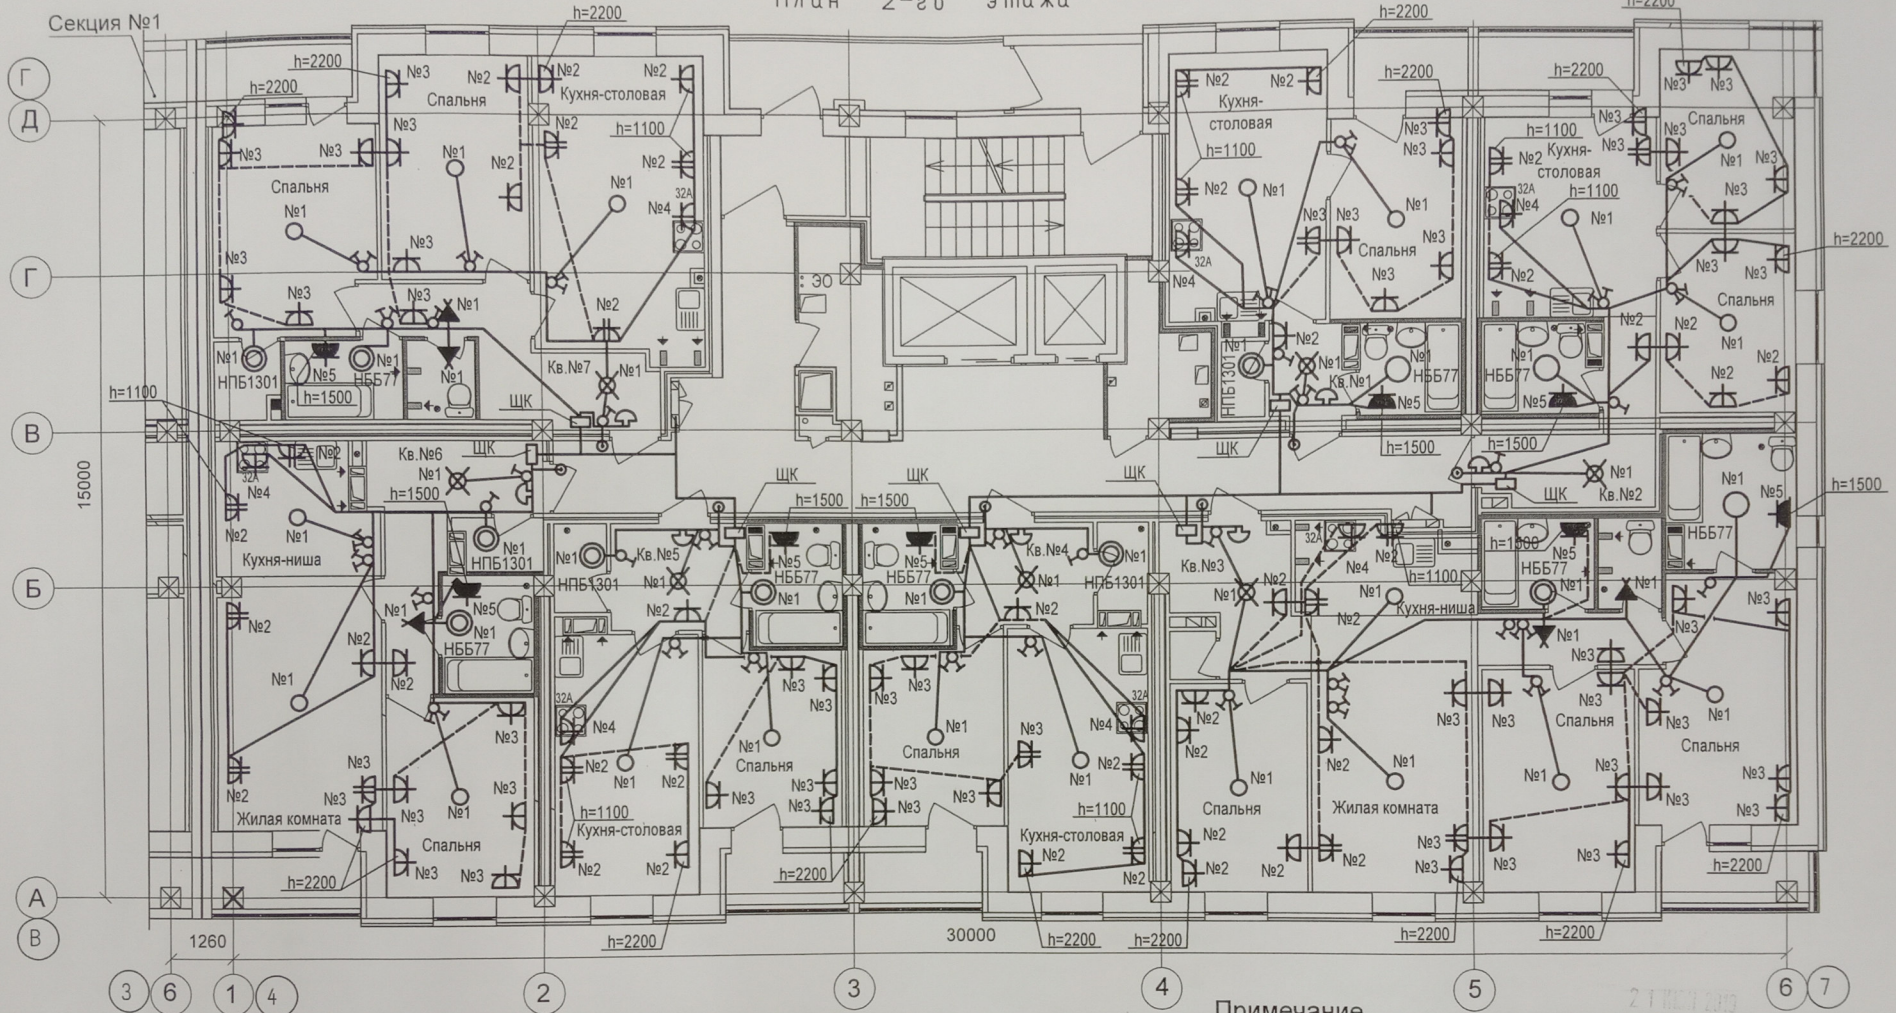

Расчетная схема квартирного щитка ЩК (наборный)

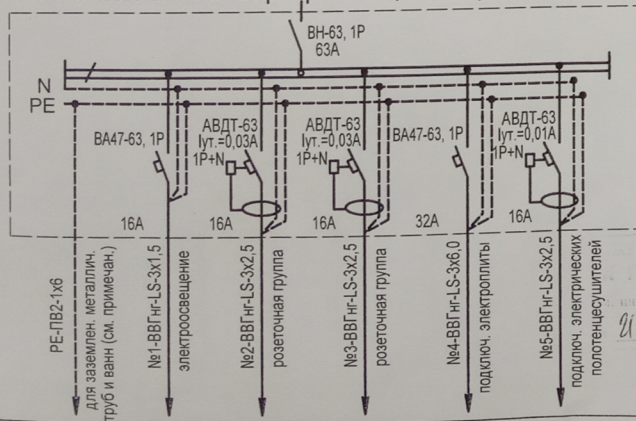

Электронагрузка
квартиры
 $P_p = 10,0 \text{ кВт}$;
 $I_p = 47,8 \text{ А}$;

При наличии в ванных комнатах металлических труб и ванн выполнить заземление по месту.

Условные обозначения

проводку выполнить в жестких пластиковых негорючих трубах в подготовке пола

2	-	Зам.	3	06.19г.
Изм.	Кол.уч.	Лист	№ докум	Подпись
Разраб.	Тимаев			06.19г.
Пров.	Тимаев			
Н.контр.	Дядюра			

4 / 17 - ЭО.2

Многоэтажный жилой дом с подземной автостоянкой по ул.Профсоюзной, 20 в Ворошиловском районе г.Волгограда.

Жилой дом
Секция №2

Стадия	Лист	Листов
Р	11	

Внутриквартирная электропроводка.
2 этаж. План расположения.

ООО "ПРОЕКТ"

Взам. инв. N

Подпись и дата

Инв. Nподл.