


Инв. № подл.	Подпись и дата	Взам. инв. №	АР	Матус	Согласовано:	Согласовано:
БК	Горбатенко	05.21	ВК	Коробан	05.21	05.21
ЭОМ	Коробан	05.21	ЭОМ	Коробан	05.21	05.21

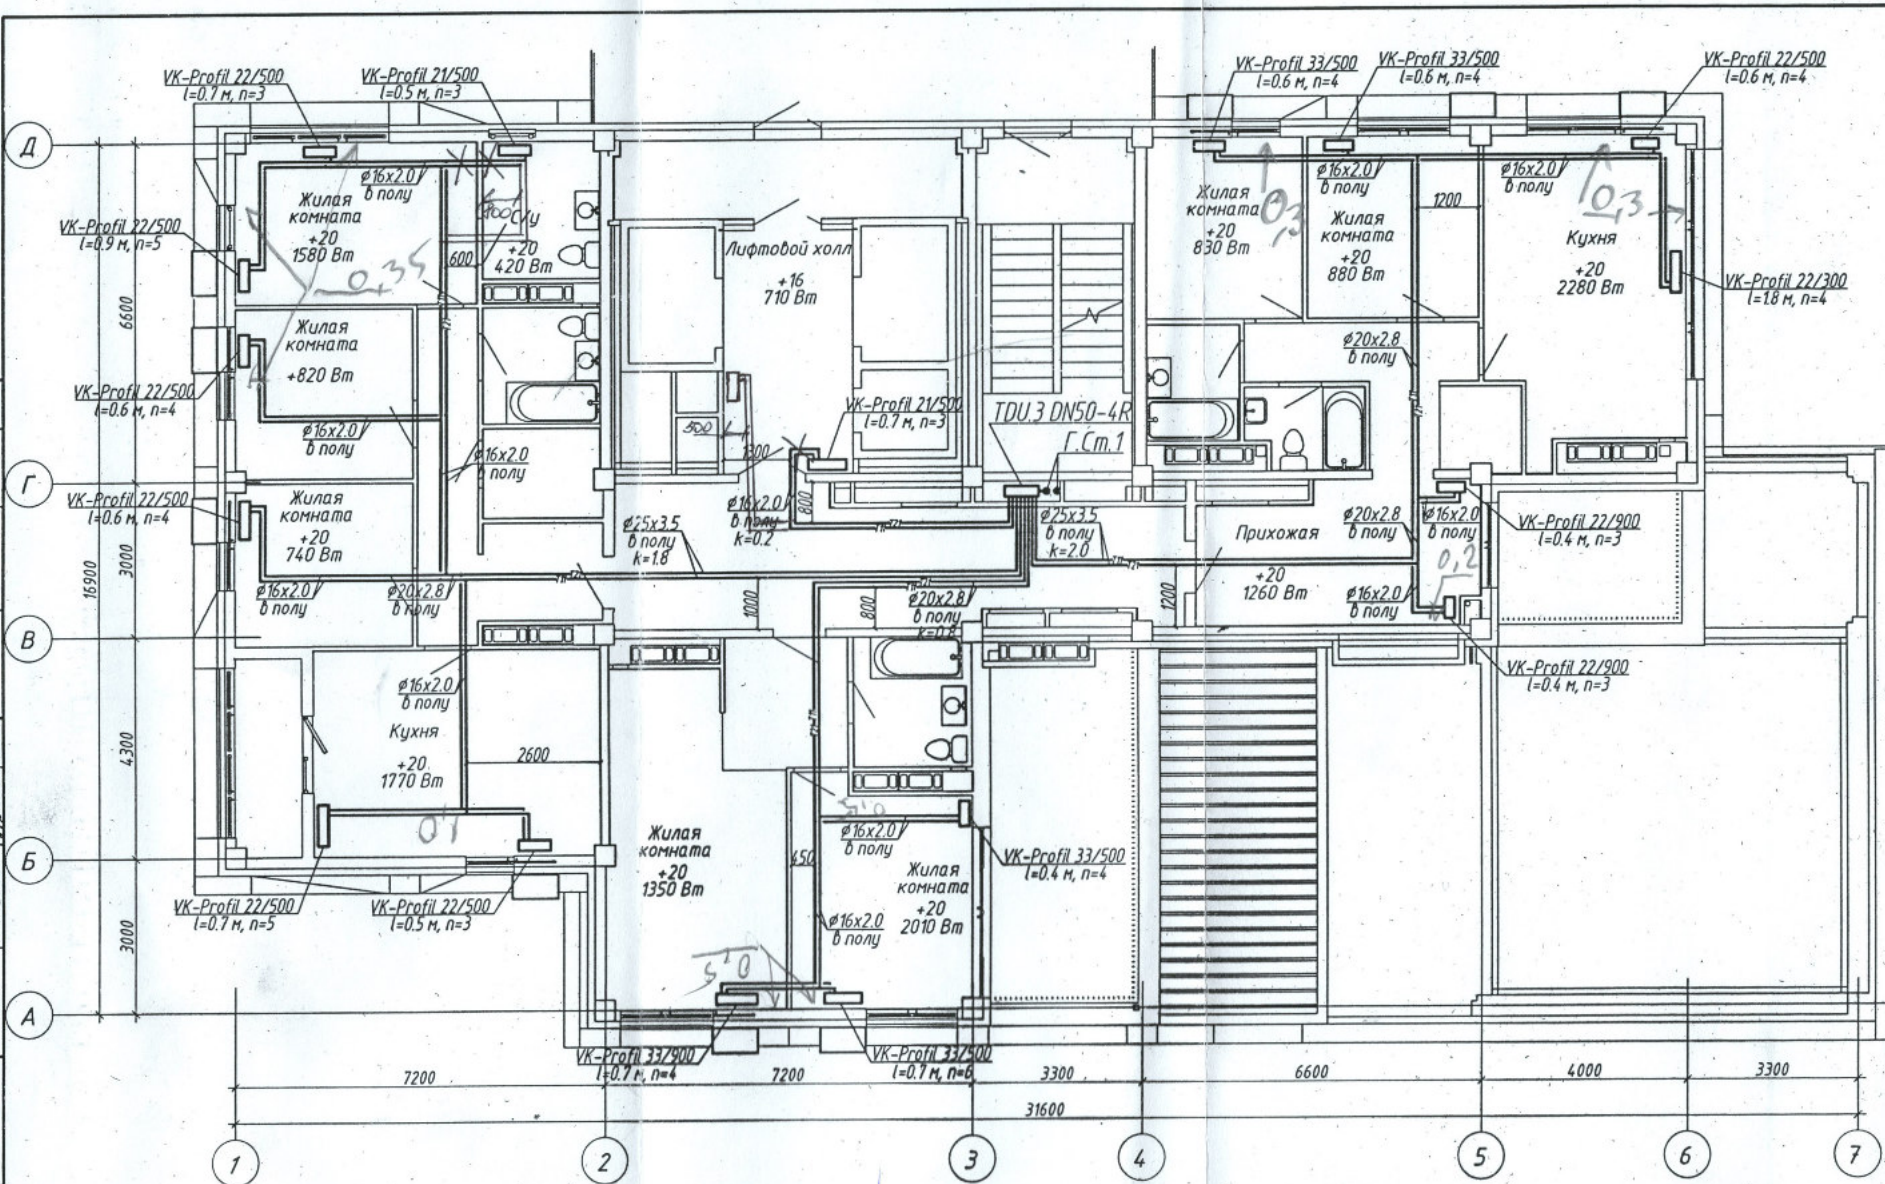

Данная схема является исполнительной
Главный инженер ООО «Теплоинформ-Сервис»
Денисов В.Н.

1. Строительная часть показана условно;
2. Условные обозначения см. лист 1;
3. Узлы обвязки отопительных приборов см. лист 37;
4. n - настройка клапанов термостатических;
5. k - настройка клапанов ручных балансировочных MNT;
6. Пластиковые трубопроводы в конструкции пола прокладываются в пещеле.

						4-19-2-0B		
						Жилой комплекс в квартале 05_08_020 по ул. Профсоюзная в Ворошиловском районе г. Волгограда. (2-й этап - жилые дома №2, №5, №6, №7 и наземная автостоянка с пристроенным административно-офисным зданием)		
1	-	Зам.	308-21	01.22		Этап 2.1 - Жилой дом №2	Стадия	Лист
Изм.	Кол.уч.	Лист	№ док.	Подпись	Дата		P	25
Разработал	Аутко	С.И.		05.21				
Проверил	Ярмошечич	С.И.		05.21		Отопление. План 22 этажа		
Утвердил	Шкурко	С.И.		05.21		ООО «КЖ-ПРОЕКТ»		
Н.Контр.	Ярмошечич	С.И.		05.21		Формат А3		