


Шамрюков
Горбатенкова

ОВ
БК

Диаг. итв. №
Получено в дата
Копия: 10.10.2017

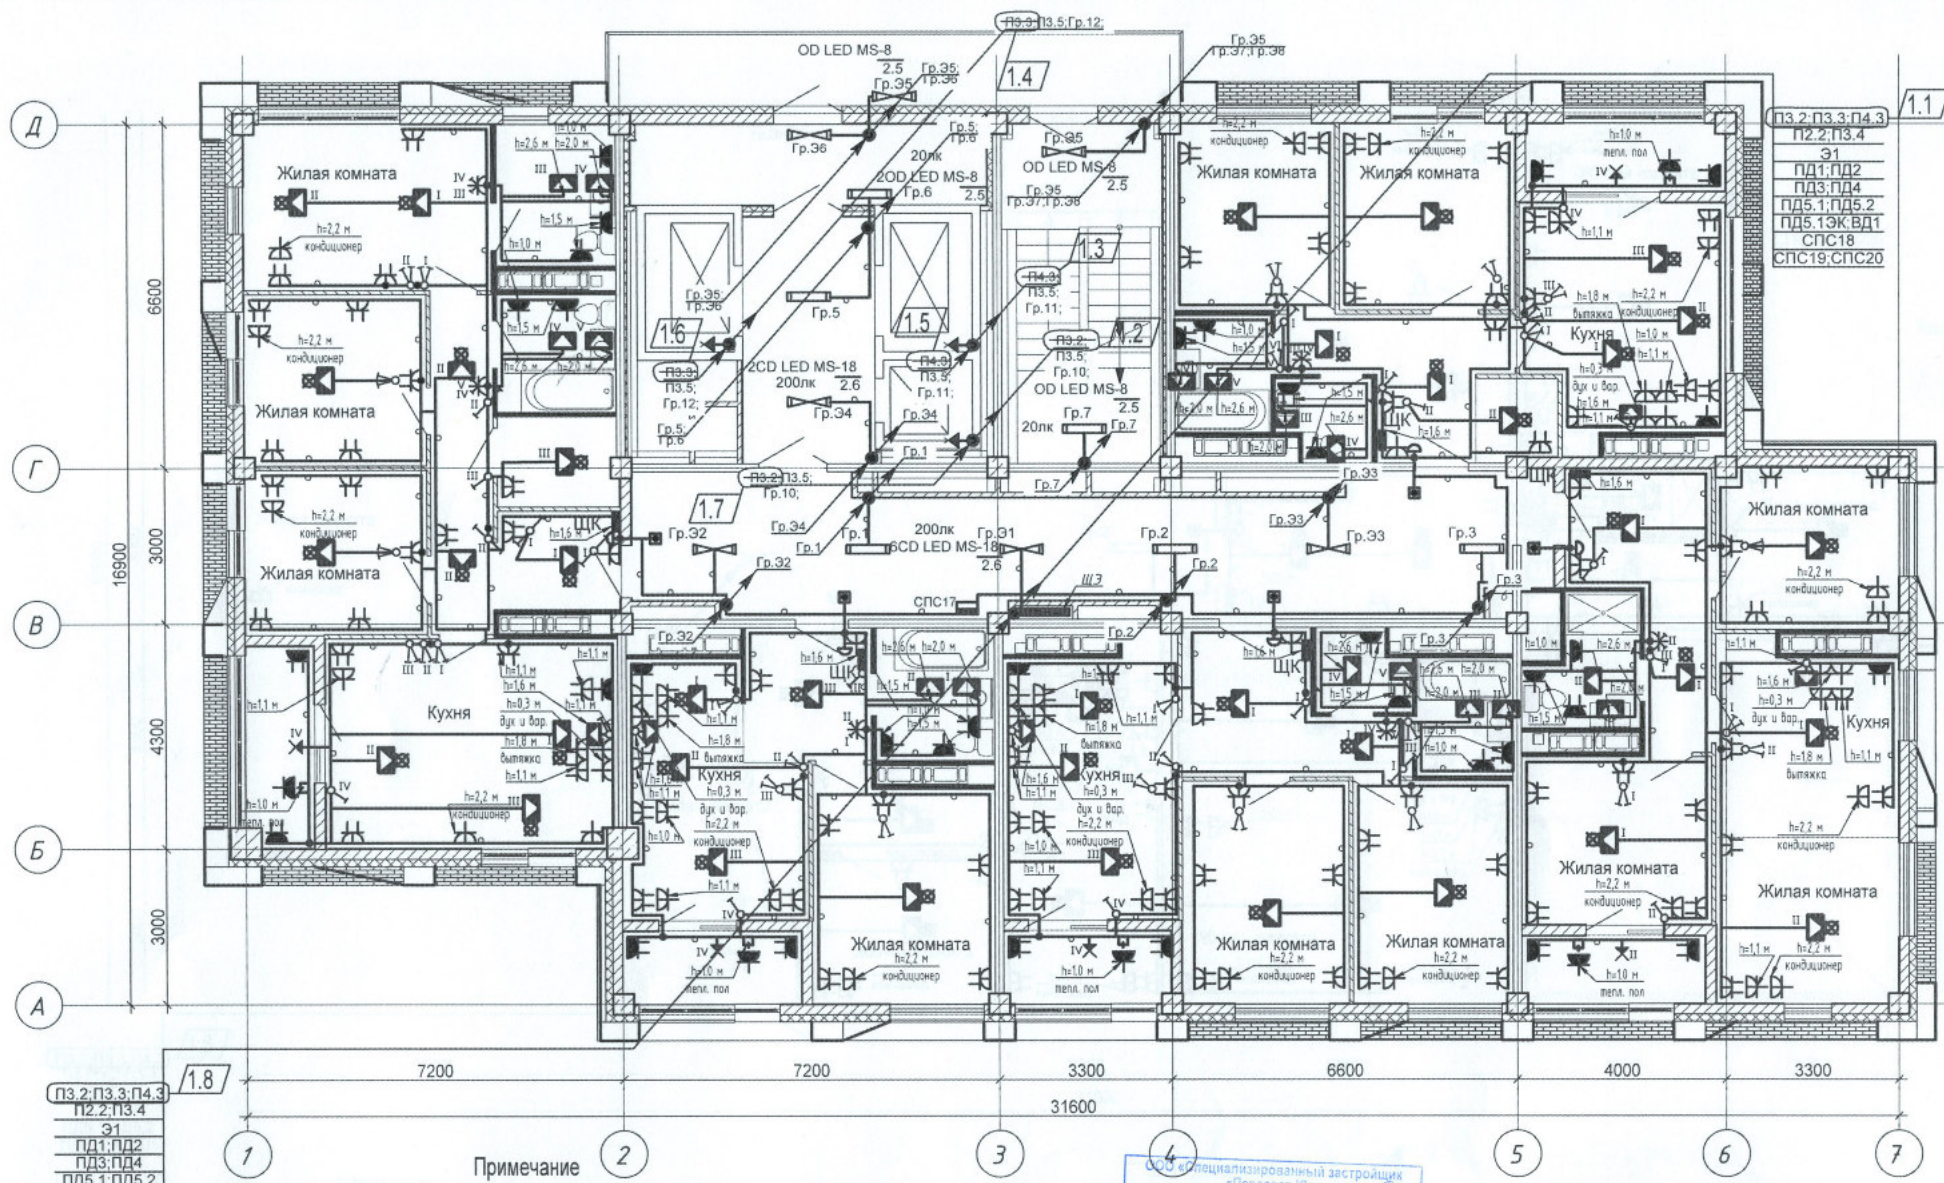

- п3.2:п3.3:п4.3
п2.2:п3.4
Э1
пд1:пд2
пд3:пд4
пд5.1:пд5.2
пд5.1:пд5.2
пд5.1:пд5.2
спс17:спс18
спс19:спс20

Примечание

1. Сети электрооборудования выполнить кабелем марки ВВГнг LS, прокладываемым скрыто в ПВХ трубе по стоякам, в стяжке пола и в стене.
2. Исключить совместную прокладку проводов и кабелей групповых линий рабочего освещения с групповыми линиями освещения безопасности и эвакуационного освещения.
3. Высота установки выключателей - $h=900$ мм от уровня чистого пола, розеток - $h=300$ мм.
4. Расстояние от дверного проема или края откоса до центра выключателей и дверного звонка - 150 мм.
5. В местах прокладки кабеля по диафрагме выполнить штрабу глубиной не превышающую 20 мм.
6. В местах прокладки кабеля по ригелю выполнить штрабу глубиной не превышающую 15 мм.

ООО «Специализированный застройщик «Пересвет-Юг»			
Исполнитель	С.А.М. Гринин	Дата	20.10.2017
Изм.	Кол.уч.	Лист	№ док.
Разработал	Кордубан	05.21	
Проверил	Ярмошевич	05.21	
Утвердил	Шкурко	05.21	
Н.контр.	Ярмошевич	05.21	

4-19-2-ЭОМ			
Жилой комплекс в квартале 05_08_020 по ул. Профсоюзная в Ворошиловском районе г. Волгограда. (2-й этап- Жилые дома №2, №5, №6, №7 и надземная автостоянка с пристроенным административно-офисным зданием).			
Этап 2.1-Жилой дом №2		Стадия	Лист
		P	34
План 19 этажа. Электрооборудование.		ООО «КЖ-ПРОЕКТ»	