


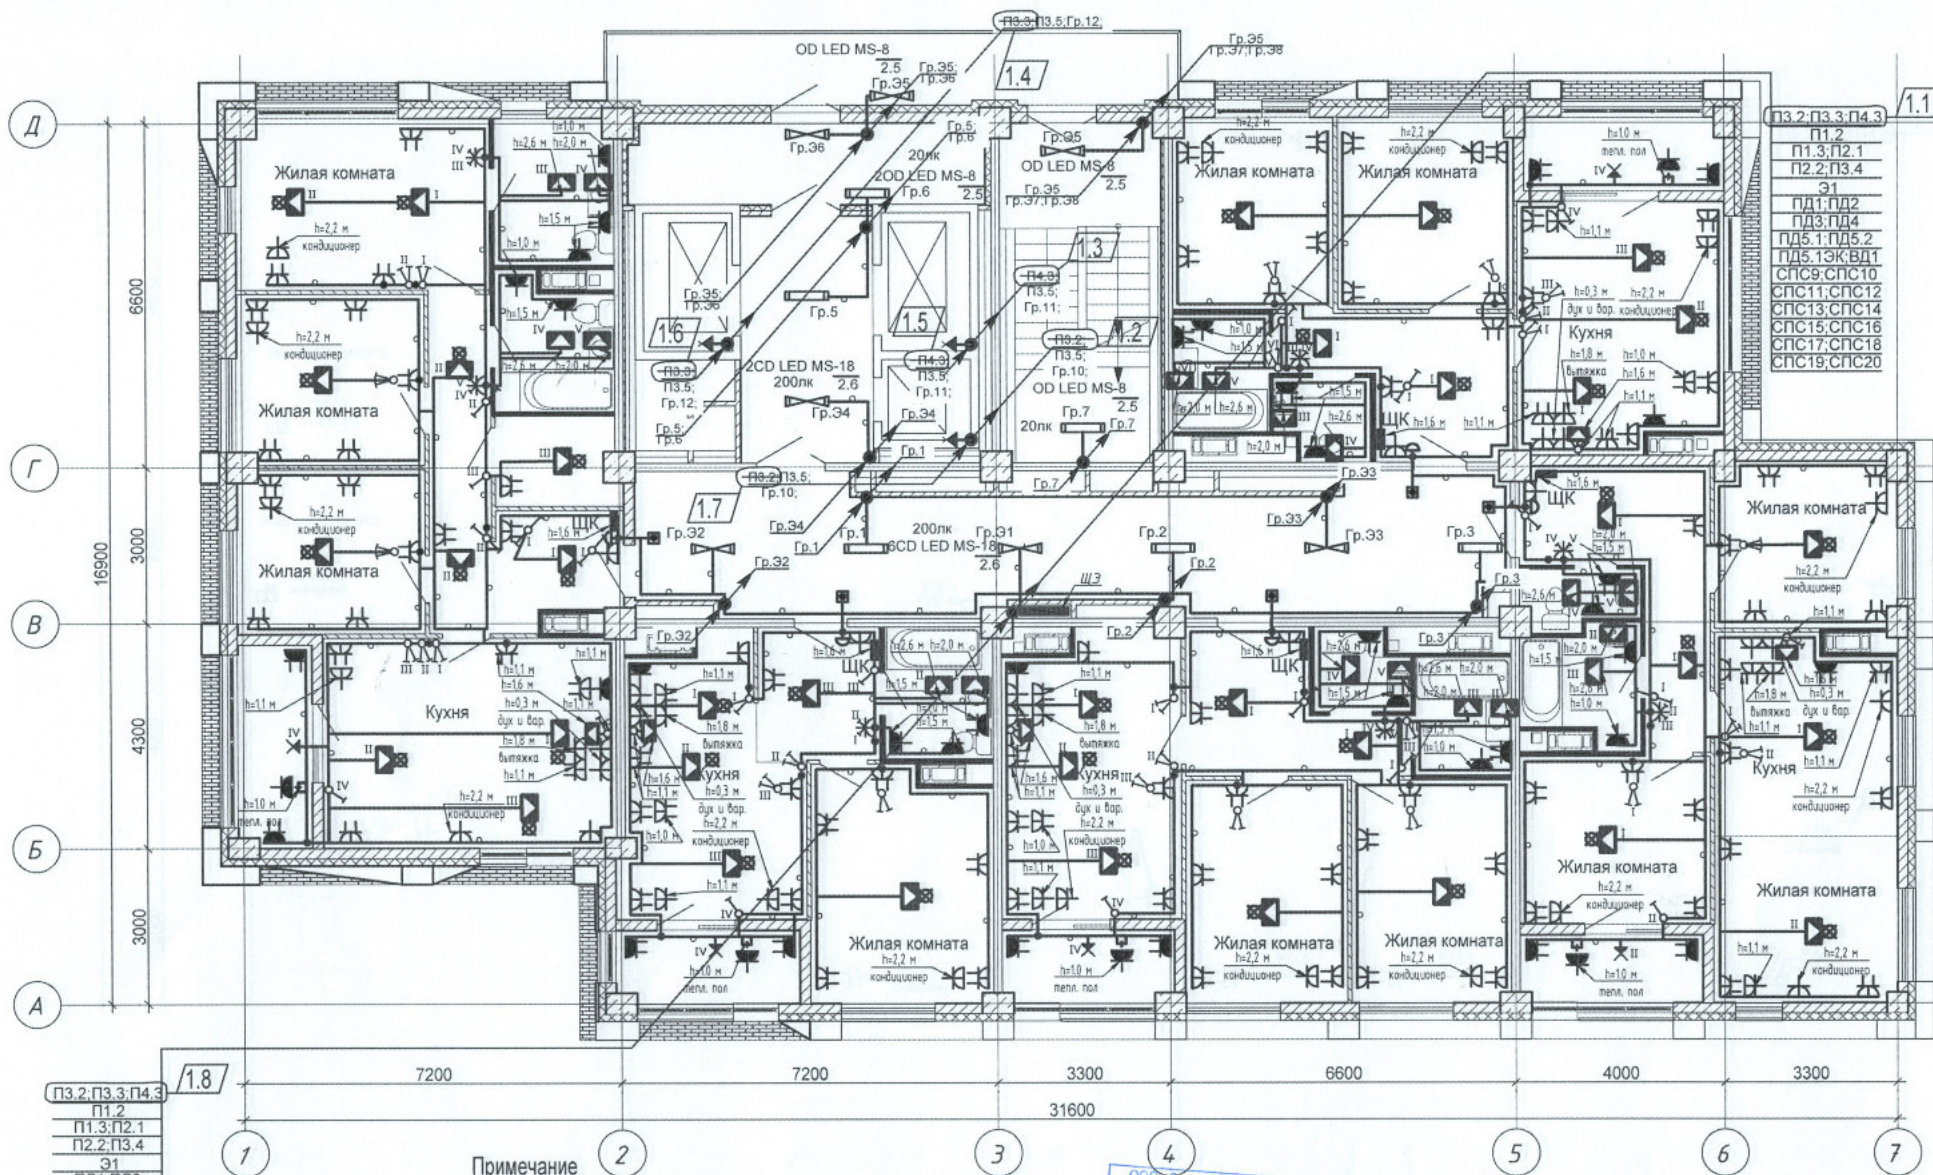

- П3.2, П3.3, П4.3
П1.2
П1.3, П2.1
П2.2, П3.4
Э1
ПД1, ПД2
ПД3, ПД4
ПД5.1, ПД5.2
ПД5.13К, ВД1
СПС9, СПС10
СПС11, СПС12
СПС13, СПС14
СПС15, СПС16
СПС17, СПС18
СПС19, СПС20

1.8

Примечание

1. Сети электрооборудования выполнить кабелем марки ВВГнг LS, прокладываемым скрыто в ПВХ трубе по стоякам, в стяжке пола и в стене.
2. Исключить совместную прокладку проводов и кабелей групповых линий рабочего освещения с групповыми линиями освещения безопасности и эвакуационного освещения.
3. Высота установки выключателей - $h=900$ мм от уровня чистого пола, розеток - $h=300$ мм.
4. Расстояние от дверного проема или края откоса до центра выключателей и дверного звонка - 150 мм.
5. В местах прокладки кабеля по диафрагме выполнить штрабу глубиной не превышающую 20 мм.
6. В местах прокладки кабеля по ригелю выполнить штрабу глубиной не превышающую 15 мм.

ООО «СПЕЦИАЛИЗИРОВАННЫЙ ЗАСТРОЙЩИК»				
К. ПРОЕКТОВЫЙ РАБОТ				
1	8	-	35-22	02-22
Изм.	Кол. уч.	Лист	Модок.	Подпись
Разработал	Кордубан			05.21
Проверил	Ярмошевич			05.21
Утвердил	Шкурко			05.21
Н. контр.	Ярмошевич			05.21

4-19-2-30М

Жилой комплекс в квартале 05_08_020 по ул. Профсоюзная в Ворошиловском районе г. Волгограда. (2-й этап - Жилые дома №2, №5, №6, №7 и надземная автостоянка с пристроенным административно-офисным зданием).

Этап 2.1 - Жилой дом №2

План 9 этажа.
Электрооборудование.

Стадия	Лист	Листов
Р	24	
ООО «ЮК-ПРОЕКТ»		