


План 19-го этажа с системами В1, В2, Т3, Т4, К1, К2

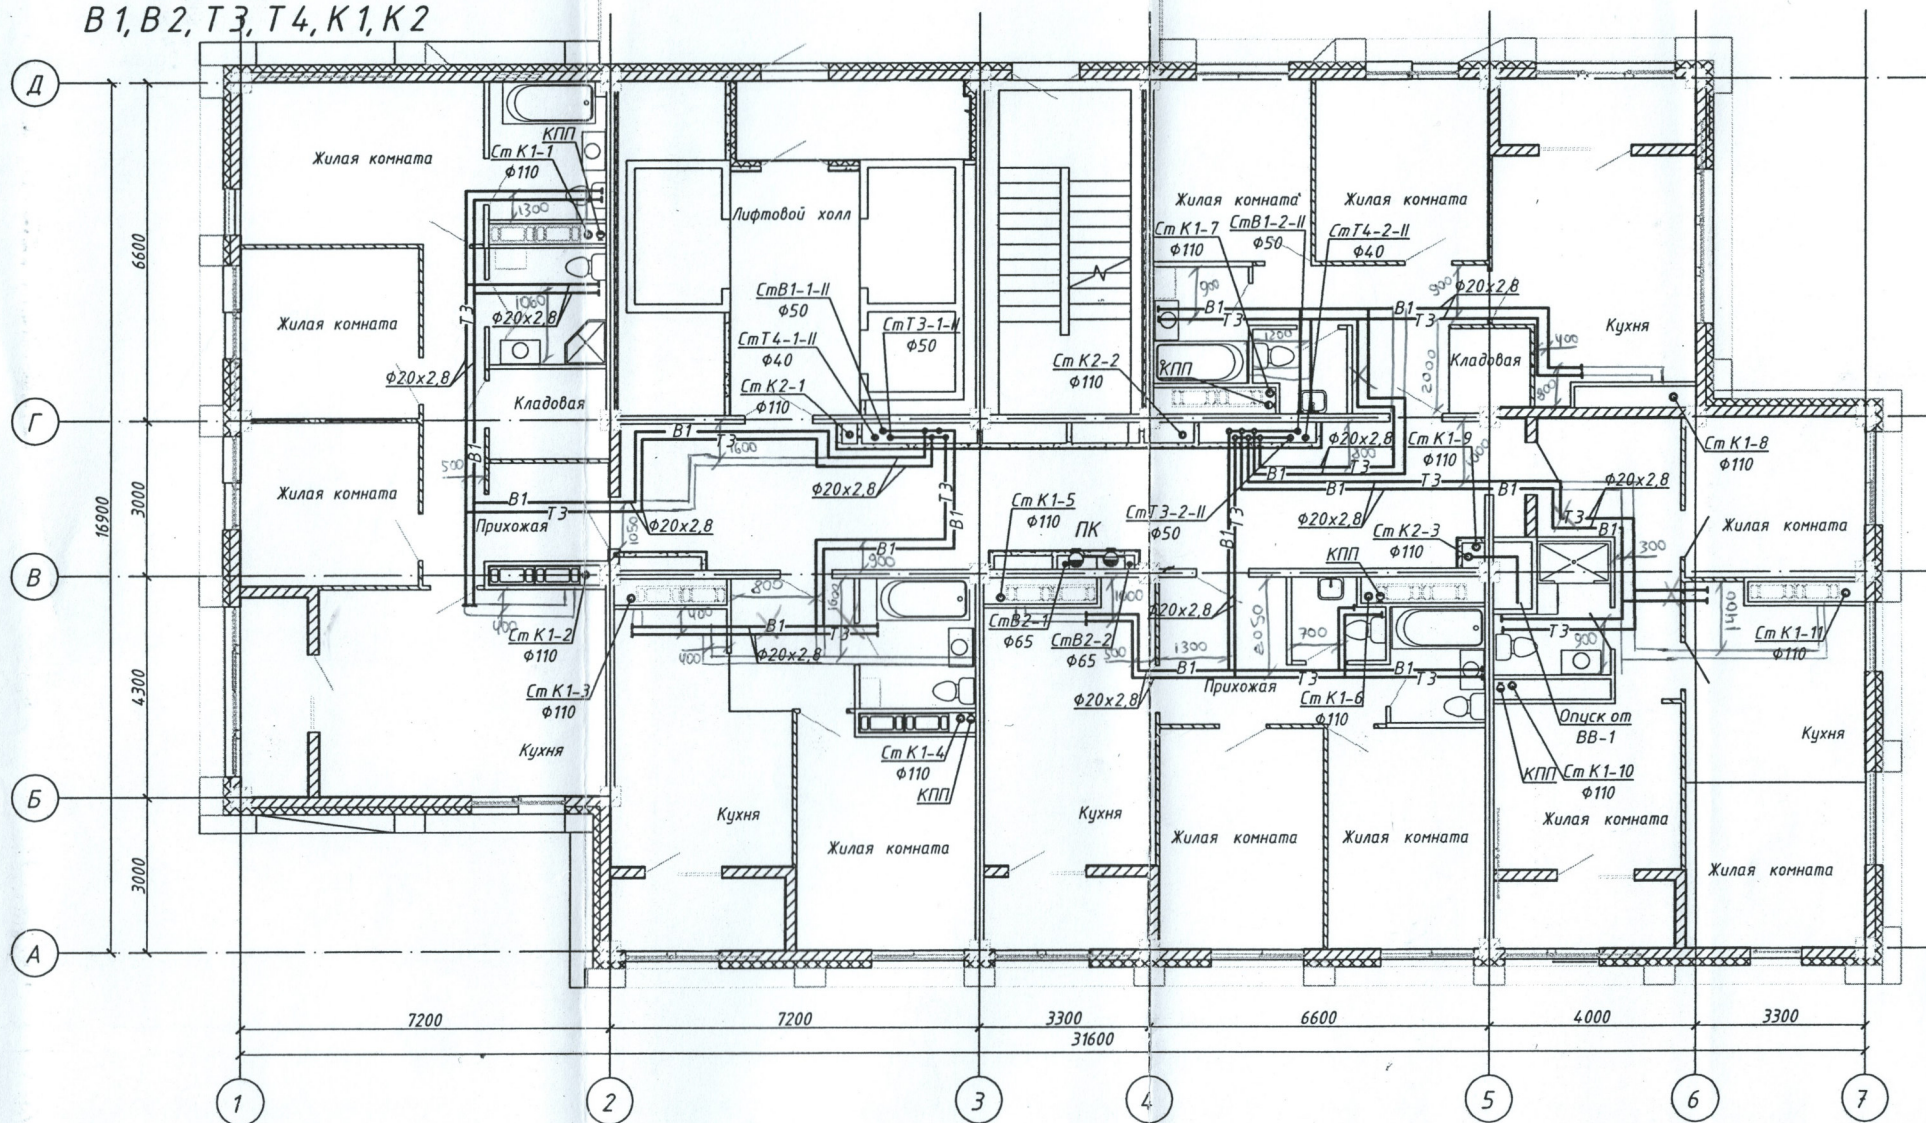

Вход в квартиру сетей водоснабжения выполнить по середине дверного проема.

Данная схема является исполнительной
Главный инженер ООО «Теплоимпорт-Сервис»
Денисов В.Н.

						4-19-2-ВК			
						Жилой комплекс в квартале 05_08_020 по ул. Профсоюзная в Ворошиловском районе г.Волгограда. (2-й этап- Жилые дома №2, №5, №6, №7 и надземная автостоянка с пристроенным административно-офисным зданием).			
Изм.	Кол.уч.	Лист	№ док	Подпись	Дата	Этап 2.1- Жилой дом №2	Стадия	Лист	Листов
Разработал	Горбатенкова				04.21		Р	7	
Проверил	Ярмошев				04.21				
Утвердил	Шкурко				04.21	План 19-го этажа с системами В1,В2,Т3,Т4,К1,К2		ООО "КЖ-ПРОЕКТ"	
Н. контр.	Ярмошев				04.21				