


План 20-го этажа с системами В1, В2, Т3, Т4, К1, К2

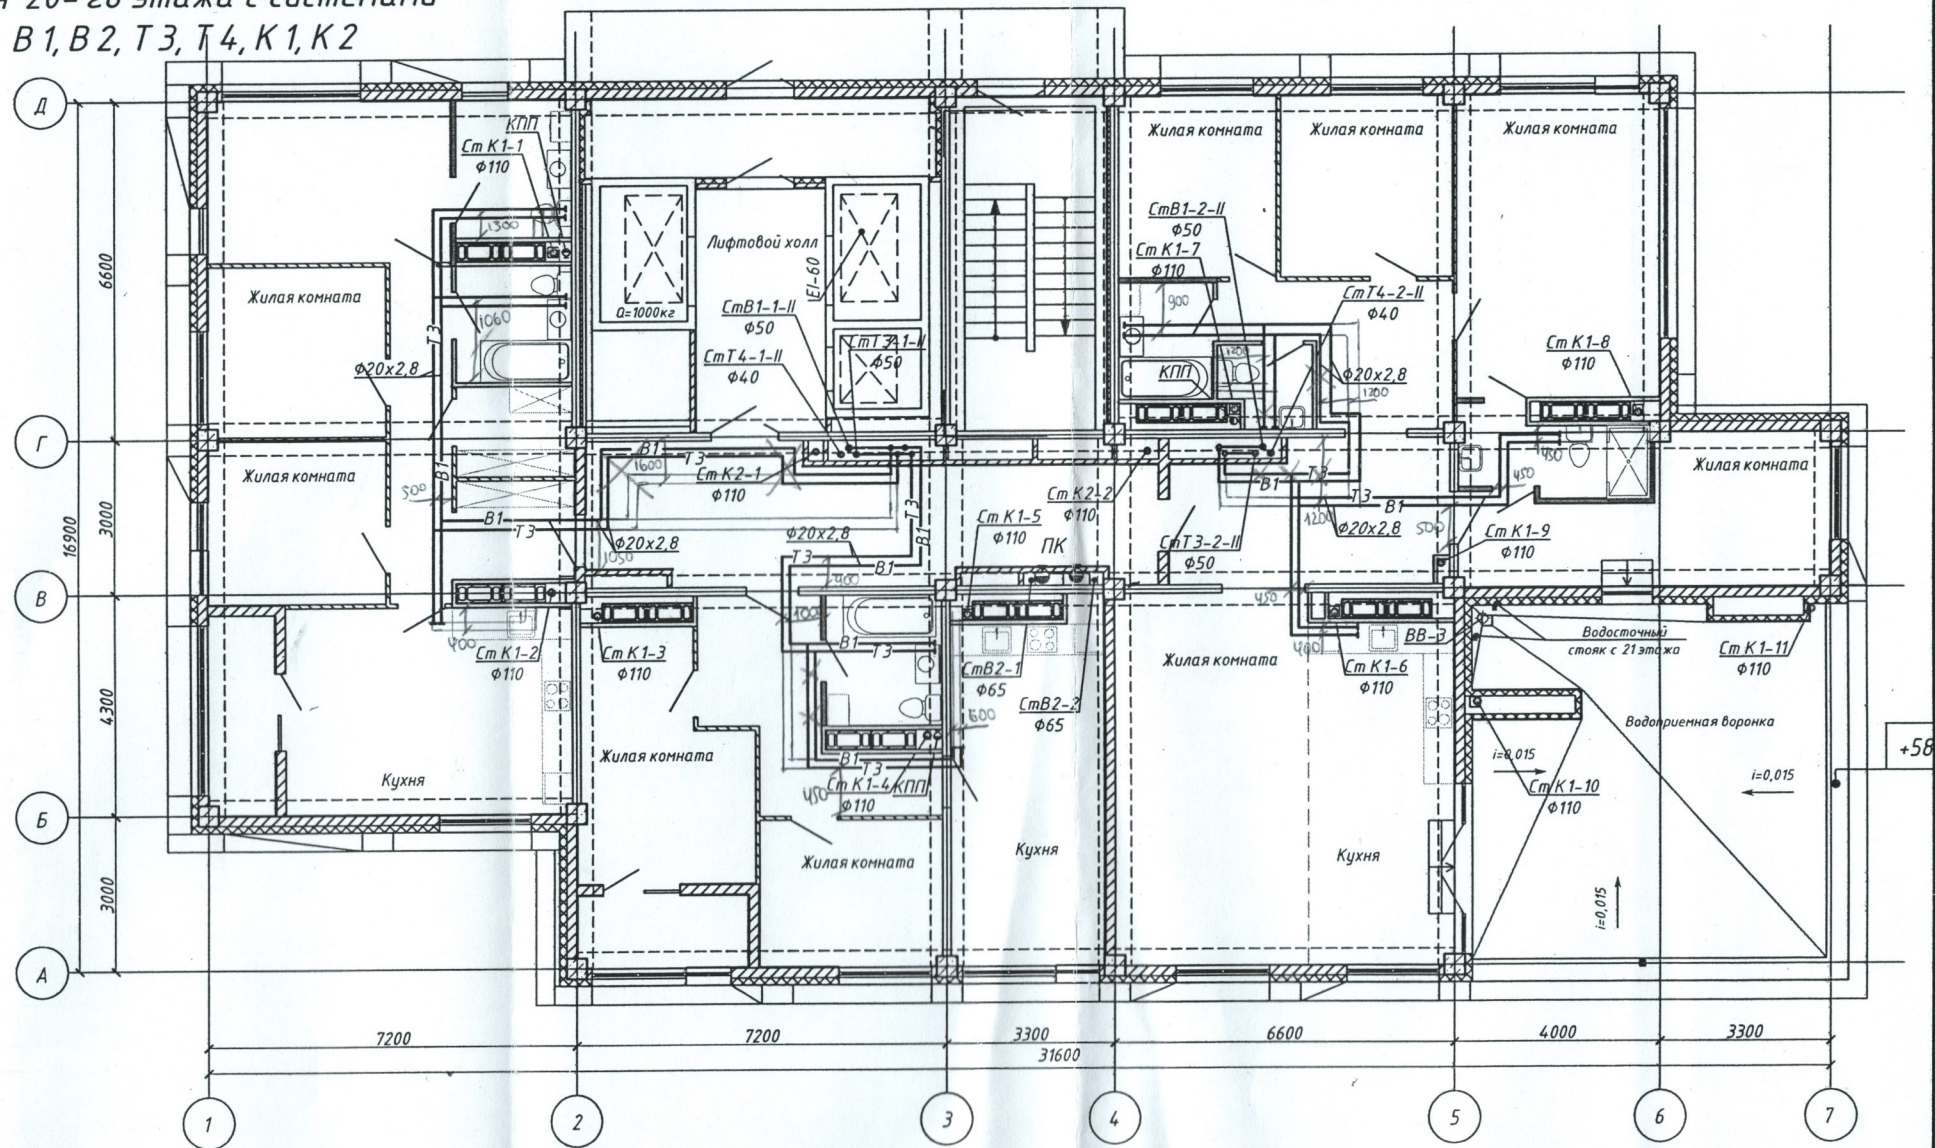

Вход в квартиру сетей водоснабжения выполнить по середине дверного проема.

Данная схема является исполнительной
Главный инженер ООО «Теплоинтерт-Сервис»
Денисов В.Н.



4-19-2-ВК

Жилой комплекс в квартале 05_08_020 по ул. Профсоюзная в Ворошиловском районе г.Волгограда (2-й этап - Жилые дома №2, №5, №6, №7 и надземная автостоянка с пристроенным административно-офисным зданием).

Этап 2.1- Жилой дом №2

Стадия	Лист	Листов
Р	8	

План 20-го этажа с системами
В1, В2, Т3, Т4, К1, К2

ООО «КЖ-ПРОЕКТ»

Формат А3

Инв. № подл.	Подпись и дата	Взам. инв. №	АР	Создано:	КР.КЖ	04.21
			ОВ	Матус		
			04.21	Шарюков		
			04.21	Кордубан		

Изм.	Кол.уч.	Лист № док	Подпись	Дата
Разработал			Гарбатенкова	04.21
Проверил			Ярмошеч	04.21
Утвердил			Шкурко	04.21
Н.контр.			Ярмошеч	04.21