


Инв. № подл.	Подпись и дата	Взам. инв. №	АР	Матус	Согласовано:	КР	Кохачев	05.21
			ВК	Гарбаткина				05.21
			ЗМ	Кордубан				05.21

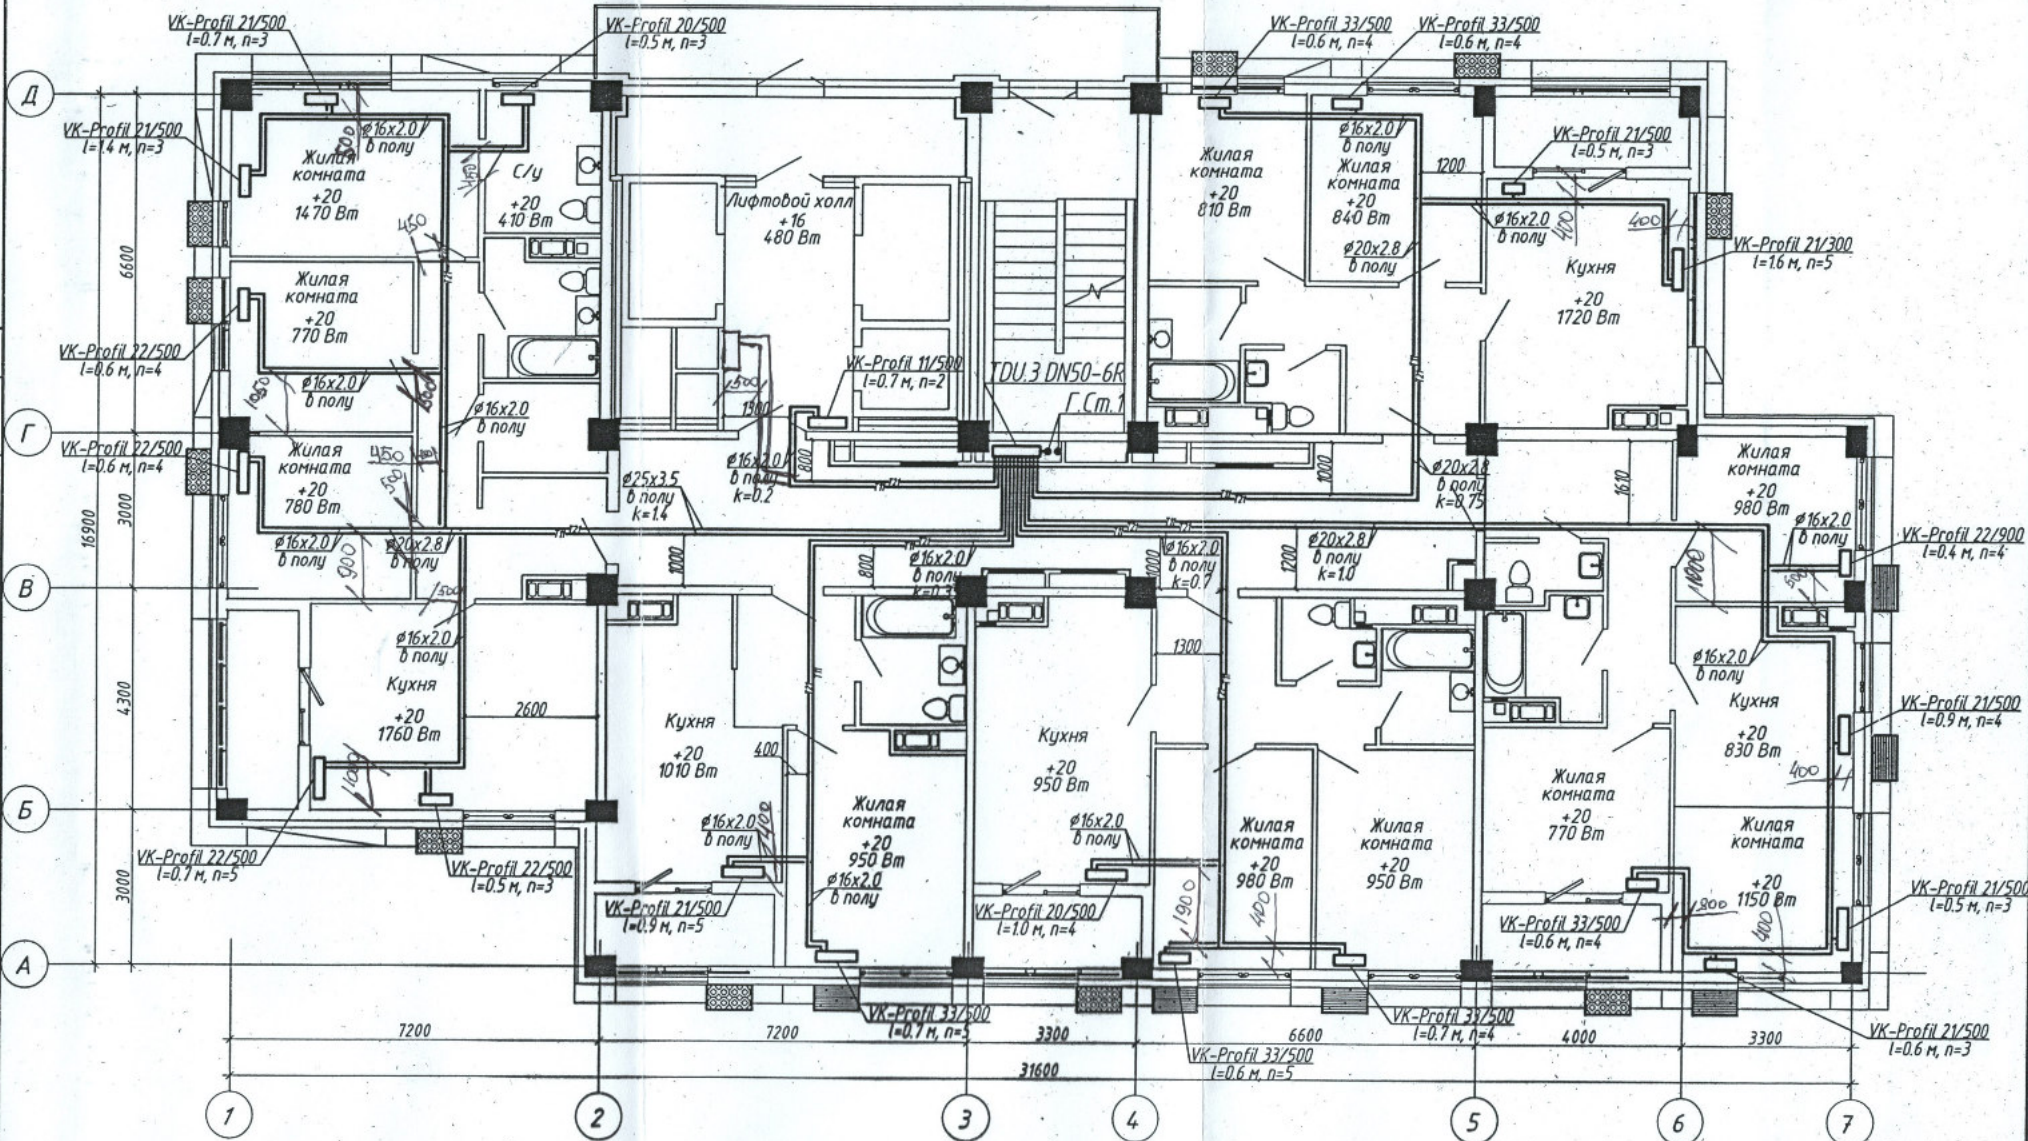

Данная схема является исполнительной
Главный инженер ООО «Теплоимпорт-Сервис»
Денисов В.Н.

1. Строительная часть показана условно;
2. Условные обозначения см. лист 1;
3. Узлы обвязки отопительных приборов см. лист 37;
4. п – настройка клапанов термостатических;
5. к – настройка клапанов ручных балансировочных MNT;
6. Пластиковые трубопроводы в конструкции пола прокладываются в пешеле.

				4-19-2-0В		
				Жилой комплекс в квартале 05_08_020 по ул. Профсоюзная в Ворошиловском районе г. Волгограда. (2-й этап – жилые дома №2, №5, №6, №7 и наземная административно-офисная с пристроенным административно-офисным зданием)		
1	Зам.	308-21	01.22	Этап 2.1 – Жилой дом №2	Стадия	Лист
Изм. Колуч	Лист № док.	Подпись	Дата		Р	7
Разработал	Аутко	С.И.	05.21			
Проверил	Ярмошевич	С.И.	05.21			
Утвердил	Шкурко	С.И.	05.21	Отопление. План 4 этажа		ООО "КЖ-ПРОЕКТ"
Н.Контр.	Ярмошевич	С.И.	05.21			