


Инв. № подл.	СОГЛАСОВАНО:			СОГЛАС... ИТО:		
	АР	Матус	05.21	КР	Коробец	05.21
	ВК	Гарбатенко	05.21			
	ЭОМ	Коробец	05.21			
Подпись и дата						
Взам. инв. №						

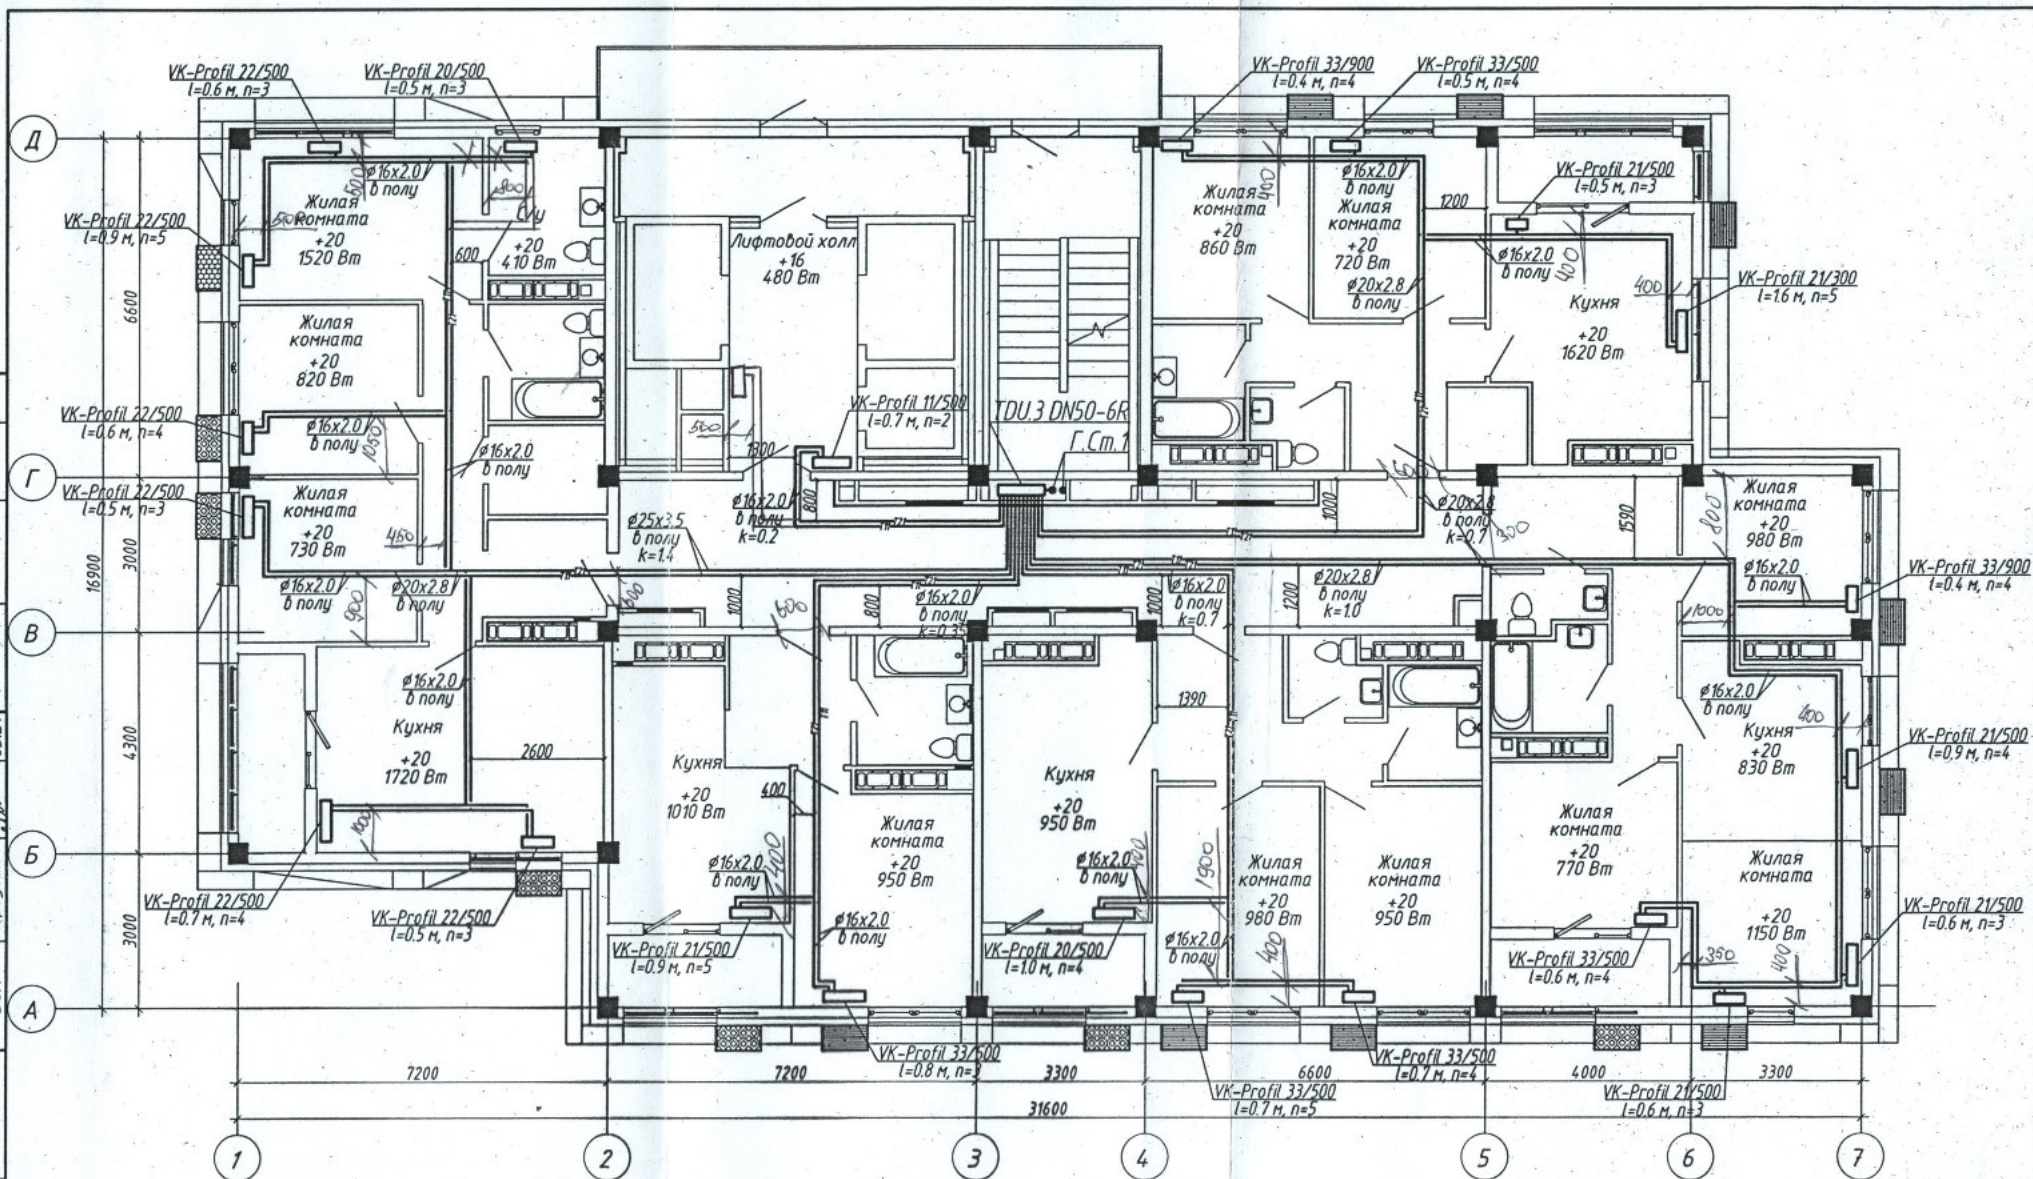

Данная схема является исполнительной
Главный инженер ООО «Теплоимпорт-Сервис»
Денисов В.Н.



1. Строительная часть показана условно;
2. Условные обозначения см. лист 1;
3. Узлы обвязки отопительных приборов см. лист 37;
4. n - настройка клапанов термостатических;
5. k - настройка клапанов ручных балансировочных MNT;
6. Пластиковые трубопроводы в конструкции пола прокладываются в пещеле.

						4-19-2-ОВ			
						Жилой комплекс в квартале 05.08.020 по ул. Профсоюзная в Ворошиловском районе г. Волгограда. (2-й этап - жилые дома №2, №5, №6, №7 и наземная адмостоянка с пристроенным административно-офисным зданием)			
1	-	Зам.	308-21		01.22	Этап 2.1 - Жилой дом №2	Стадия	Лист	Листов
Изм.	Колуч	Лист	№ док.	Подпись	Дата		P	17	
Разработал	Аутко				05.21				
Проверил	Ярмашевич				05.21				
						Отопление. План 14 этажа		ООО "КЖ-ПРОЕКТ"	
Утвердил	Шкурко				05.21				
Н.Контр.	Ярмашевич				05.21				